

COMUNE DI MONTEMIETTO
Provincia di Avellino

AUTORIZZAZIONE INTEGRATA AMBIENTALE
OPIFICIO M2

Committente : FLESSOFAB S.r.l.
Ubicazione Complesso : Contrada Cardogna, 4,5,6 Area PIP - Montemiletto (AV)
NCEU Foglio 9, Particella 1650
Opificio denominato "M2"

ELABORATI	TAVOLA	T
- T : Planimetria Punti di Approvvigionamento Acque e Reti degli Scarichi Idrici	SCALA	1:10.000 - 1:2.000
	DATA	03/07/2025
	REV	Rev 00 - 03/06/2025
	COD.ID.	M2

IL COMMITTENTE	IL TECNICO

NOTE	MOTIVI DELLA REVISIONE


REPARTI FLESSOFAB Srl



RIFERIMENTO TAVOLE GRAFICHE : REPARTO M2

ALLACCIO S2N"2"
PUNTO DI SCARICO ACQUE NERE IN RETE FOGNARIA COMUNALE
Coordinate 41.000488, 14.906147

ALLACCIO S2N"1"
PUNTO DI SCARICO ACQUE NERE IN RETE FOGNARIA COMUNALE
Coordinate 41.000327, 14.907362

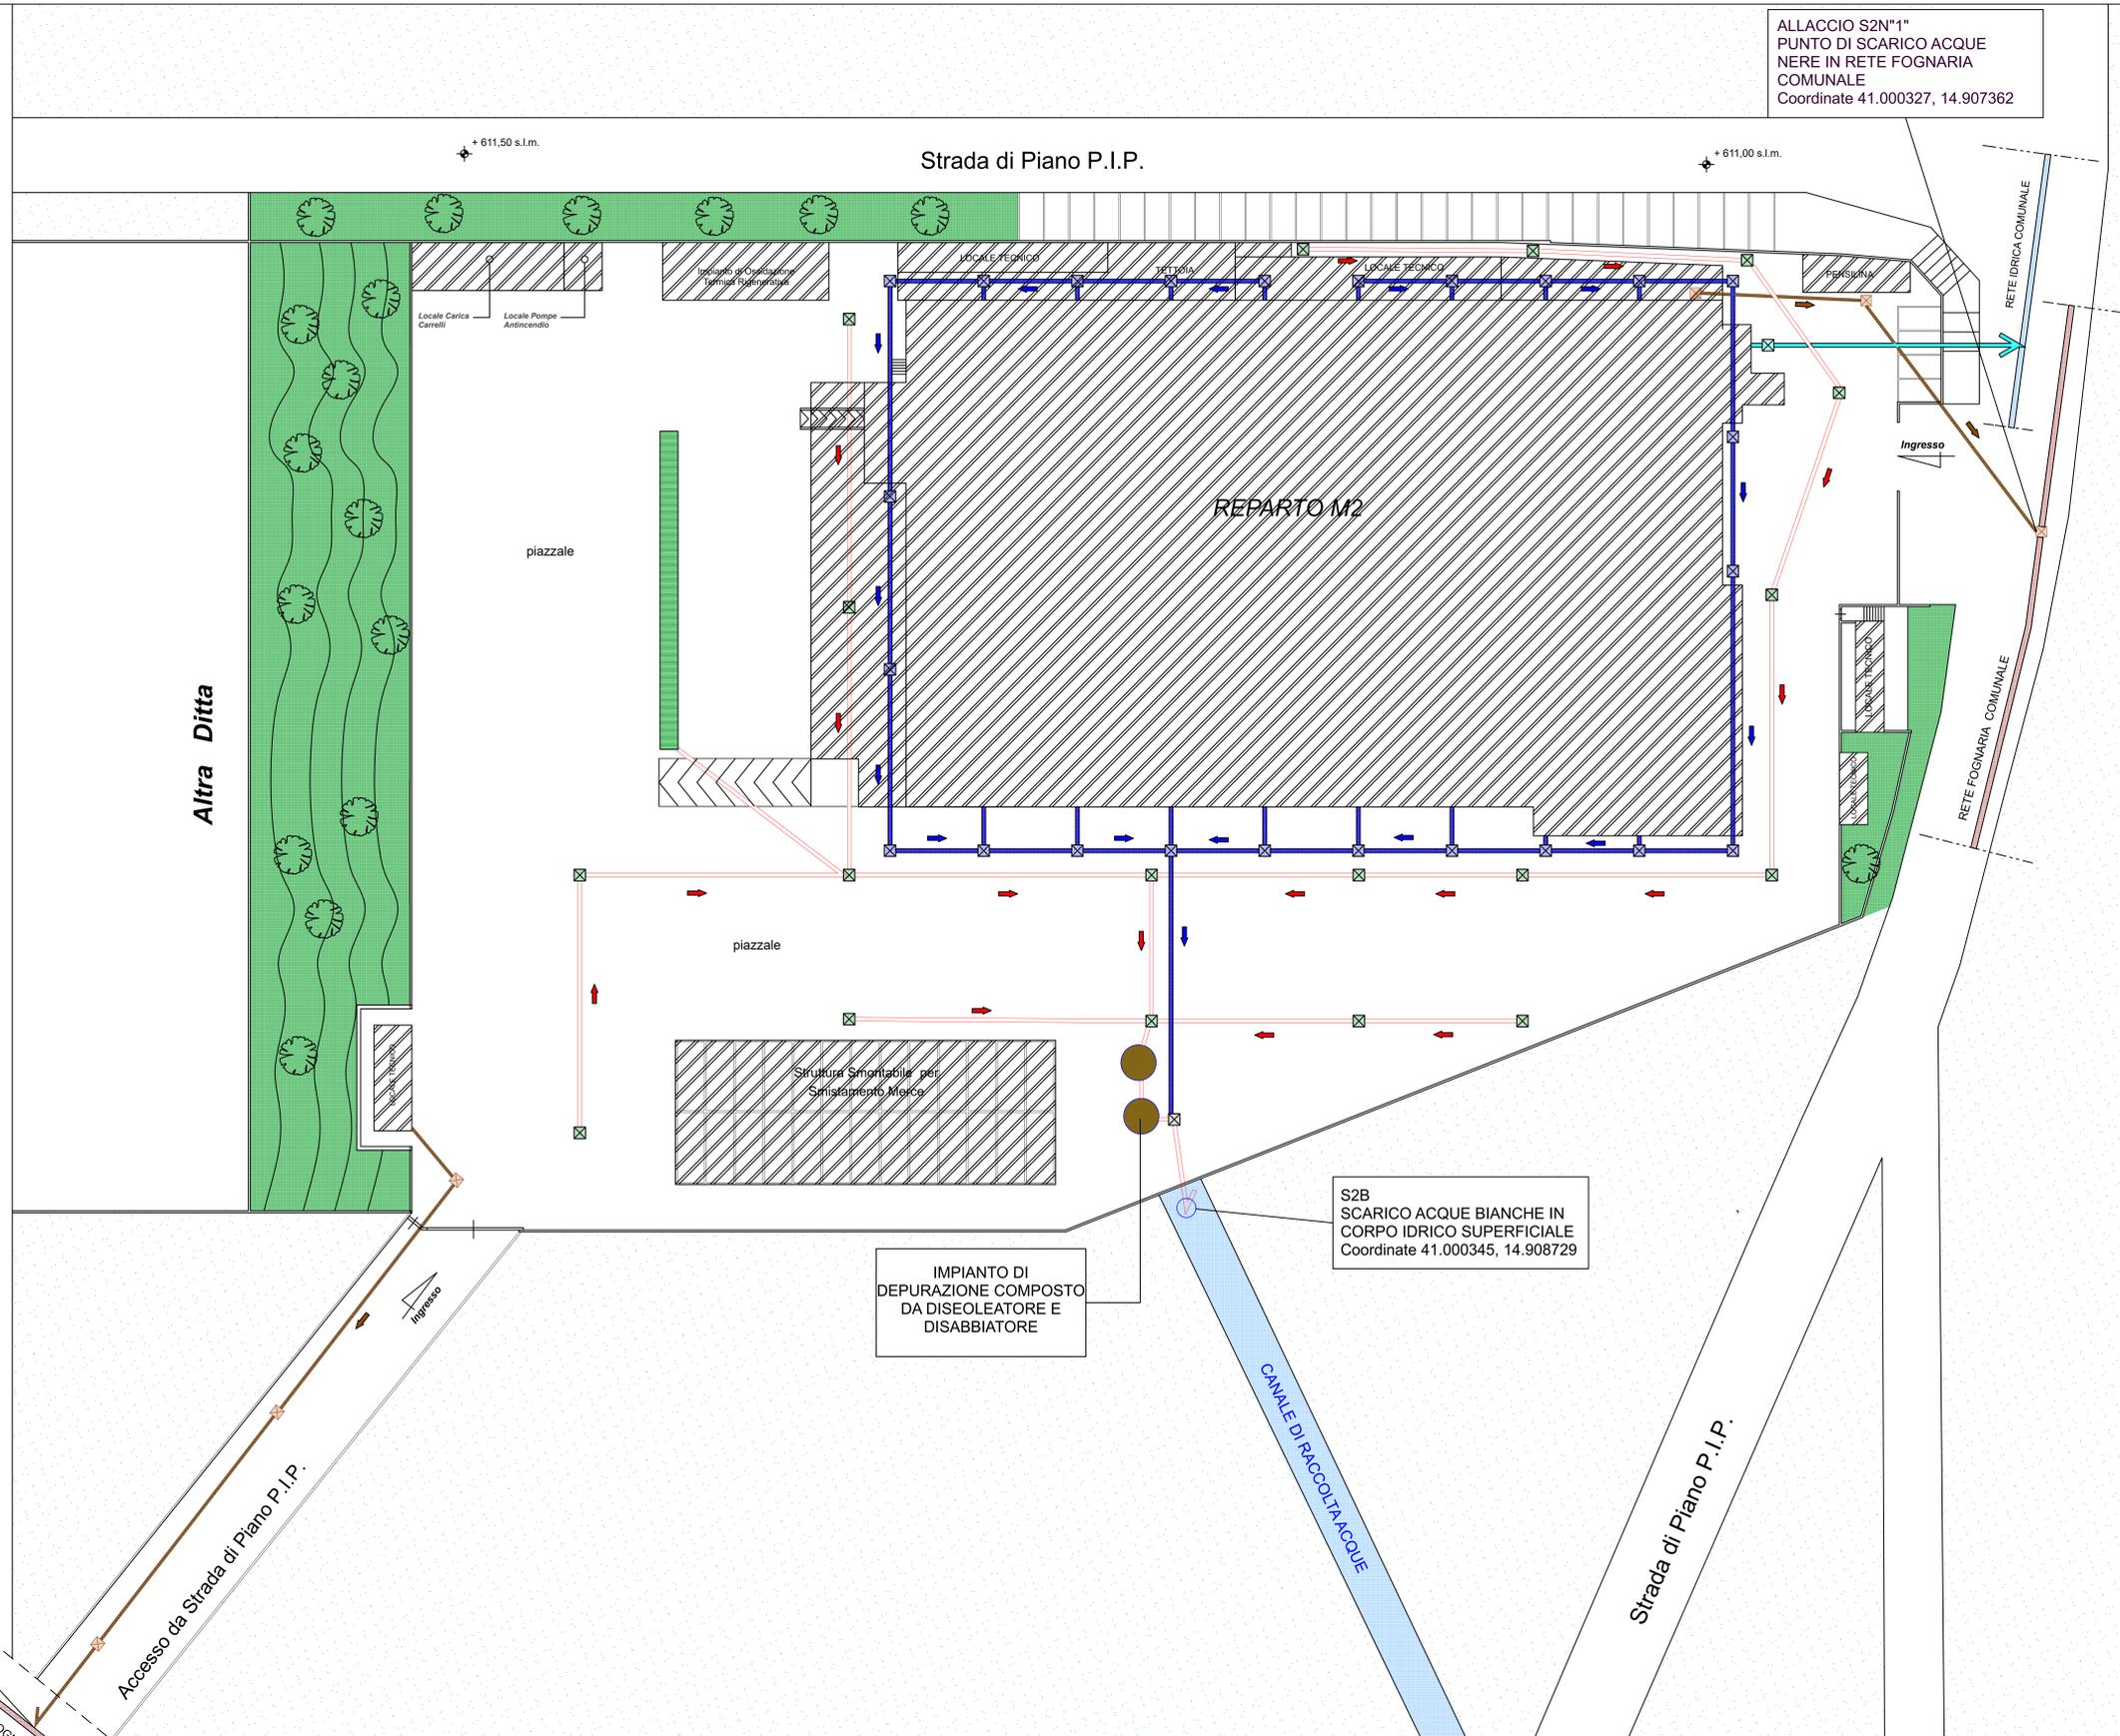

LEGENDA ACQUE BIANCHE :

	Condotta di Scarico Acque da Pluviali di copertura ϕ 200 mm
	Condotta di Scarico Acque dei Piazzali ϕ 400 mm
	Caditoia 60 x 60
	Caditoia 80 x 80
	Direzione di Deflusso Pluviali
	Direzione di Deflusso Piazzali

LEGENDA RETE ADDUZIONE IDRICA:

	Tubazione Per Adduzione Idrica ϕ 60 mm
	Pozzetto Ispezionabile 40 x 40

LEGENDA ACQUE NERE:

	Condotta di Scarico Acque nere ϕ 200 mm
	Pozzetto Ispezionabile 40 x 40
	Direzione di Deflusso

PLANIMETRIA DEI PUNTI DI APPROVVIGIONAMENTO ACQUE E RETI DEGLI SCARICHI IDRICI - REPARTO M2 - Scala 1:200

COMUNE DI MONTEMIETTO
Provincia di Avellino

AUTORIZZAZIONE INTEGRATA AMBIENTALE
REPARTO M3

Committente : FLESSOFAB S.r.l.

Ubicazione Complesso : Contrada Cardogna, 4,5,6 Area PIP - Montemiletto (AV)

NCEU Foglio 9, Particella 1646

Reparto denominato "M3"

ELABORATI	TAVOLA	T
- T : Planimetria Punti di Approvvigionamento Acque e Reti degli Scarichi Idrici	SCALA	1:1200
	DATA	03/07/2025
	REV.	Rev 00 - 03/07/2025
	COD.ID.	M3

IL COMMITTENTE	IL TECNICO
IL TECNICO	APPROVAZIONE

LEGENDA ACQUE BIANCHE :


	Condotta di Scarico Acque da Pluviali di copertura ϕ 200 mm
	Condotta di Scarico Acque dei Piazzali ϕ 400 mm
	Caditoia 60 x 60
	Caditoia 80 x 80
	Direzione di Deflusso

LEGENDA RETE ADDUZIONE IDRICA:

	Tubazione Per Adduzione Idrica ϕ 60 mm
	Pozzetto Ispezionabile 40 x 40

LEGENDA ACQUE NERE:

	Condotta di Scarico Acque nere ϕ 200 mm
	Pozzetto Ispezionabile 40 x 40
	Direzione di Deflusso

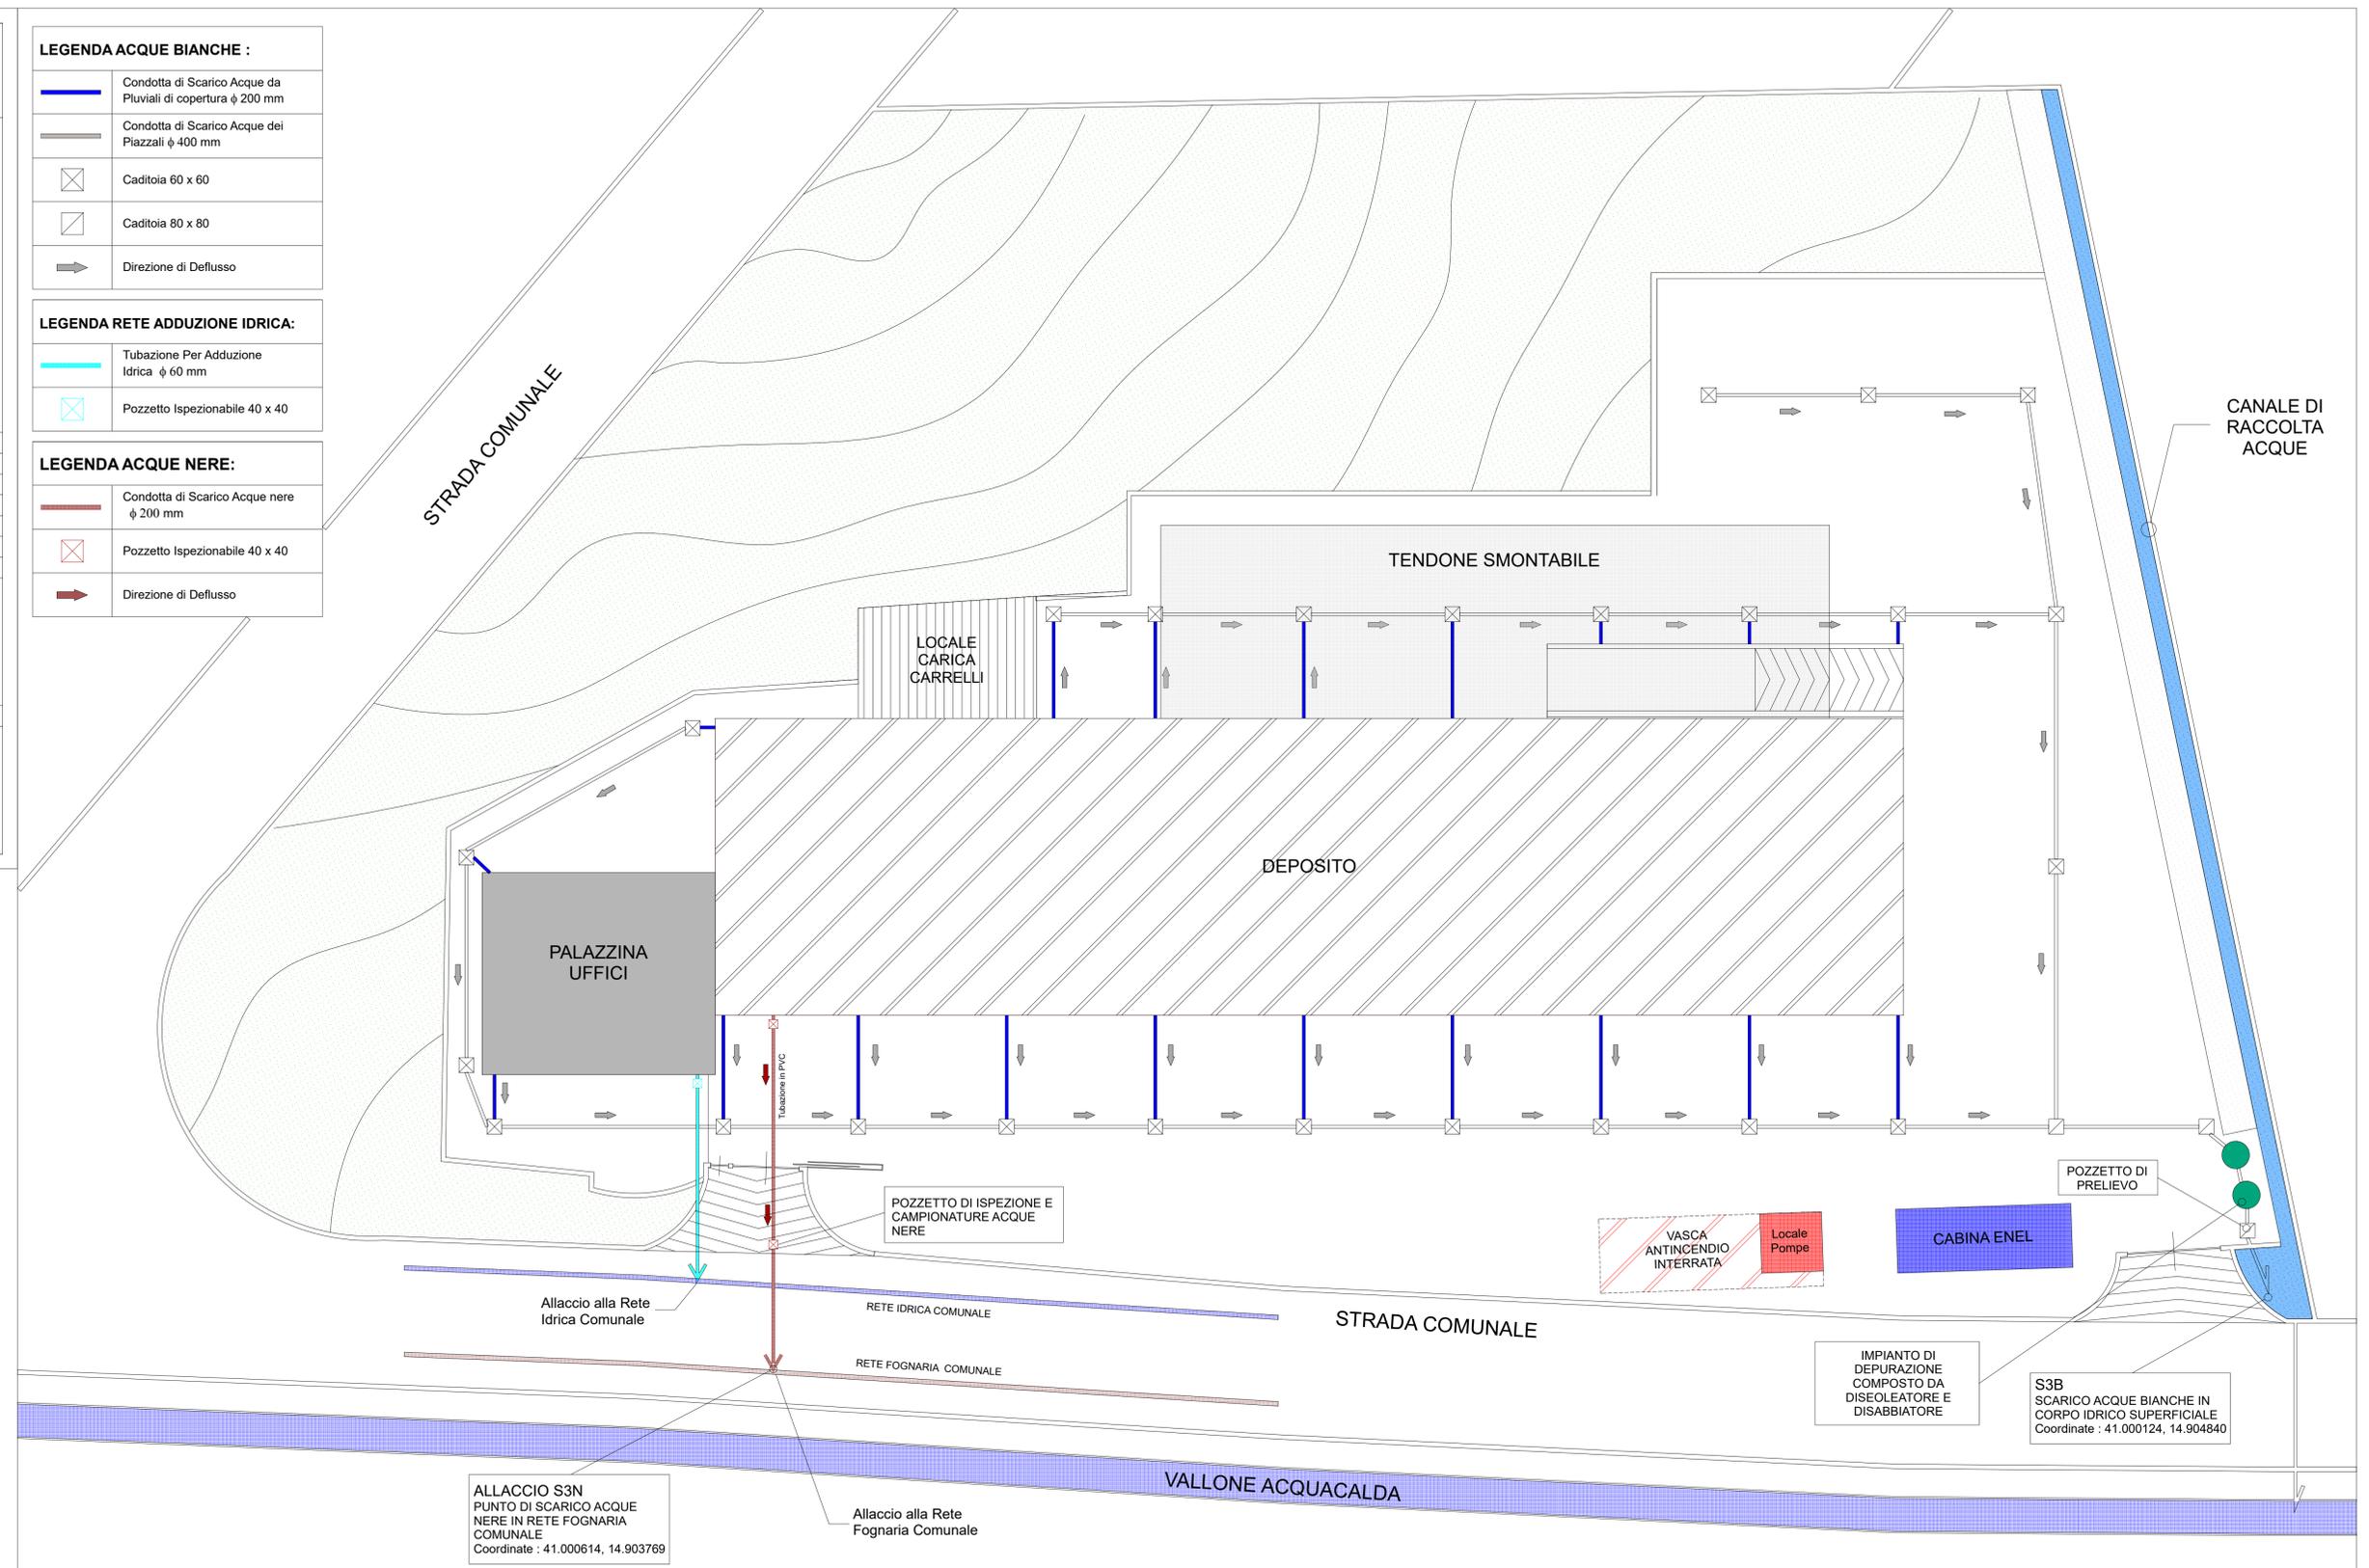

PLANIMETRIA DEI PUNTI DI APPROVVIGIONAMENTO ACQUE E RETI DEGLI SCARICHI IDRICI - REPARTO M3 - Scala 1:200

REPARTI FLESSOFAB Srl



RIFERIMENTO TAVOLE GRAFICHE : REPARTO M3


ELABORATI	TAVOLA	V
	SCALA	1:200
- V : Planimetria Area di Gestione Rifiuti e Posizionamento Serbatoi e Recipienti di Stoccaggio Sostanze Pericolose	DATA	03/07/2025
	REV.	Rev 00 - 03/09/2025
	COD.ID.	M2

IL COMMITTENTE	IL TECNICO
 Flessofab S.r.l. Via S. C. da Cardogna n. 4, 5, 6 86040 Montemiletto (AV) Tel. 0824 860404 - Fax 0824 860405 Email: info@flessofab.it	 [Signature] [Stamp]
NOTE	MOTIVI DELLA REVISIONE
	

REPARTI FLESSOFAB Srl



RIFERIMENTO TAVOLE GRAFICHE : REPARTO M2

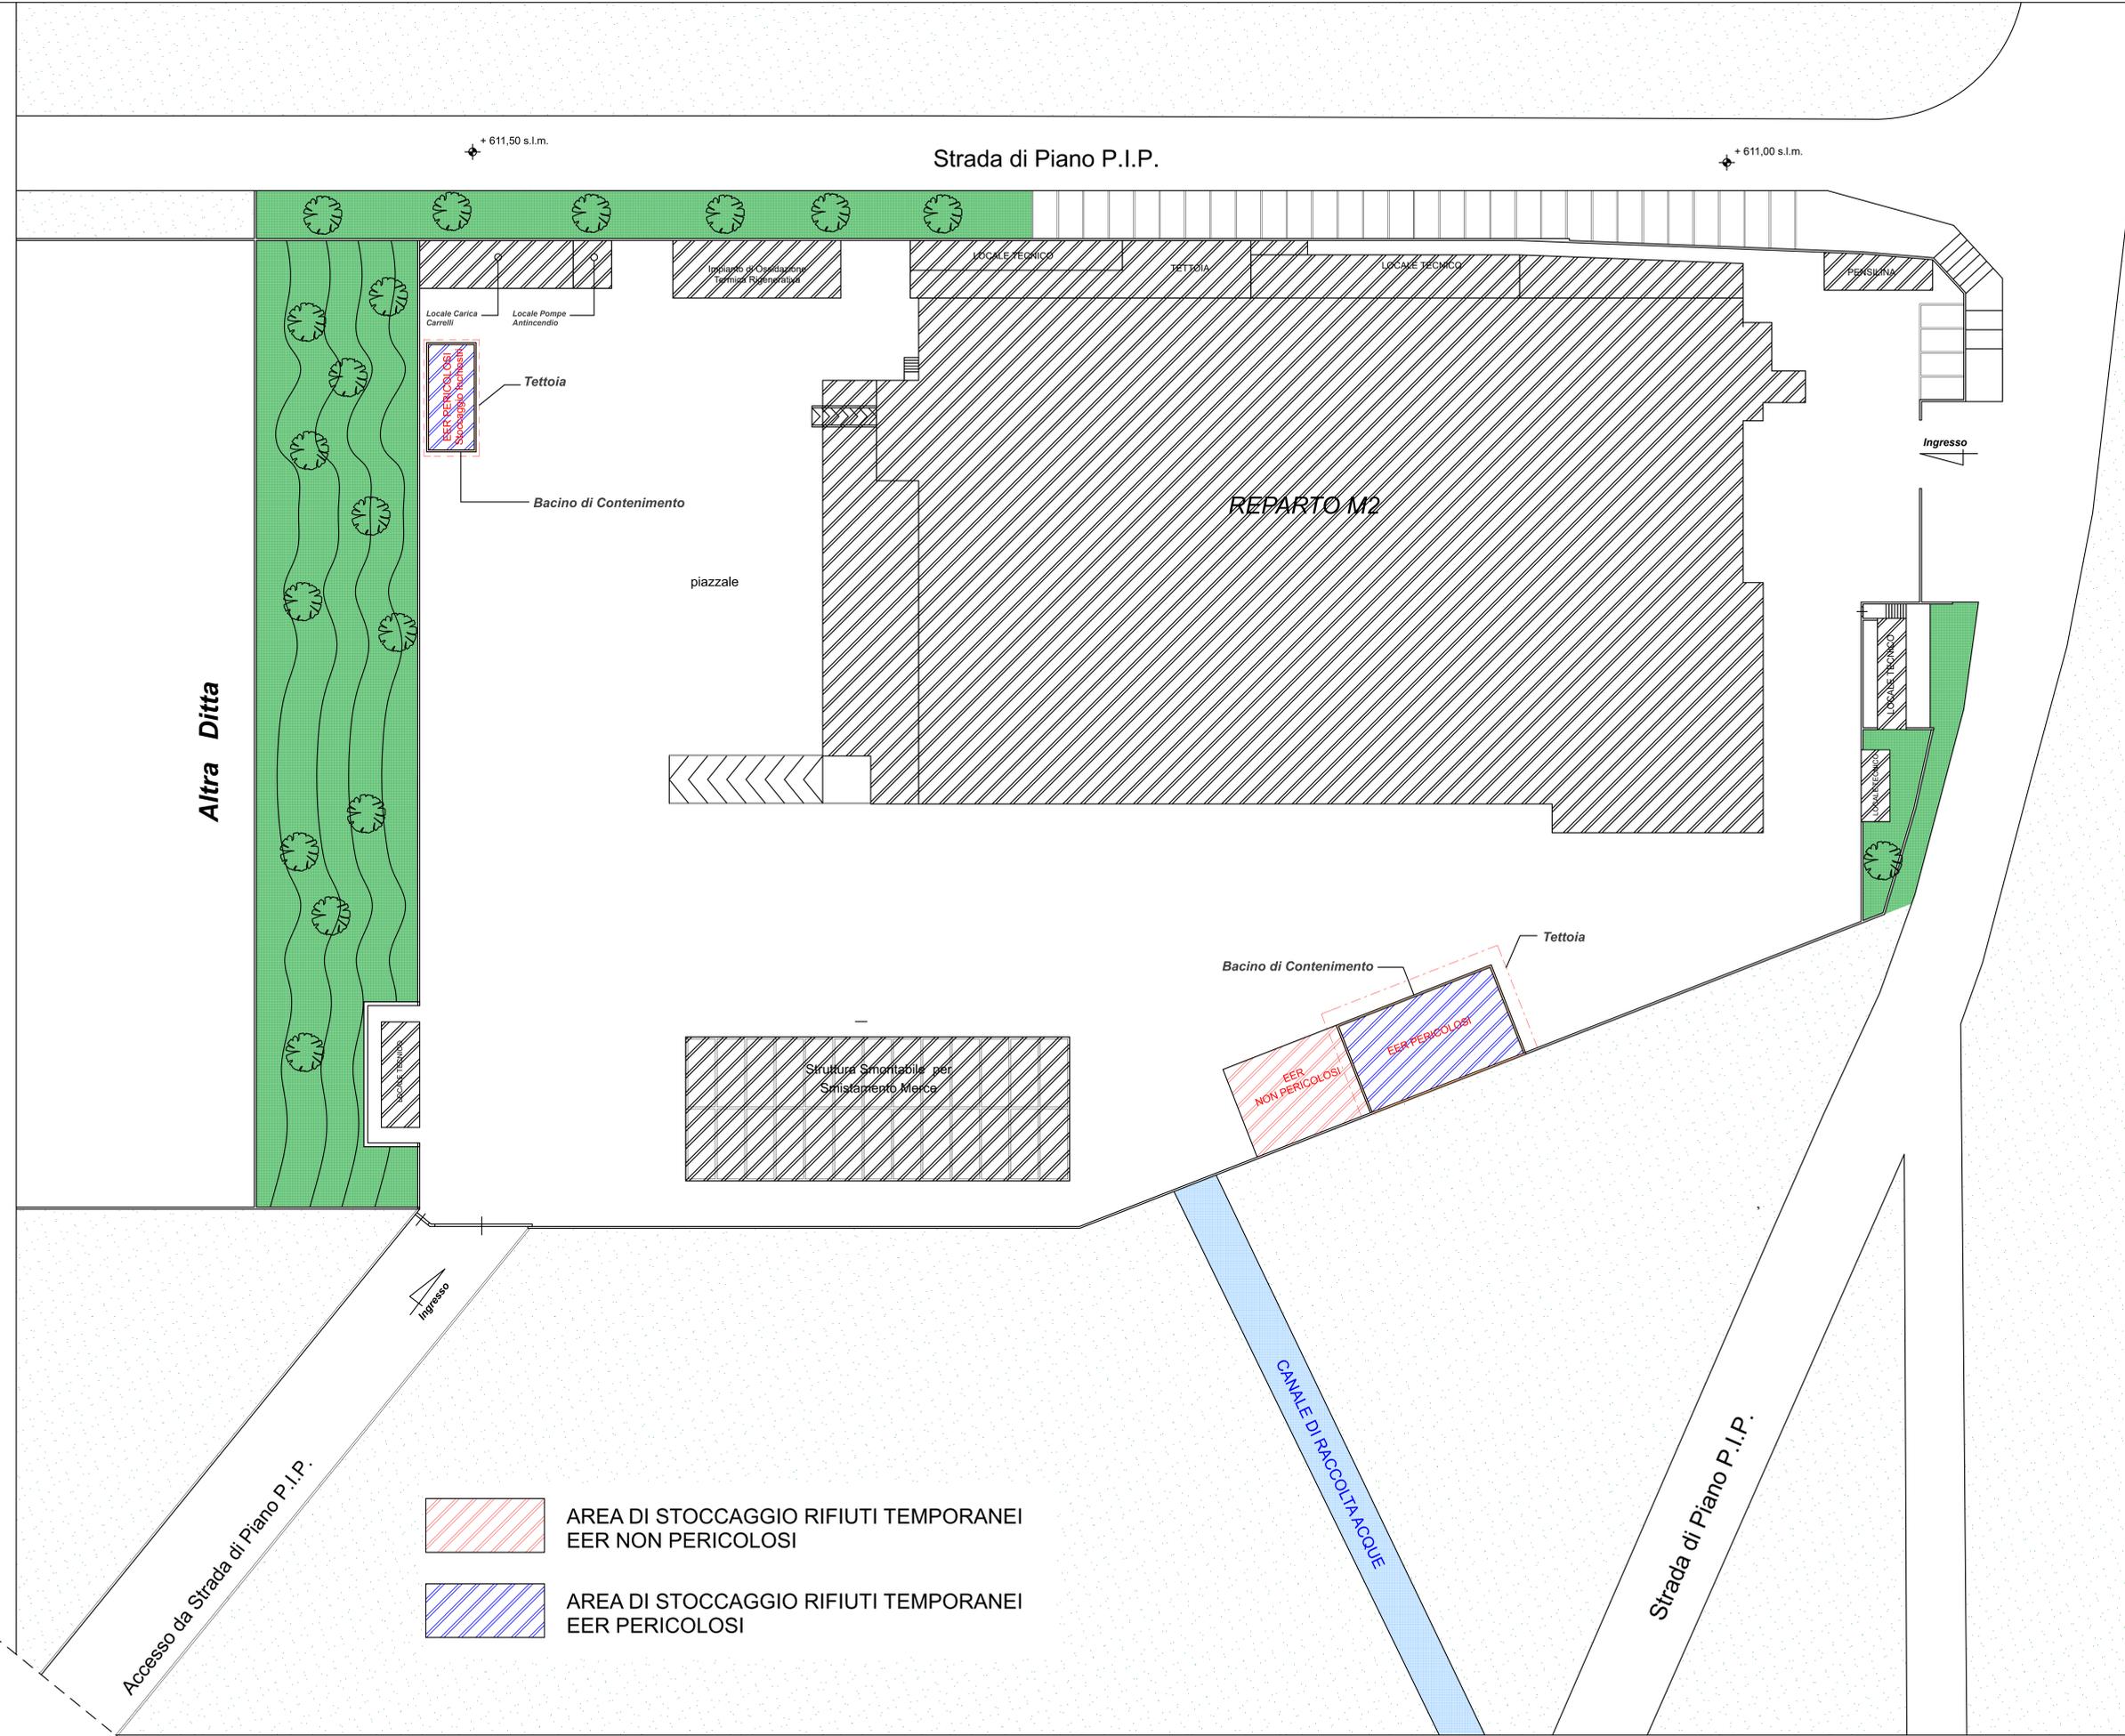

-  AREA DI STOCCAGGIO RIFIUTI TEMPORANEI EER NON PERICOLOSI
-  AREA DI STOCCAGGIO RIFIUTI TEMPORANEI EER PERICOLOSI

PLANIMETRIA STOCCAGGIO RIFIUTI - REPARTO M2 - Scala 1:200

COMUNE DI MONTEMIETTO
Provincia di Avellino

AUTORIZZAZIONE INTEGRATA AMBIENTALE
REPARTO M3

Committente : FLESSOFAB S.r.l.

Ubicazione Complesso : Contrada Cardogna, 4,5,6 Area PIP - Montemiletto (AV)


NCEU Foglio 9, Particella 1646

Reparto denominato "M3"

ELABORATI	TAVOLA	V
- V : Planimetria Area di Gestione Rifiuti e Posizionamento Serbatoi e Recipienti di Stoccaggio Sostanze Pericolose	SCALA	1:1200
	DATA	03/07/2025
	REV.	Rev 00 - 03/07/2025
	COD.ID.	M3


IL COMMITTENTE	IL TECNICO
	
IL TECNICO	APPROVAZIONE
	

REPARTI FLESSOFAB S.r.l.

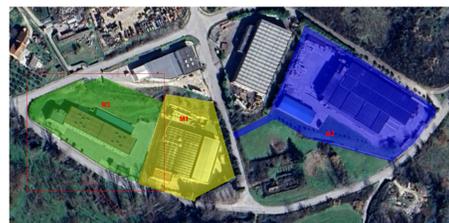

RIFERIMENTO TAVOLE GRAFICHE : REPARTO M3

 AREA DI STOCCAGGIO RIFIUTI TEMPORANEI
EER NON PERICOLOSI
CARTONE E PEDANE IN LEGNO

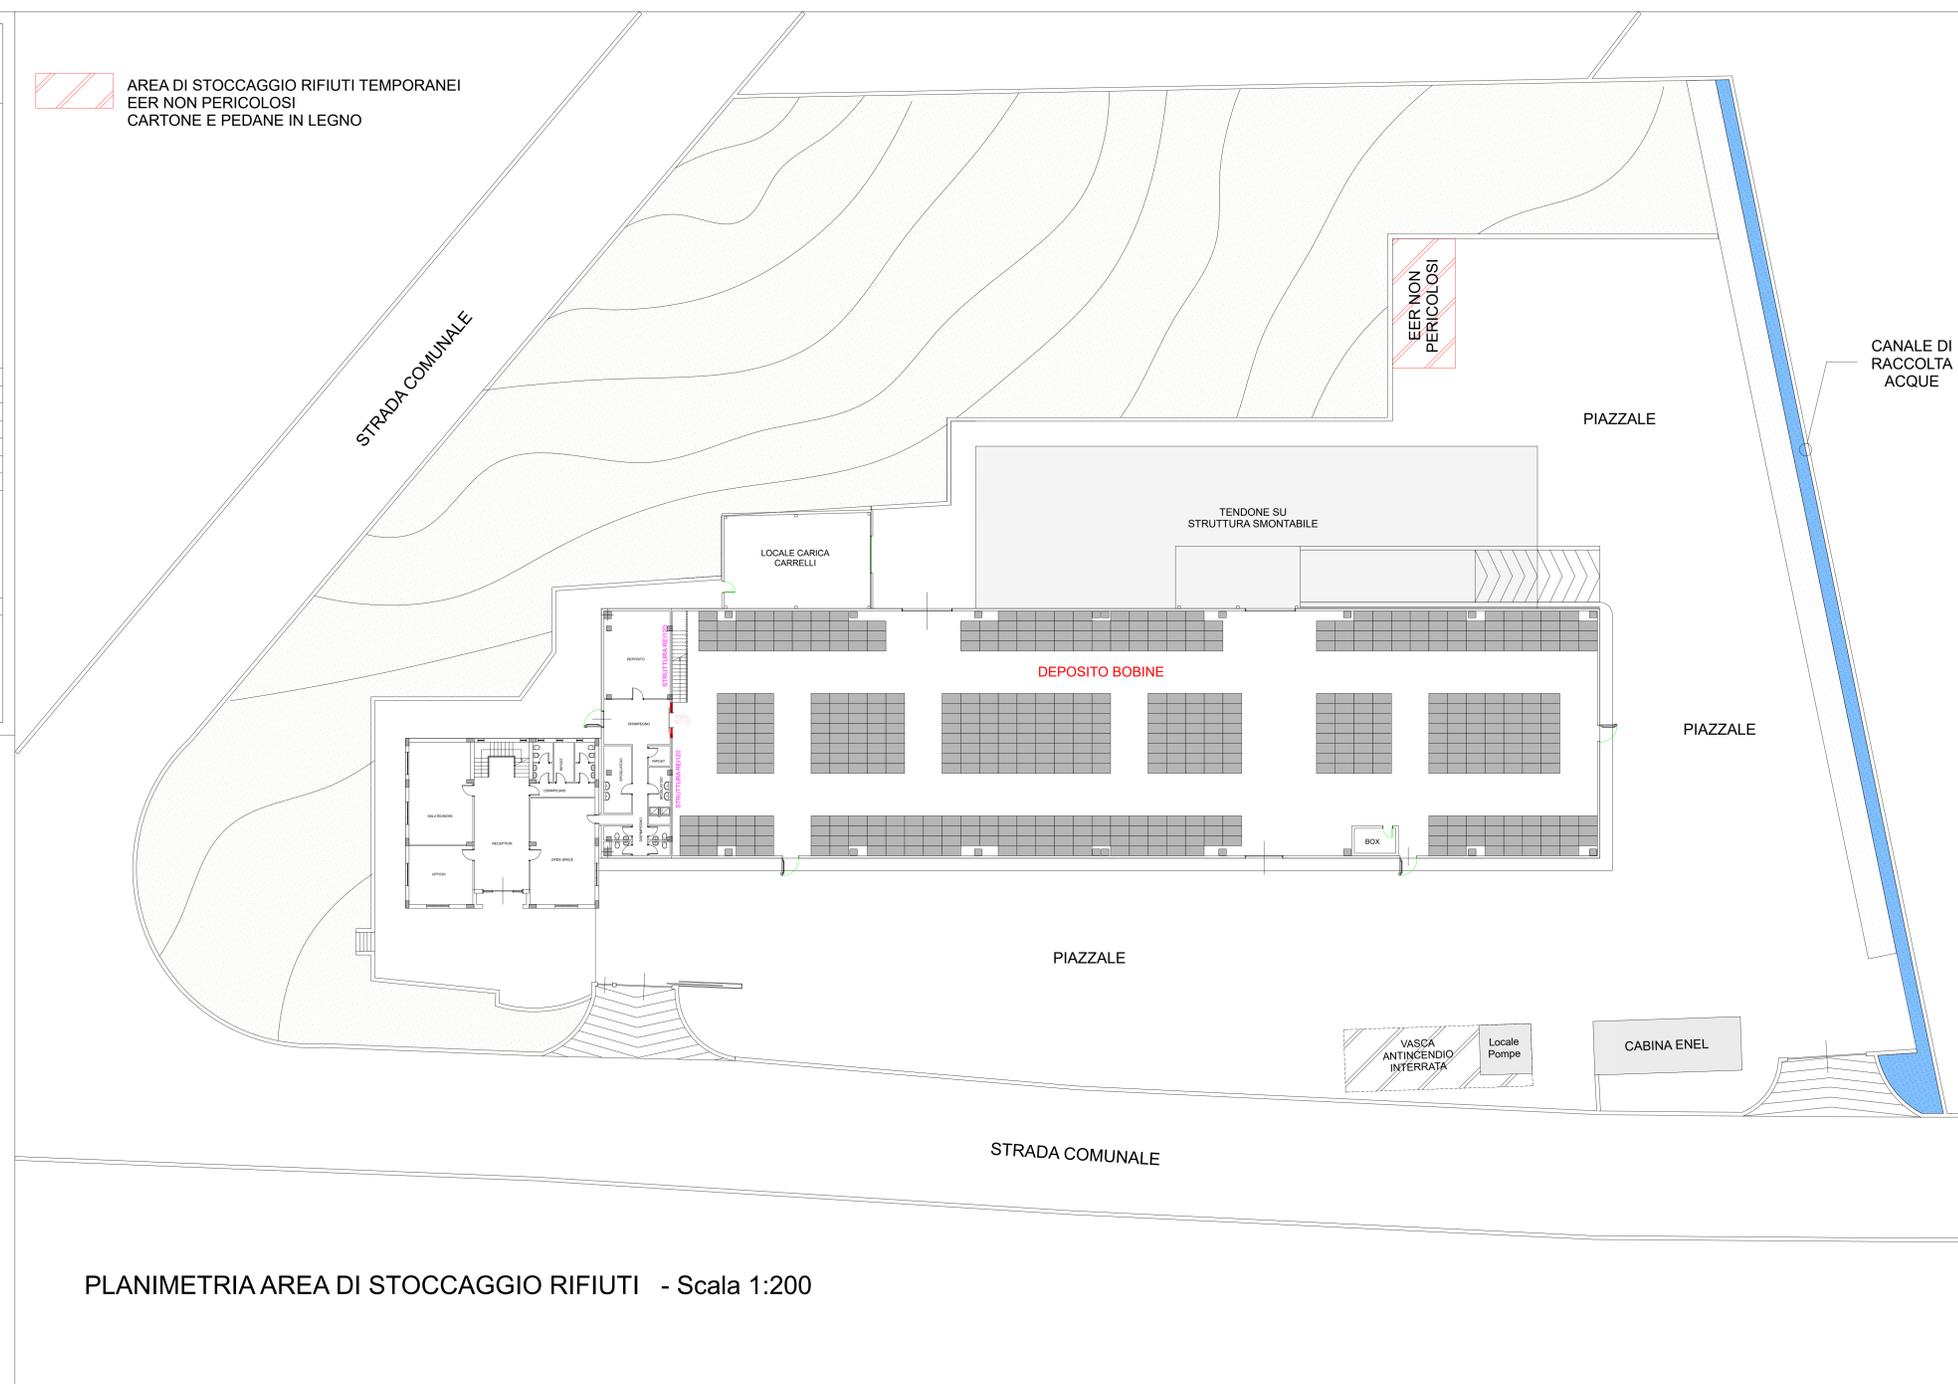

PLANIMETRIA AREA DI STOCCAGGIO RIFIUTI - Scala 1:200

COMUNE DI MONTEMIETTO
Provincia di Avellino

AUTORIZZAZIONE INTEGRATA AMBIENTALE
REPARTO M1

Comittente : FLESSOFAB S.r.l.

Ubicazione Complesso : Contrada Cardagna, 4-5,6 Area PIP - Montemiletto (AV)

NCUE Foglio 9, Particella 1693
Reparto denominato "M1"

ELABORATI TAVOLA W
SCALA 1:100
REV. 01 - 02/05/2025
REV. 02 - 03/07/2025
COD. ID. M1

W - Planimetria Punti di Emissione In Atmosfera
e Lay - Out Macchinari

IL COMMITTENTE

IL TECNICO

APPROVAZIONE

APPROVAZIONE

APPROVAZIONE

APPROVAZIONE

APPROVAZIONE


APPROVAZIONE



REPARTI FLESSOFAB S.r.l.



REFERENZIO TAVOLE GARFICE - REPARTO M1

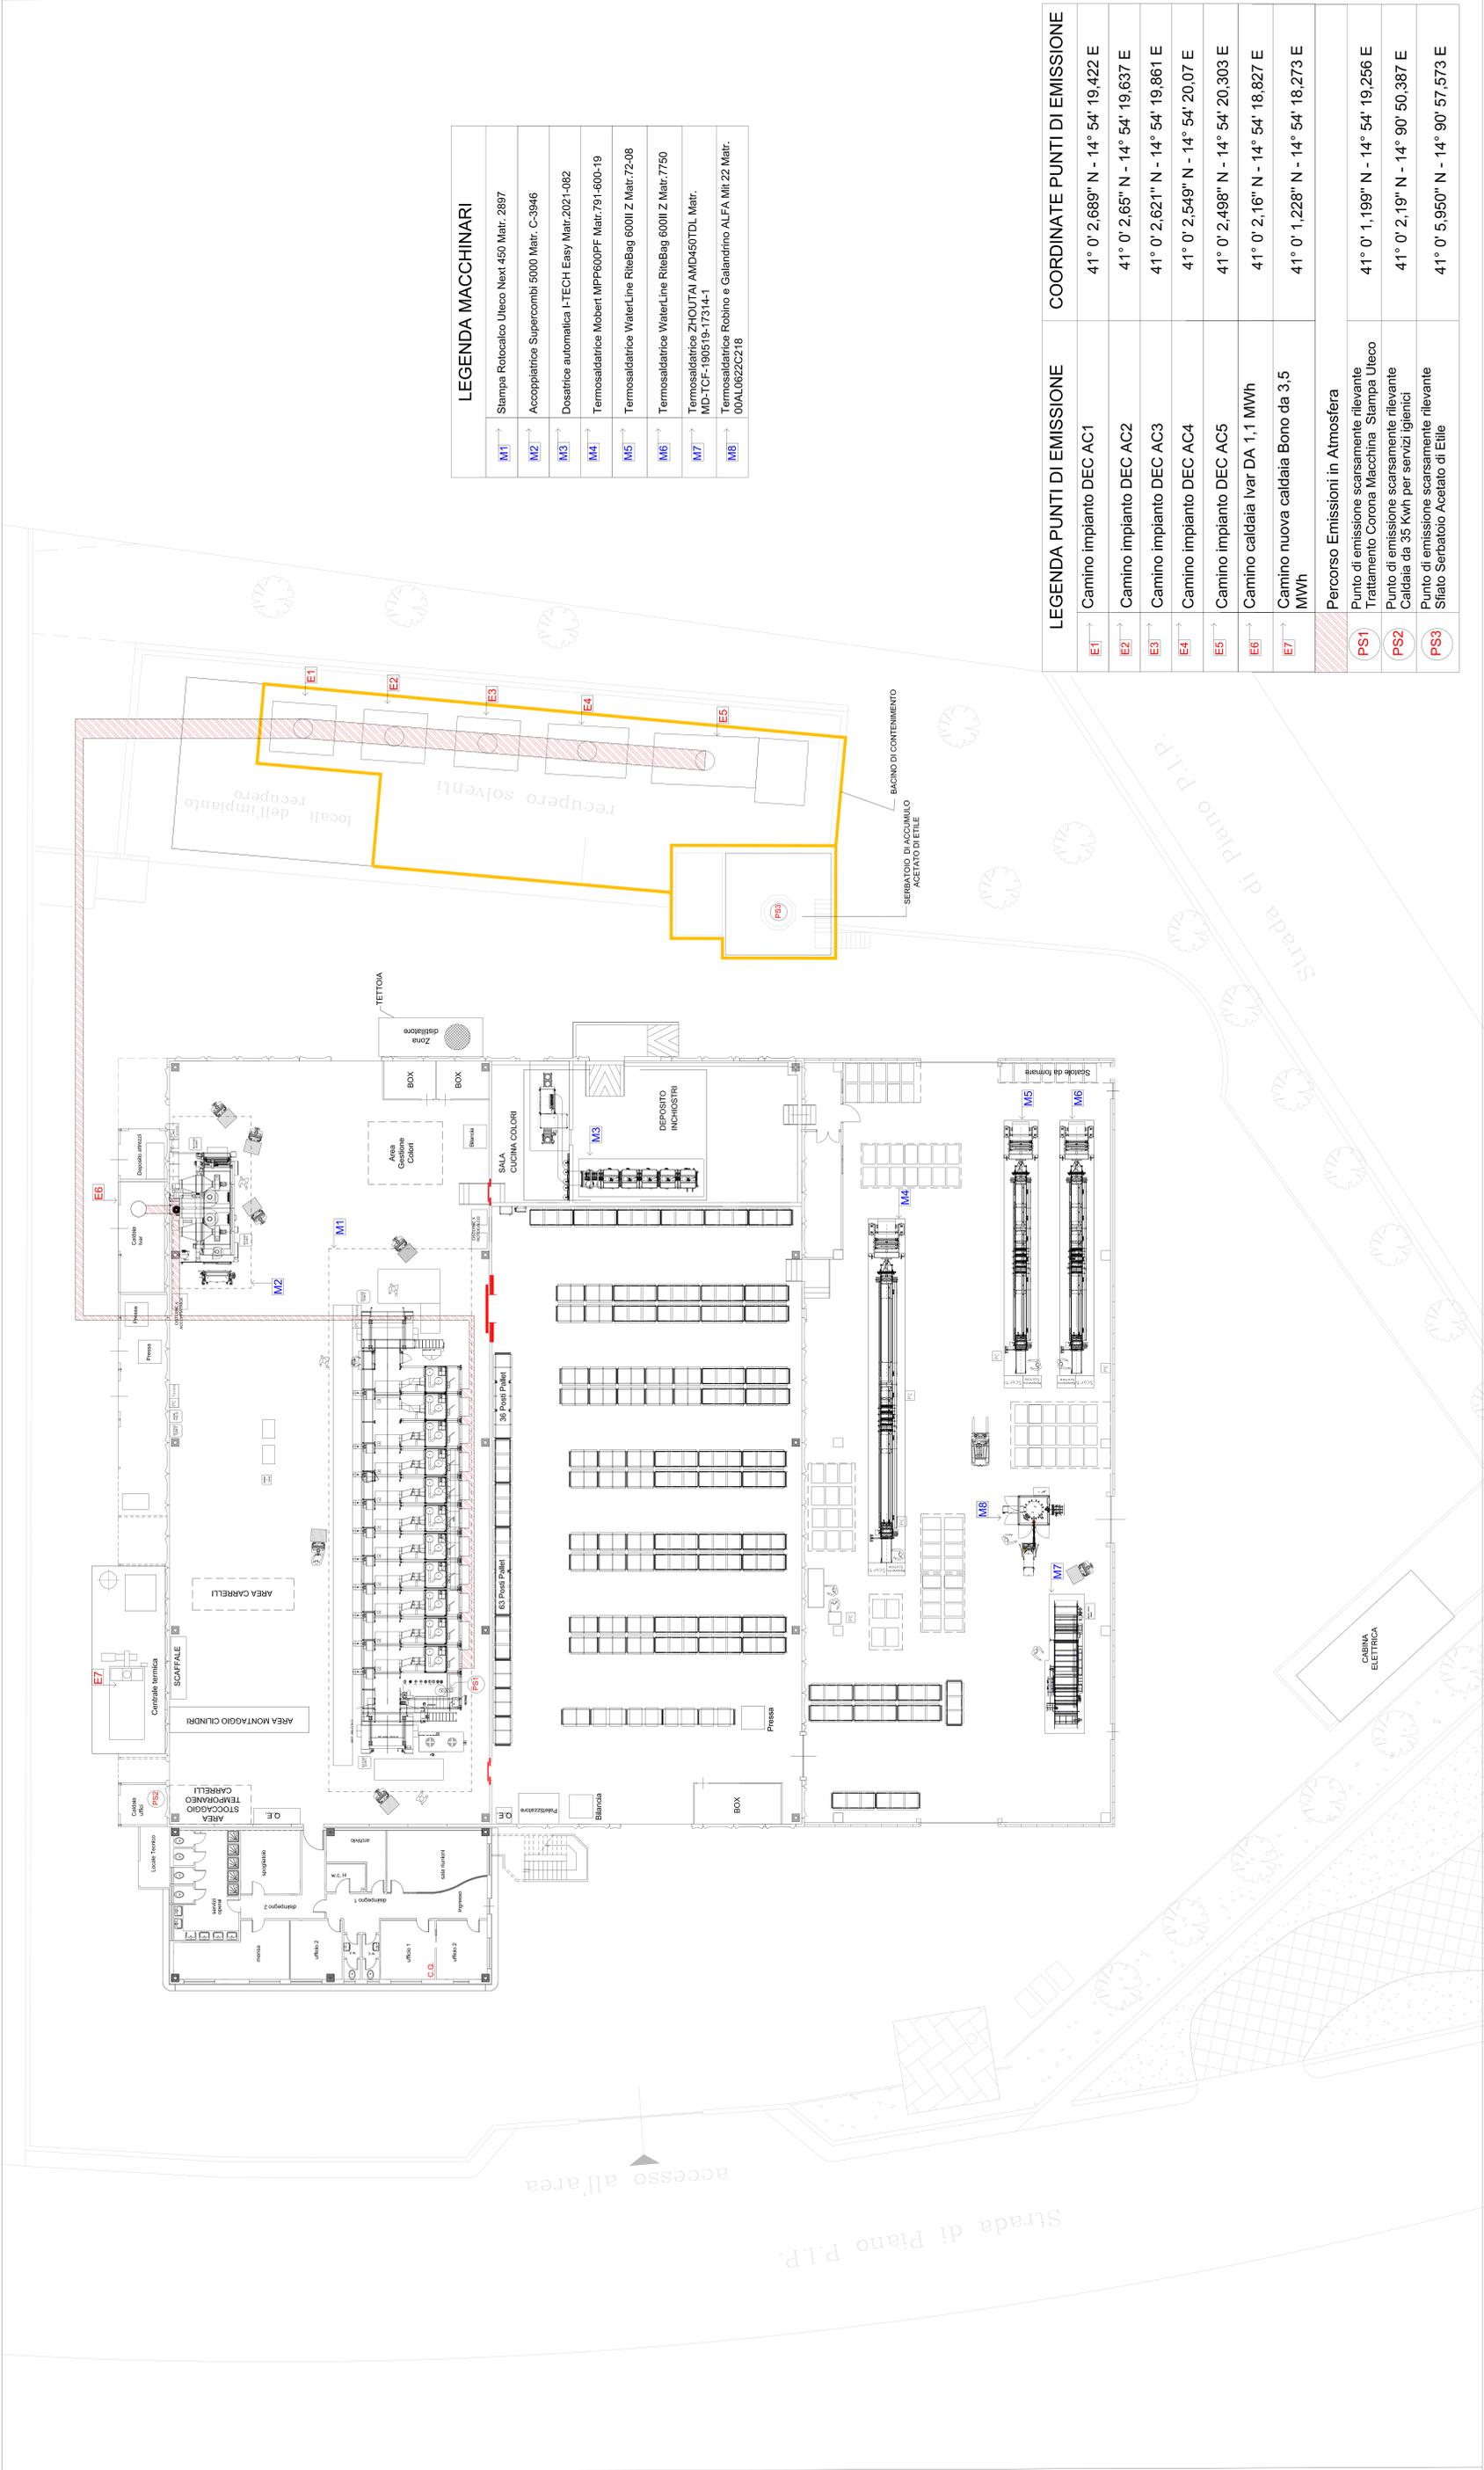

LEGENDA MACCHINARI

M1	Stampa Rotocalco Uleco Next 450 Matr. 2887
M2	Accoppiatrice Supercombi 5000 Matr. C-3946
M3	Dosatrice automatica I-TECH Easy Matr.2021-082
M4	Temosaldatrice Moberl MPP600PF Matr.791-600-19
M5	Temosaldatrice WaterLine RiteBag 600II Z Matr.72-08
M6	Temosaldatrice WaterLine RiteBag 600II Z Matr.7750
M7	Temosaldatrice ZHOUTAI AMD450TDL Matr. MD-TCF-190519-17314-1
M8	Temosaldatrice Robino e Galandino ALFA Mtr.22 Matr. 00AL0622C218

LEGENDA PUNTI DI EMISSIONE	COORDINATE PUNTI DI EMISSIONE
E1	Camino impianto DEC AC1 41° 0' 2,689" N - 14° 54' 19,422 E
E2	Camino impianto DEC AC2 41° 0' 2,65" N - 14° 54' 19,637 E
E3	Camino impianto DEC AC3 41° 0' 2,621" N - 14° 54' 19,861 E
E4	Camino impianto DEC AC4 41° 0' 2,549" N - 14° 54' 20,07 E
E5	Camino impianto DEC AC5 41° 0' 2,498" N - 14° 54' 20,303 E
E6	Camino caldaia Ivar DA 1,1 MW/h 41° 0' 2,16" N - 14° 54' 18,827 E
E7	Camino nuova caldaia Bono da 3,5 MW/h 41° 0' 1,228" N - 14° 54' 18,273 E
Percorso Emissioni in Atmosfera	
PS1	Punto di emissione scarsamente rilevante Trattamento Corona Macchina Stampa Uleco
PS2	Punto di emissione scarsamente rilevante Caldaia da 35 Kwh per servizi igienici
PS3	Punto di emissione scarsamente rilevante Sfiato Serbatoio Acetato di Etile

Committente : FLESSOFAB S.r.l.

Ubicazione Complesso : Contrada Cardogna, 4,5,6 Area PIP - Montemiletto (AV)

NCEU Foglio 9, Particella 1650

Reparto denominato "M2"

ELABORATI	TAVOLA	W
- W : Planimetria Punti di Emissione in Atmosfera e Lay Out Macchinari	SCALA	1:10.000 - 1:2.000
	DATA	03/07/2025
	REV.	Rev 00 - 03/06/2025
	COD.ID.	M2

IL COMMITTENTE

IL TECNICO



NOTE

MOTIVI DELLA REVISIONE

REPARTI FLESSOFAB Srl




RIFERIMENTO TAVOLE GRAFICHE : REPARTO M2

LEGENDA MACCHINARI

M9	Flexotecnica XG
M10	UTECO Onyx
M11	UTECO Crystal
M12	Cucina Colori
M13	Lavapolimeri
M14	Tagliamandrini
M15	Velox Grande
M16	Velox Piccolo
M17	Taglierina Ribobinatrice Temac 3
M18	Taglierina Ribobinatrice Temac 5
M19	Taglierina Ribobinatrice Temac 5
M20	Taglierina Ribobinatrice Temac 4
M21	Accoppiatrice Nord Meccanica
M22	Accoppiatrice Bobst Novalam
M23	Accoppiatrice Nord Meccanica
M24	Accoppiatrice Bobst Novalam
M25	Lava Anilox
M26	Distillatore Solventi
M27	Pressa V1
M28	Pressa V2
M29	Pressa V3
M30	Pressa O1
M31	Pressa O2
M32	Pressa O3

+ 611,50 s.l.m.

Strada di Piano P.I.P.

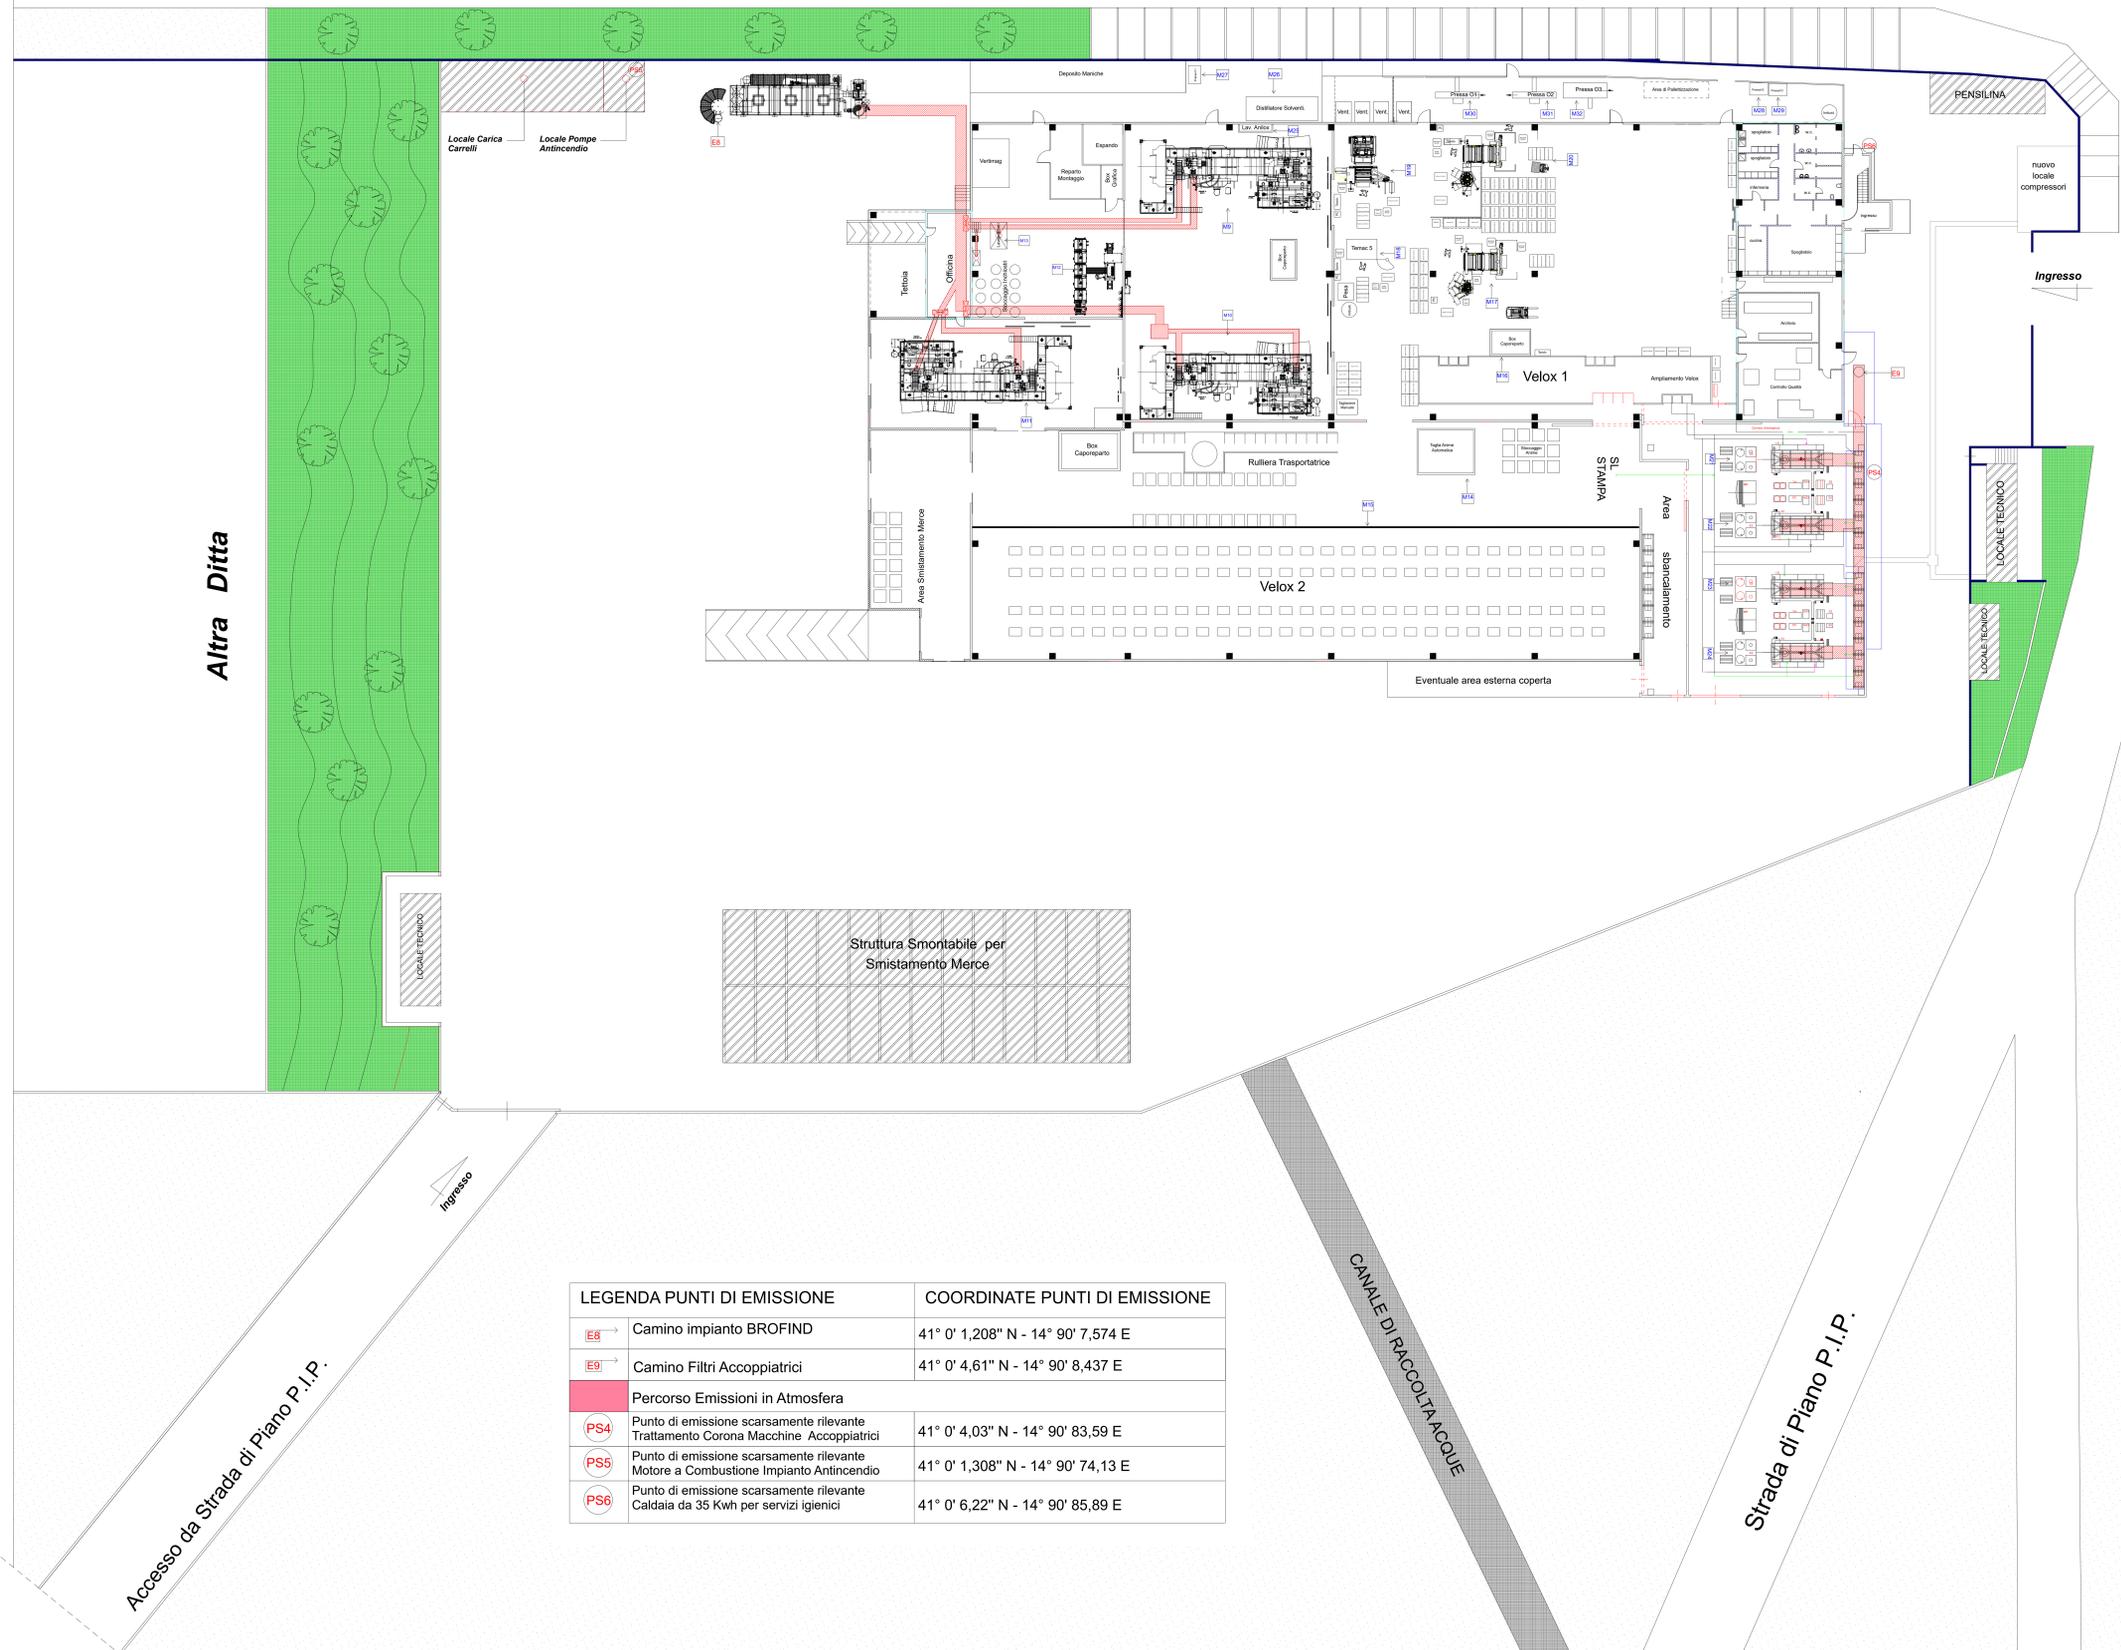

LEGENDA PUNTI DI EMISSIONE	COORDINATE PUNTI DI EMISSIONE
E8	Camino impianto BROFIND 41° 0' 1,208" N - 14° 90' 7,574 E
E9	Camino Filtri Accoppiatrici 41° 0' 4,61" N - 14° 90' 8,437 E
Percorso Emissioni in Atmosfera	
PS4	Punto di emissione scarsamente rilevante Trattamento Corona Macchine Accoppiatrici 41° 0' 4,03" N - 14° 90' 83,59 E
PS5	Punto di emissione scarsamente rilevante Motore a Combustione Impianto Antincendio 41° 0' 1,308" N - 14° 90' 74,13 E
PS6	Punto di emissione scarsamente rilevante Caldaia da 35 Kwh per servizi igienici 41° 0' 6,22" N - 14° 90' 85,89 E

COMUNE DI MONTEMIETTO
Provincia di Avellino

**AUTORIZZAZIONE INTEGRATA AMBIENTALE
REPARTO M3**

Committente : FLESSOFAB S.r.l.

Ubicazione Complesso : Contrada Cardogna, 4,5,6 Area PIP - Montemiletto (AV)


NCEU Foglio 9, Particella 1646

Reparto denominato "M3"

ELABORATI	TAVOLA	W
- W : Planimetria Punti di Emissione in Atmosfera e Lay Out Azienda	SCALA	1:1200
	DATA	03/07/2025
	REV.	Rev 00 - 03/07/2025
	COD.ID.	M3


IL COMMITTENTE	IL TECNICO
	
IL TECNICO	APPROVAZIONE
	

REPARTI FLESSOFAB S.r.l.

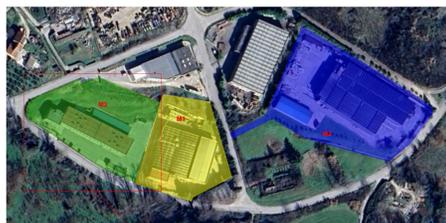

RIFERIMENTO TAVOLE GRAFICHE : REPARTO M3

LEGENDA PUNTI DI EMISSIONE	COORDINATE PUNTI DI EMISSIONE
(PE) Punto di emissione scaricamento discarte Mistura a Combustione Impianto Antincendio	41° 0' 01,320" N - 14° 50' 45,55 E

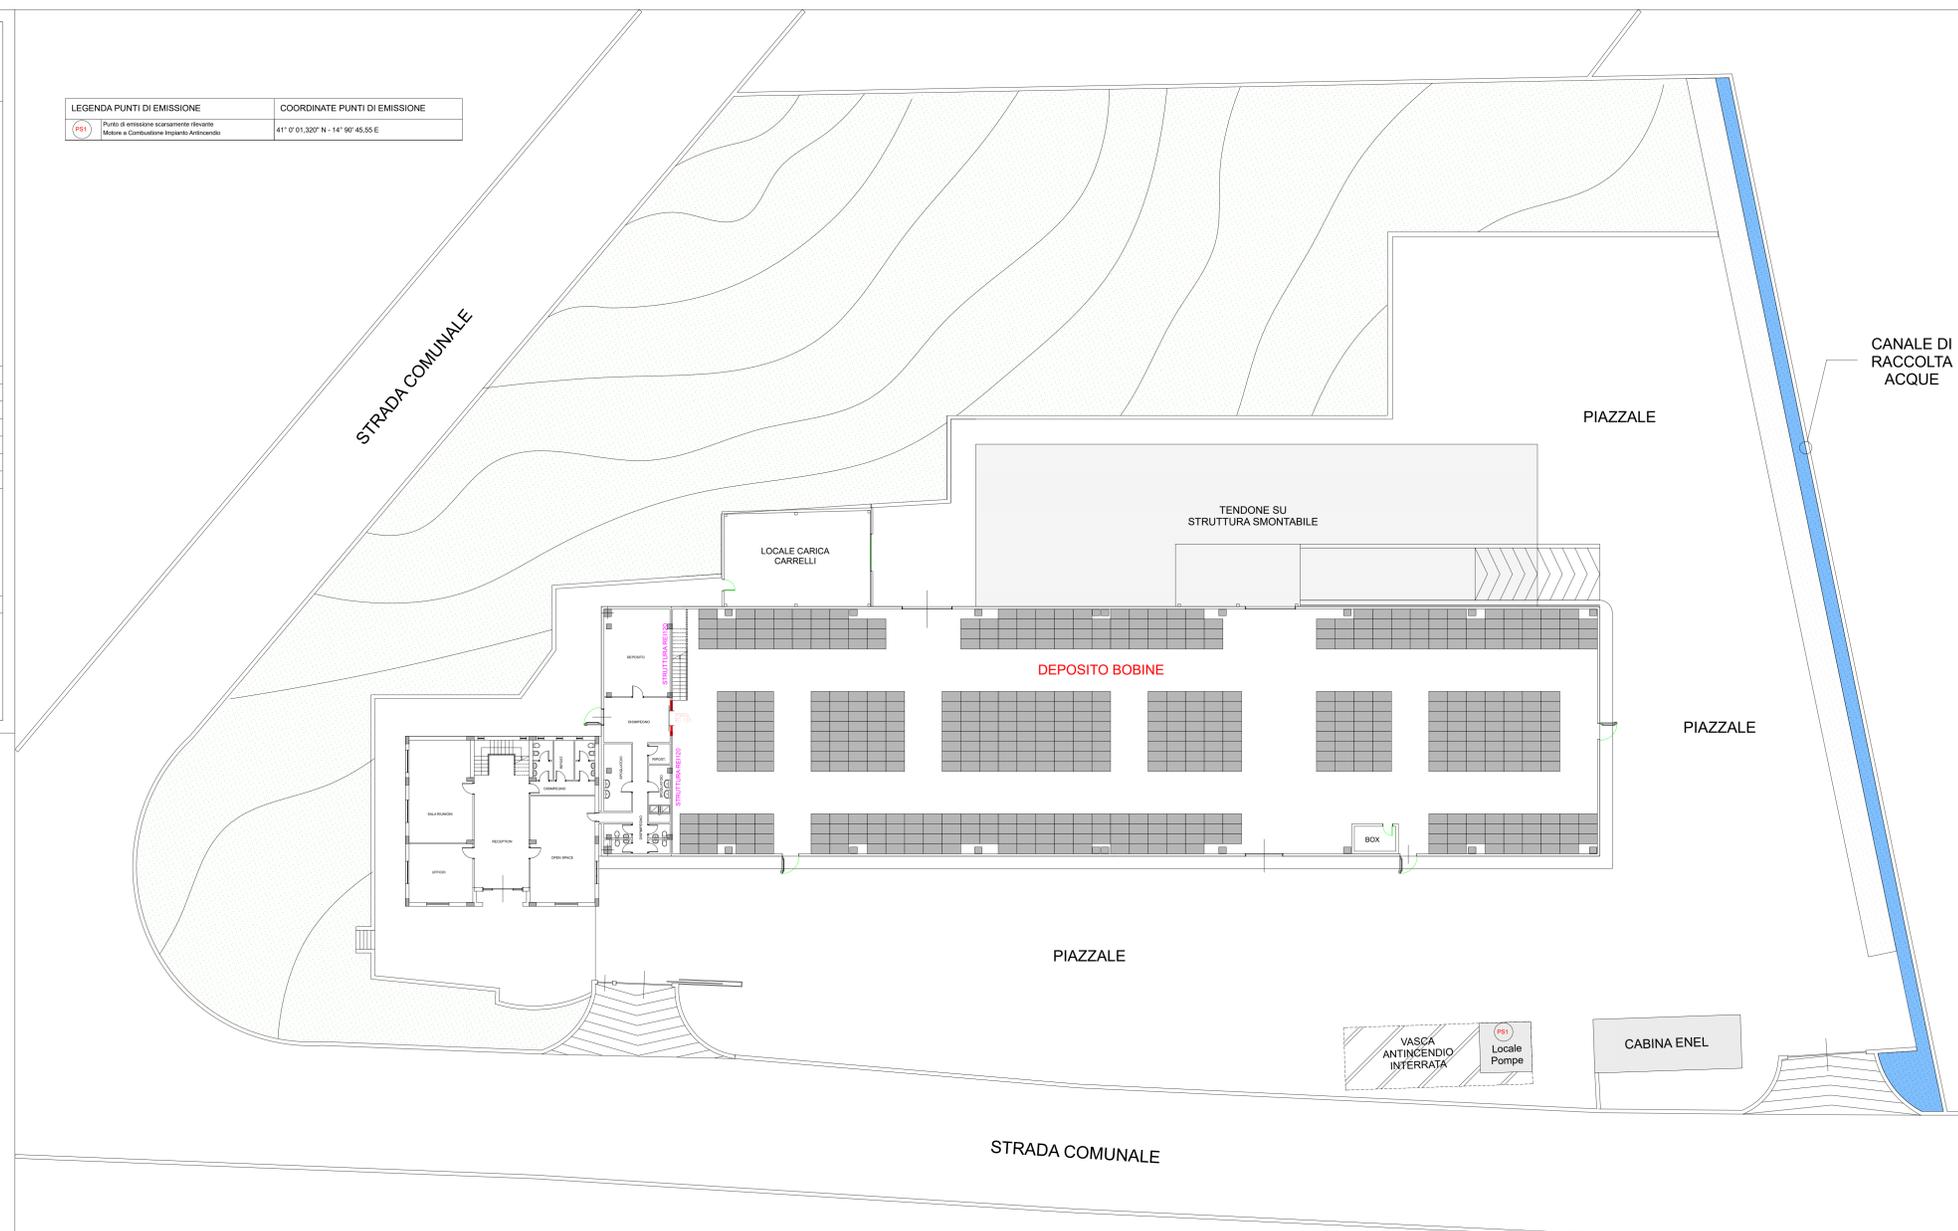

PLANIMETRIA REPARTO M3 - Scala 1:200