


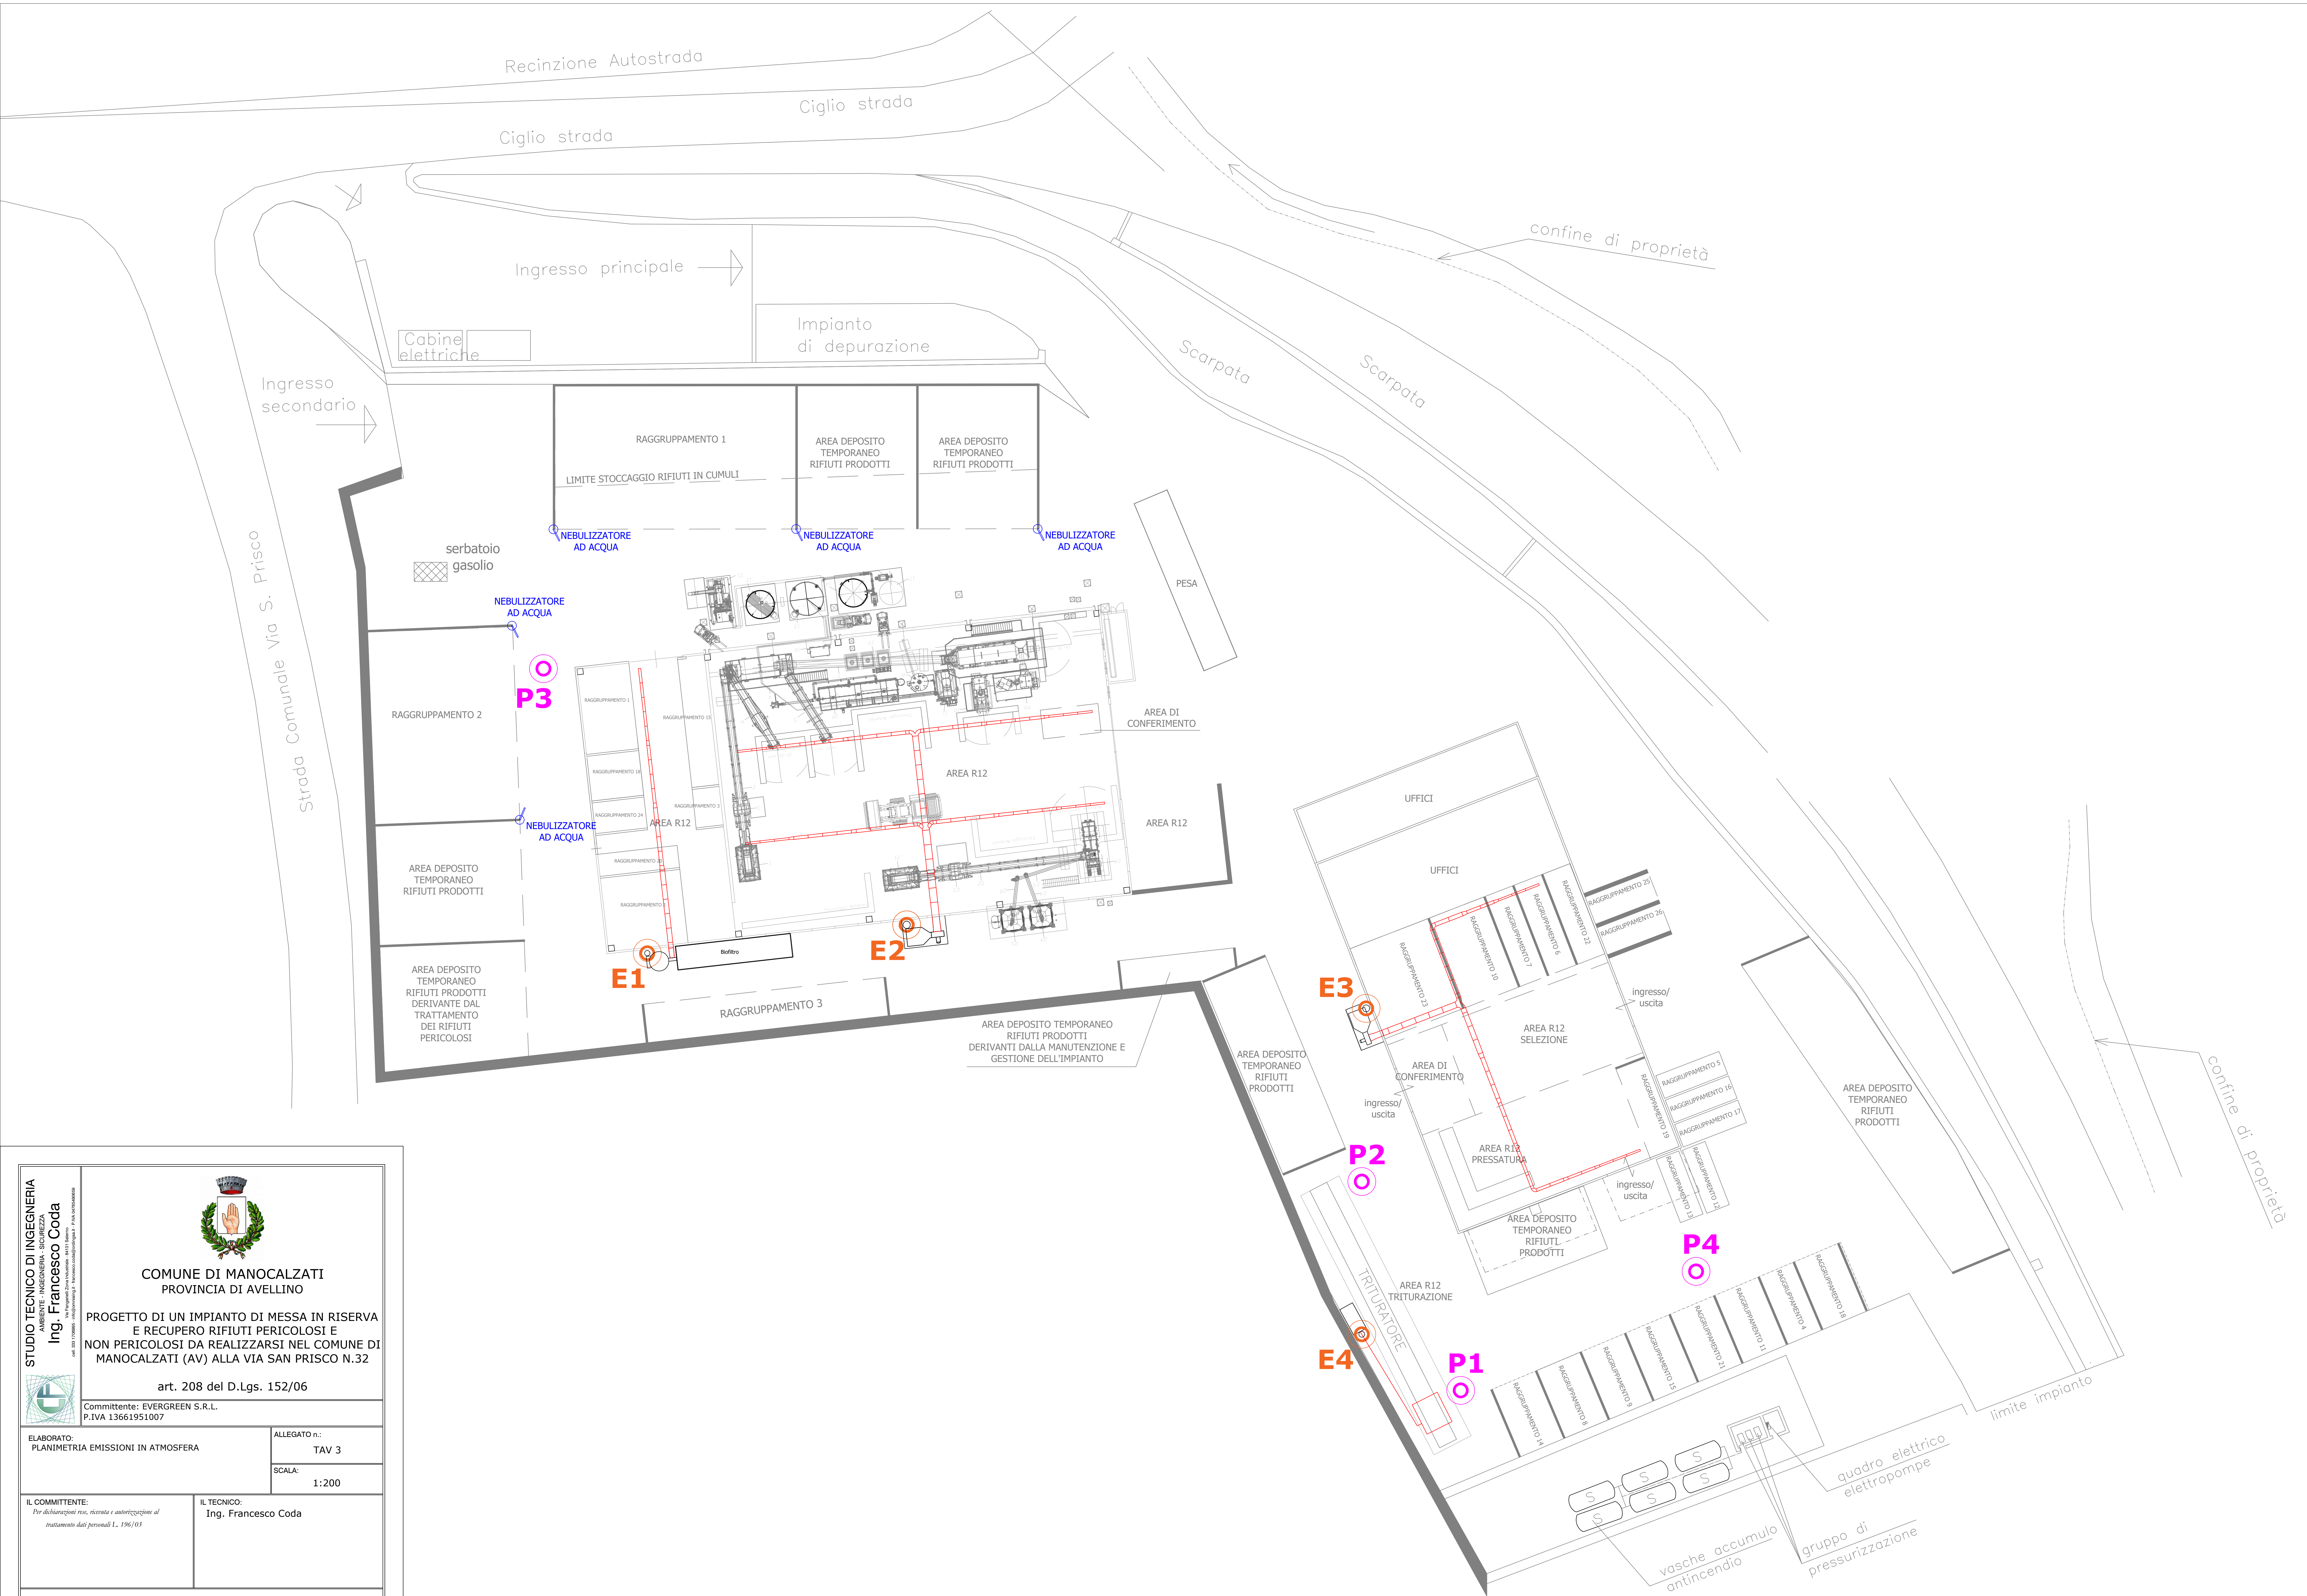

STUDIO TECNICO DI INGEGNERIA
AMBIENTE - INGEGNERIA SICUREZZA
Ing. Francesco Coda
tel. 081 710899 - info@sttcoda.it - P.IVA 13661951007


COMUNE DI MANOCALZATI
PROVINCIA DI AVELLINO

PROGETTO DI UN IMPIANTO DI MESSA IN RISERVA
E RECUPERO RIFIUTI PERICOLOSI E
NON PERICOLOSI DA REALIZZARSI NEL COMUNE DI
MANOCALZATI (AV) ALLA VIA SAN PRISCO N.32

art. 208 del D.Lgs. 152/06

Committente: EVERGREEN S.R.L.
P.IVA 13661951007

ELABORATO:
PLANIMETRIA EMISSIONI IN ATMOSFERA


ALLEGATO n.:
TAV 3

IL COMMITTENTE:
Per dichiarazioni rese, ricerca e autorizzazione al
trattamento dati personali L. 196/03


IL TECNICO:
Ing. Francesco Coda

VISTO:

Data	Rev.	Descrizione
MARZO 2025	0	Emissione
APRILE 2025	1	Revisione
LUGLIO 2025	2	Revisione
AGOSTO 2025	3	Revisione

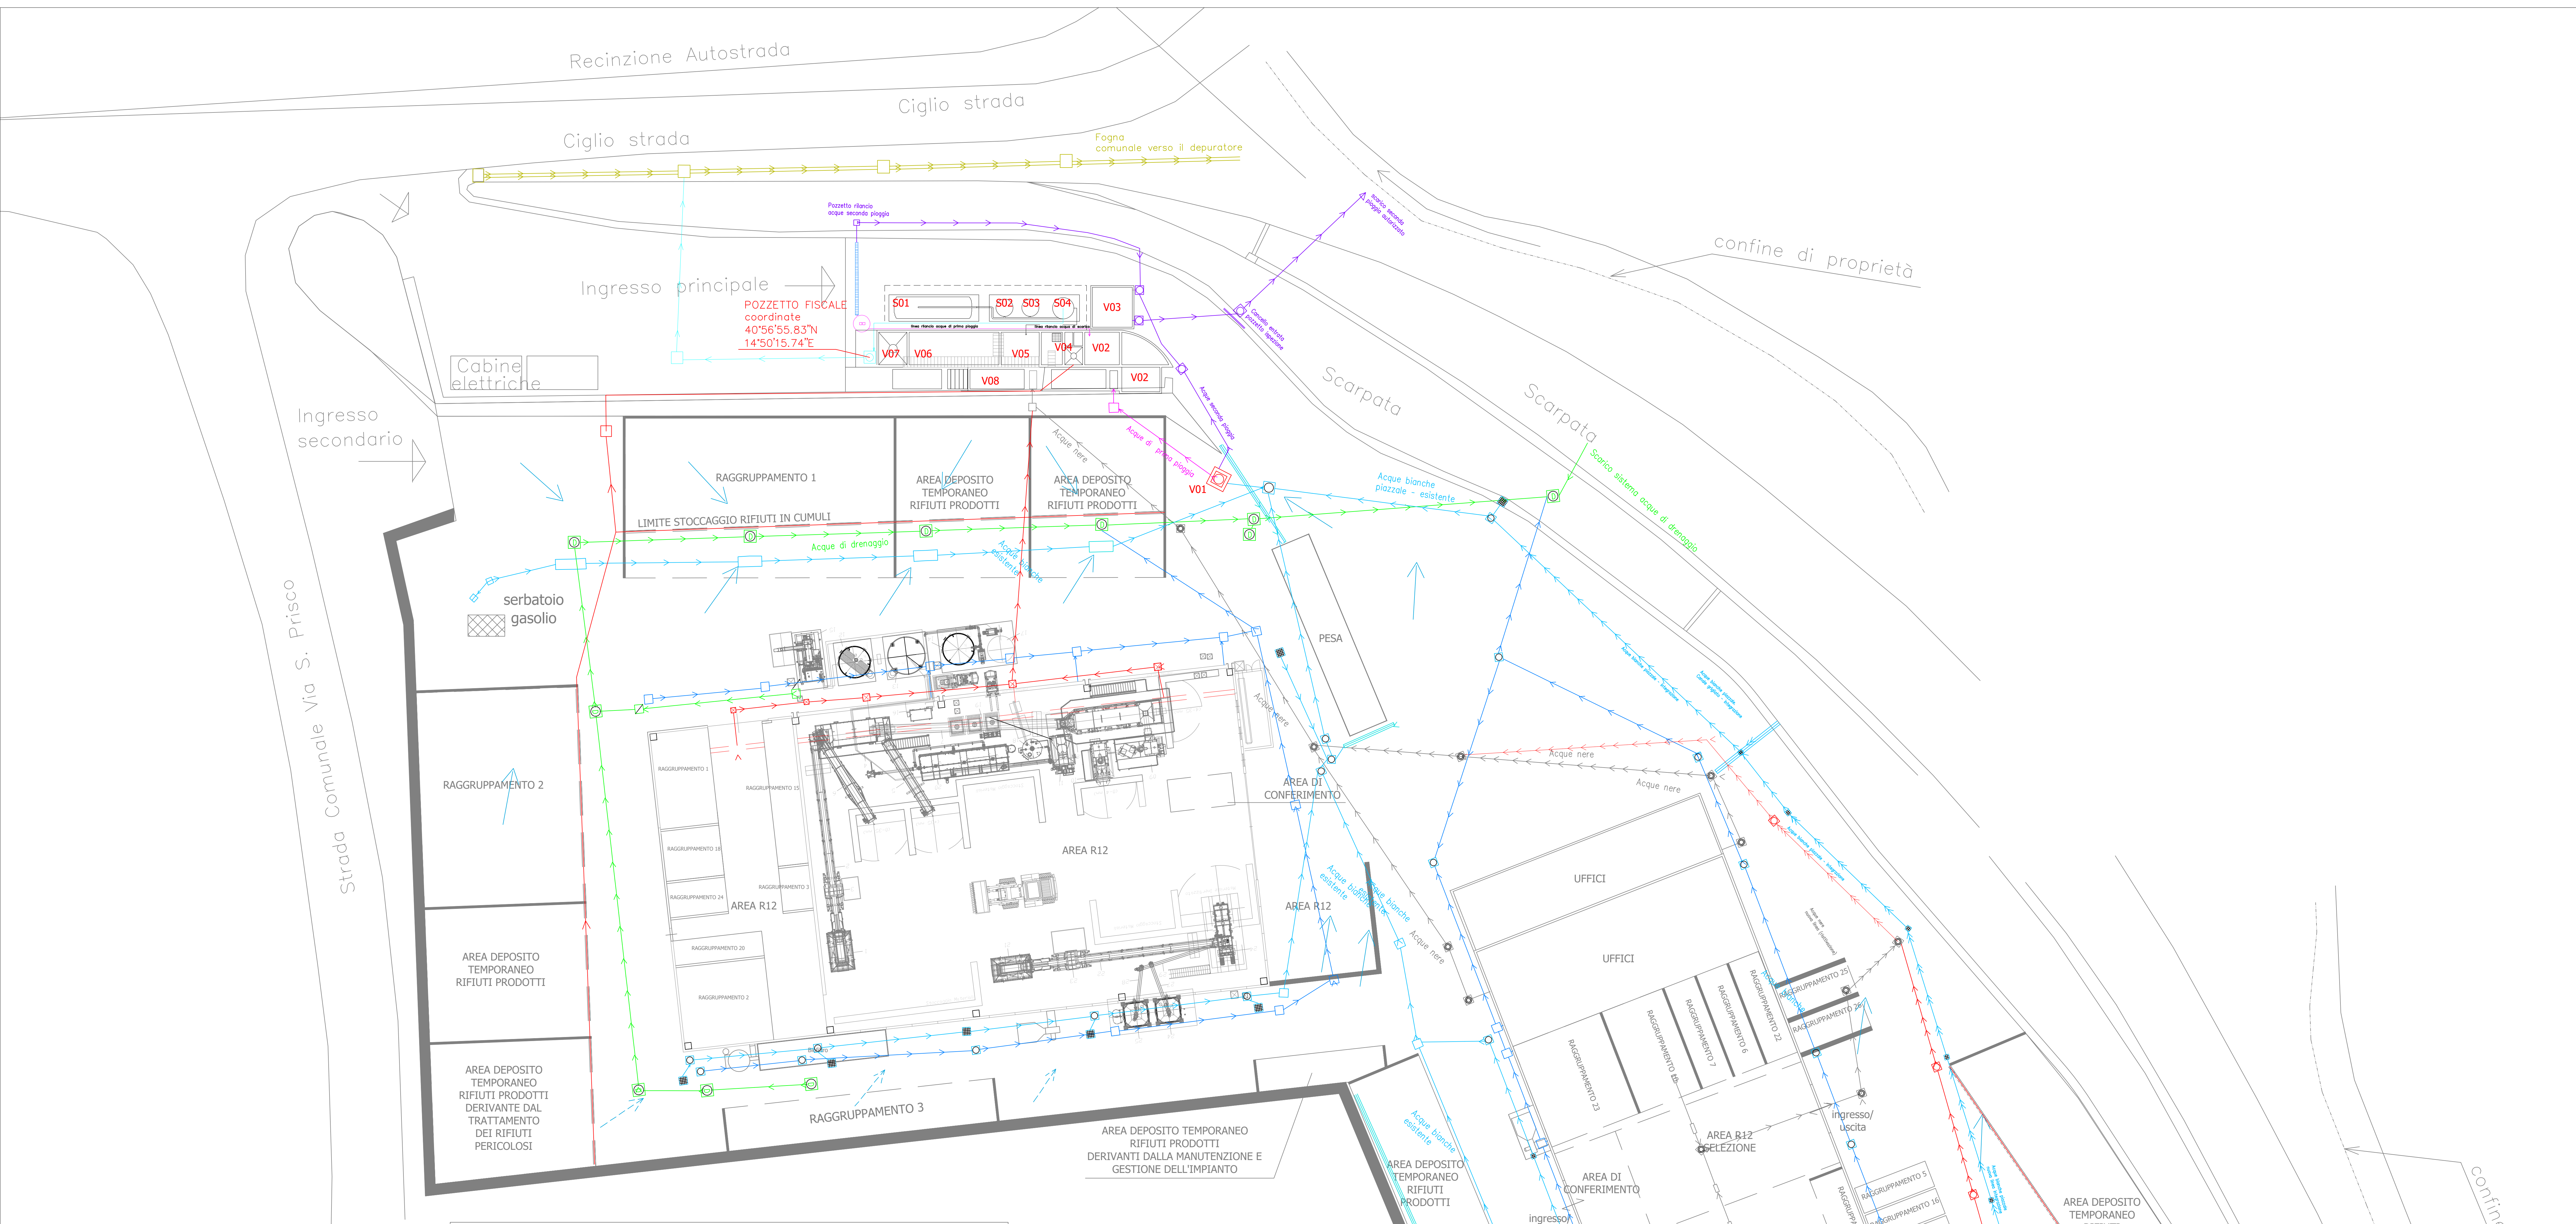


PARTICOLARE PIANTA E SEZIONI IMPIANTO
CHIMICO-FISICO E BIOLOGICO

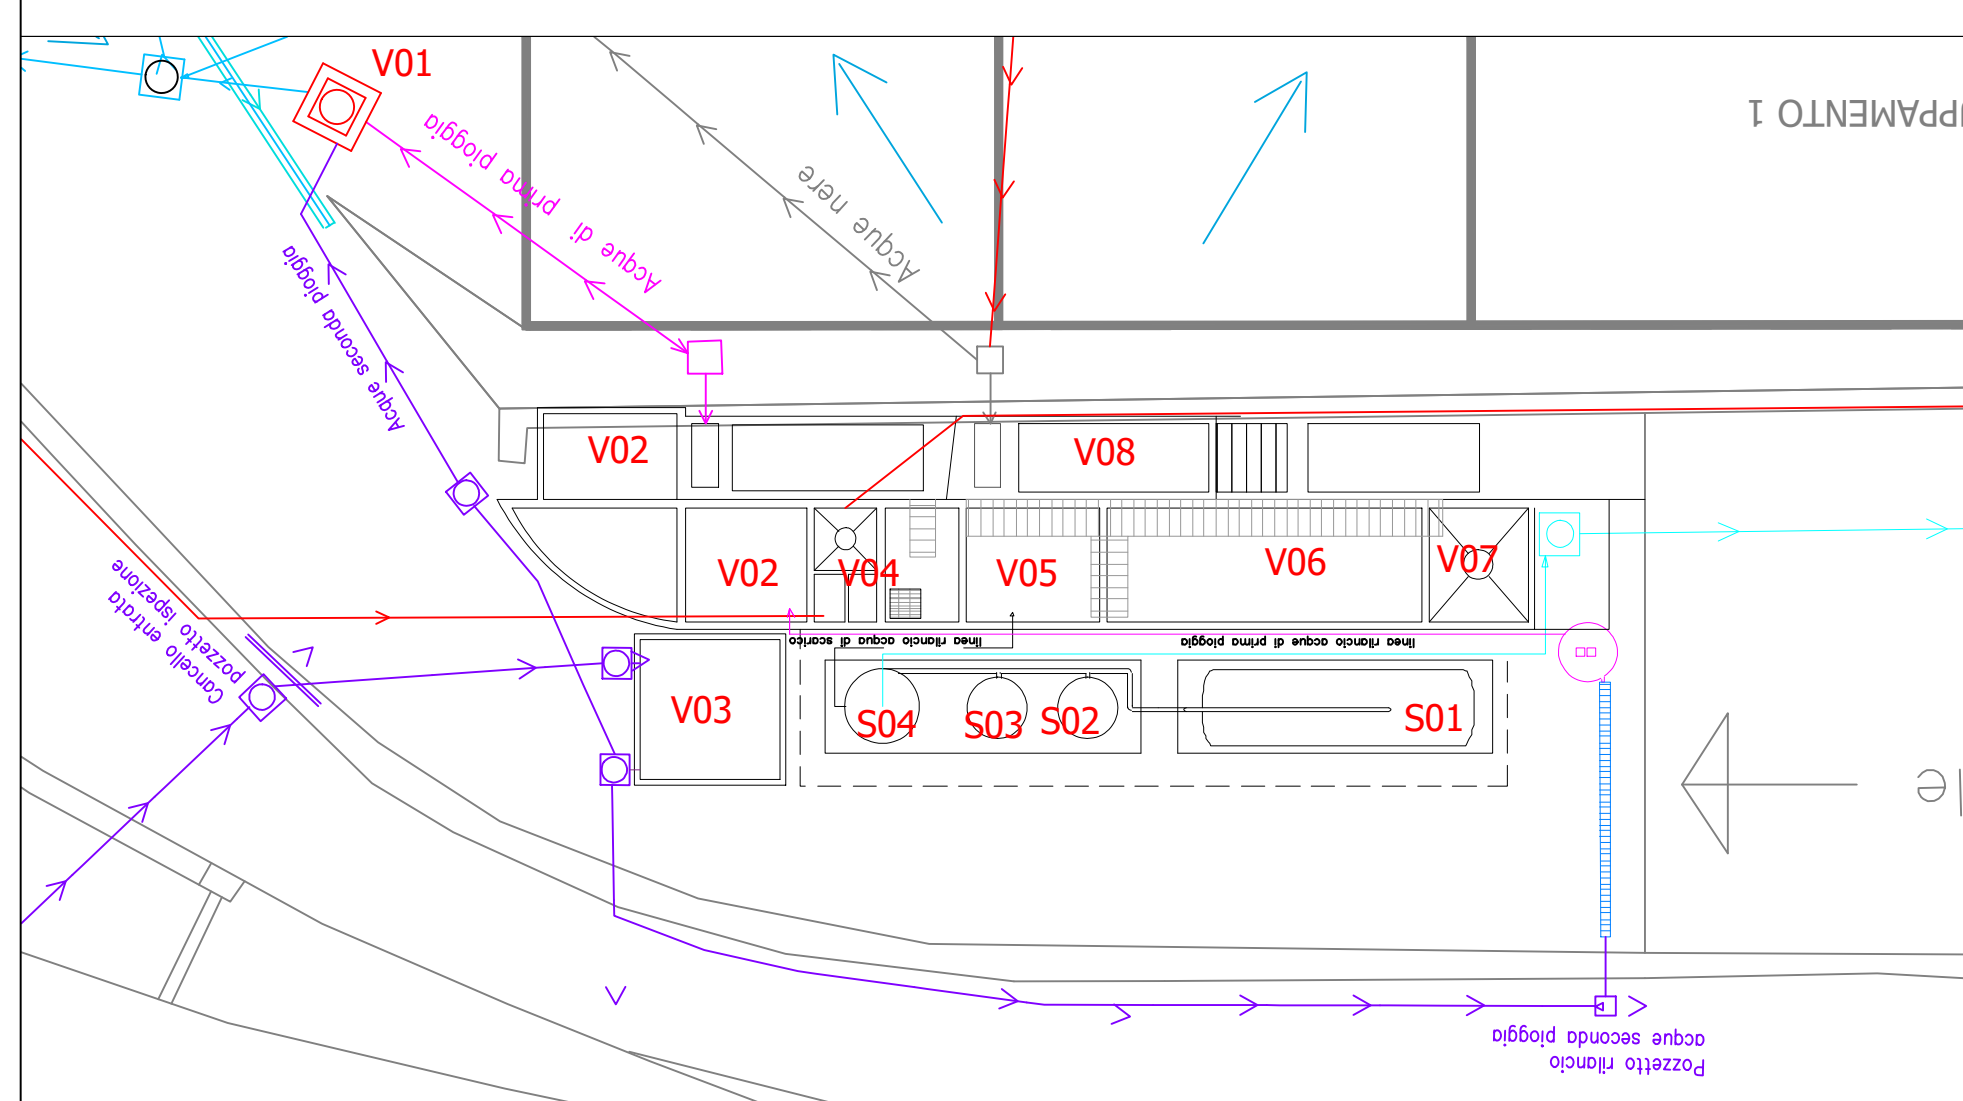


Pianta e Sezioni

Sezione A-A'

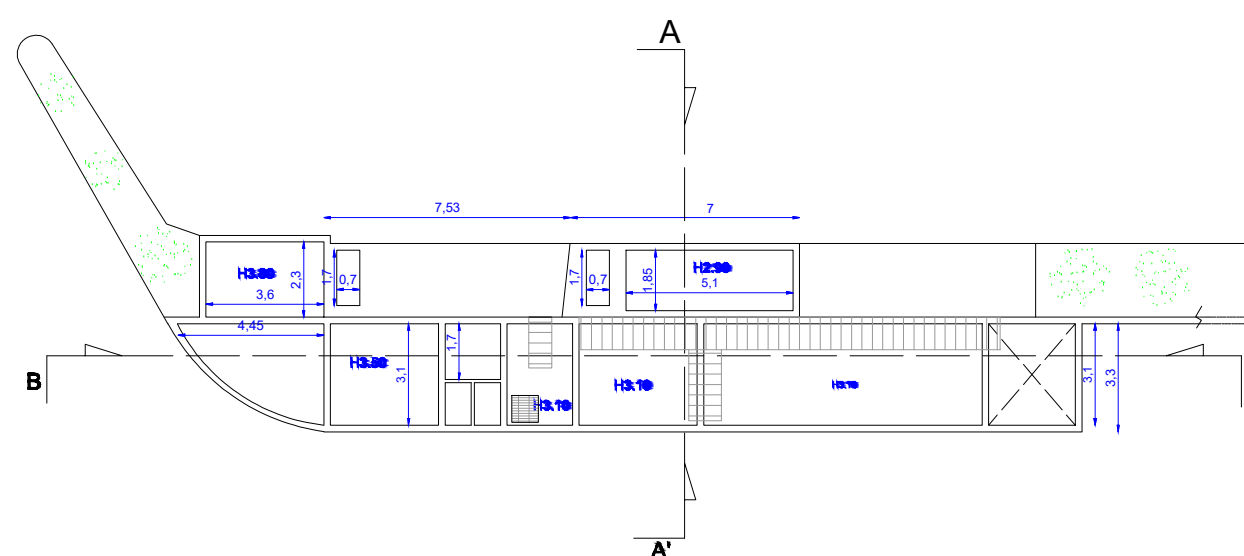

Sezione B-B'

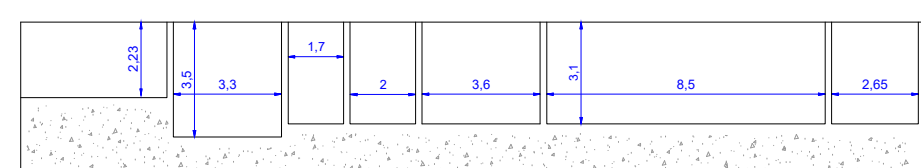

LEGENDA

- Acque percolatiche dai stoccaggi e interno tettoia
- Acque di lavaggio a ciclo chiuso
- Acque tetto
- Acque servizi igienici
- Acque di drenaggio
- Acque di prima pioggia
- Acque di seconda pioggia
- Acque depurate

- Pozzetti di ispezione
- Griglie di raccolta
- Pozzetti Drenaggio
- Pozzetti linee dismesse
- Ripartitore acque prima pioggia e seconda pioggia
- Direzione flusso acque piazzale

Legenda Imp. Depurazione:

V01 - vasca scolmatore per separazione acque di prima da seconda pioggia;
V02 - Vasche di accumulo acque di prima pioggia;
V03 - Vasca di trattamento acque di seconda pioggia;
V04 - Vasca di accumulo acque percolatiche;
V05, V06 e V07 - Stazione di trattamento Biologico;
V08 - Vasca di accumulo acque per riutilizzo;
S01, S02, S03 ed S04 - Stazione di filtrazione, stazione di filtrazione costituita da un serbatoio di accumulo e da due filtri a carboni attivi con sistema di controllo lavaggio serbatoio di accumulo finale con sistema di clorazione con controllo automatico del cloro e sistema di controllo della torbidità

STUDIO TECNICO DI INGEGNERIA
AMBIENTE - INGEGNERIA SICUREZZA
Ing. Francesco Coda
tel. 082 770000 - info@sttcoda.it - francesco.coda@sttcoda.it - P.IVA 13661951007

COMUNE DI MANOCALZATI
PROVINCIA DI AVELLINO

PROGETTO DI UN IMPIANTO DI MESSA IN RISERVA E RECUPERO RIFIUTI PERICOLOSI E NON PERICOLOSI DA REALIZZARSI NEL COMUNE DI MANOCALZATI (AV) ALLA VIA SAN PRISCO N.32

art. 208 del D.Lgs. 152/06

Committente: EVERGREEN S.R.L.
P.IVA 13661951007

ELABORATO:
PLANIMETRIA CICLO IDRICO

ALLEGATO n.°:
TAV 2


SCALA:
1:200

IL COMMITTENTE:
Per dichiarazioni rese, ricerca e autorizzazione al trattamento dati personali L. 196/03

IL TECNICO:
Ing. Francesco Coda

VISTO:

Data	Rev.	Emissione	Descrizione
MARZO 2025	0	Emissione	
APRILE 2025	1	Revisione	
LUGLIO 2025	2	Revisione	
AGOSTO 2025	3	Revisione	

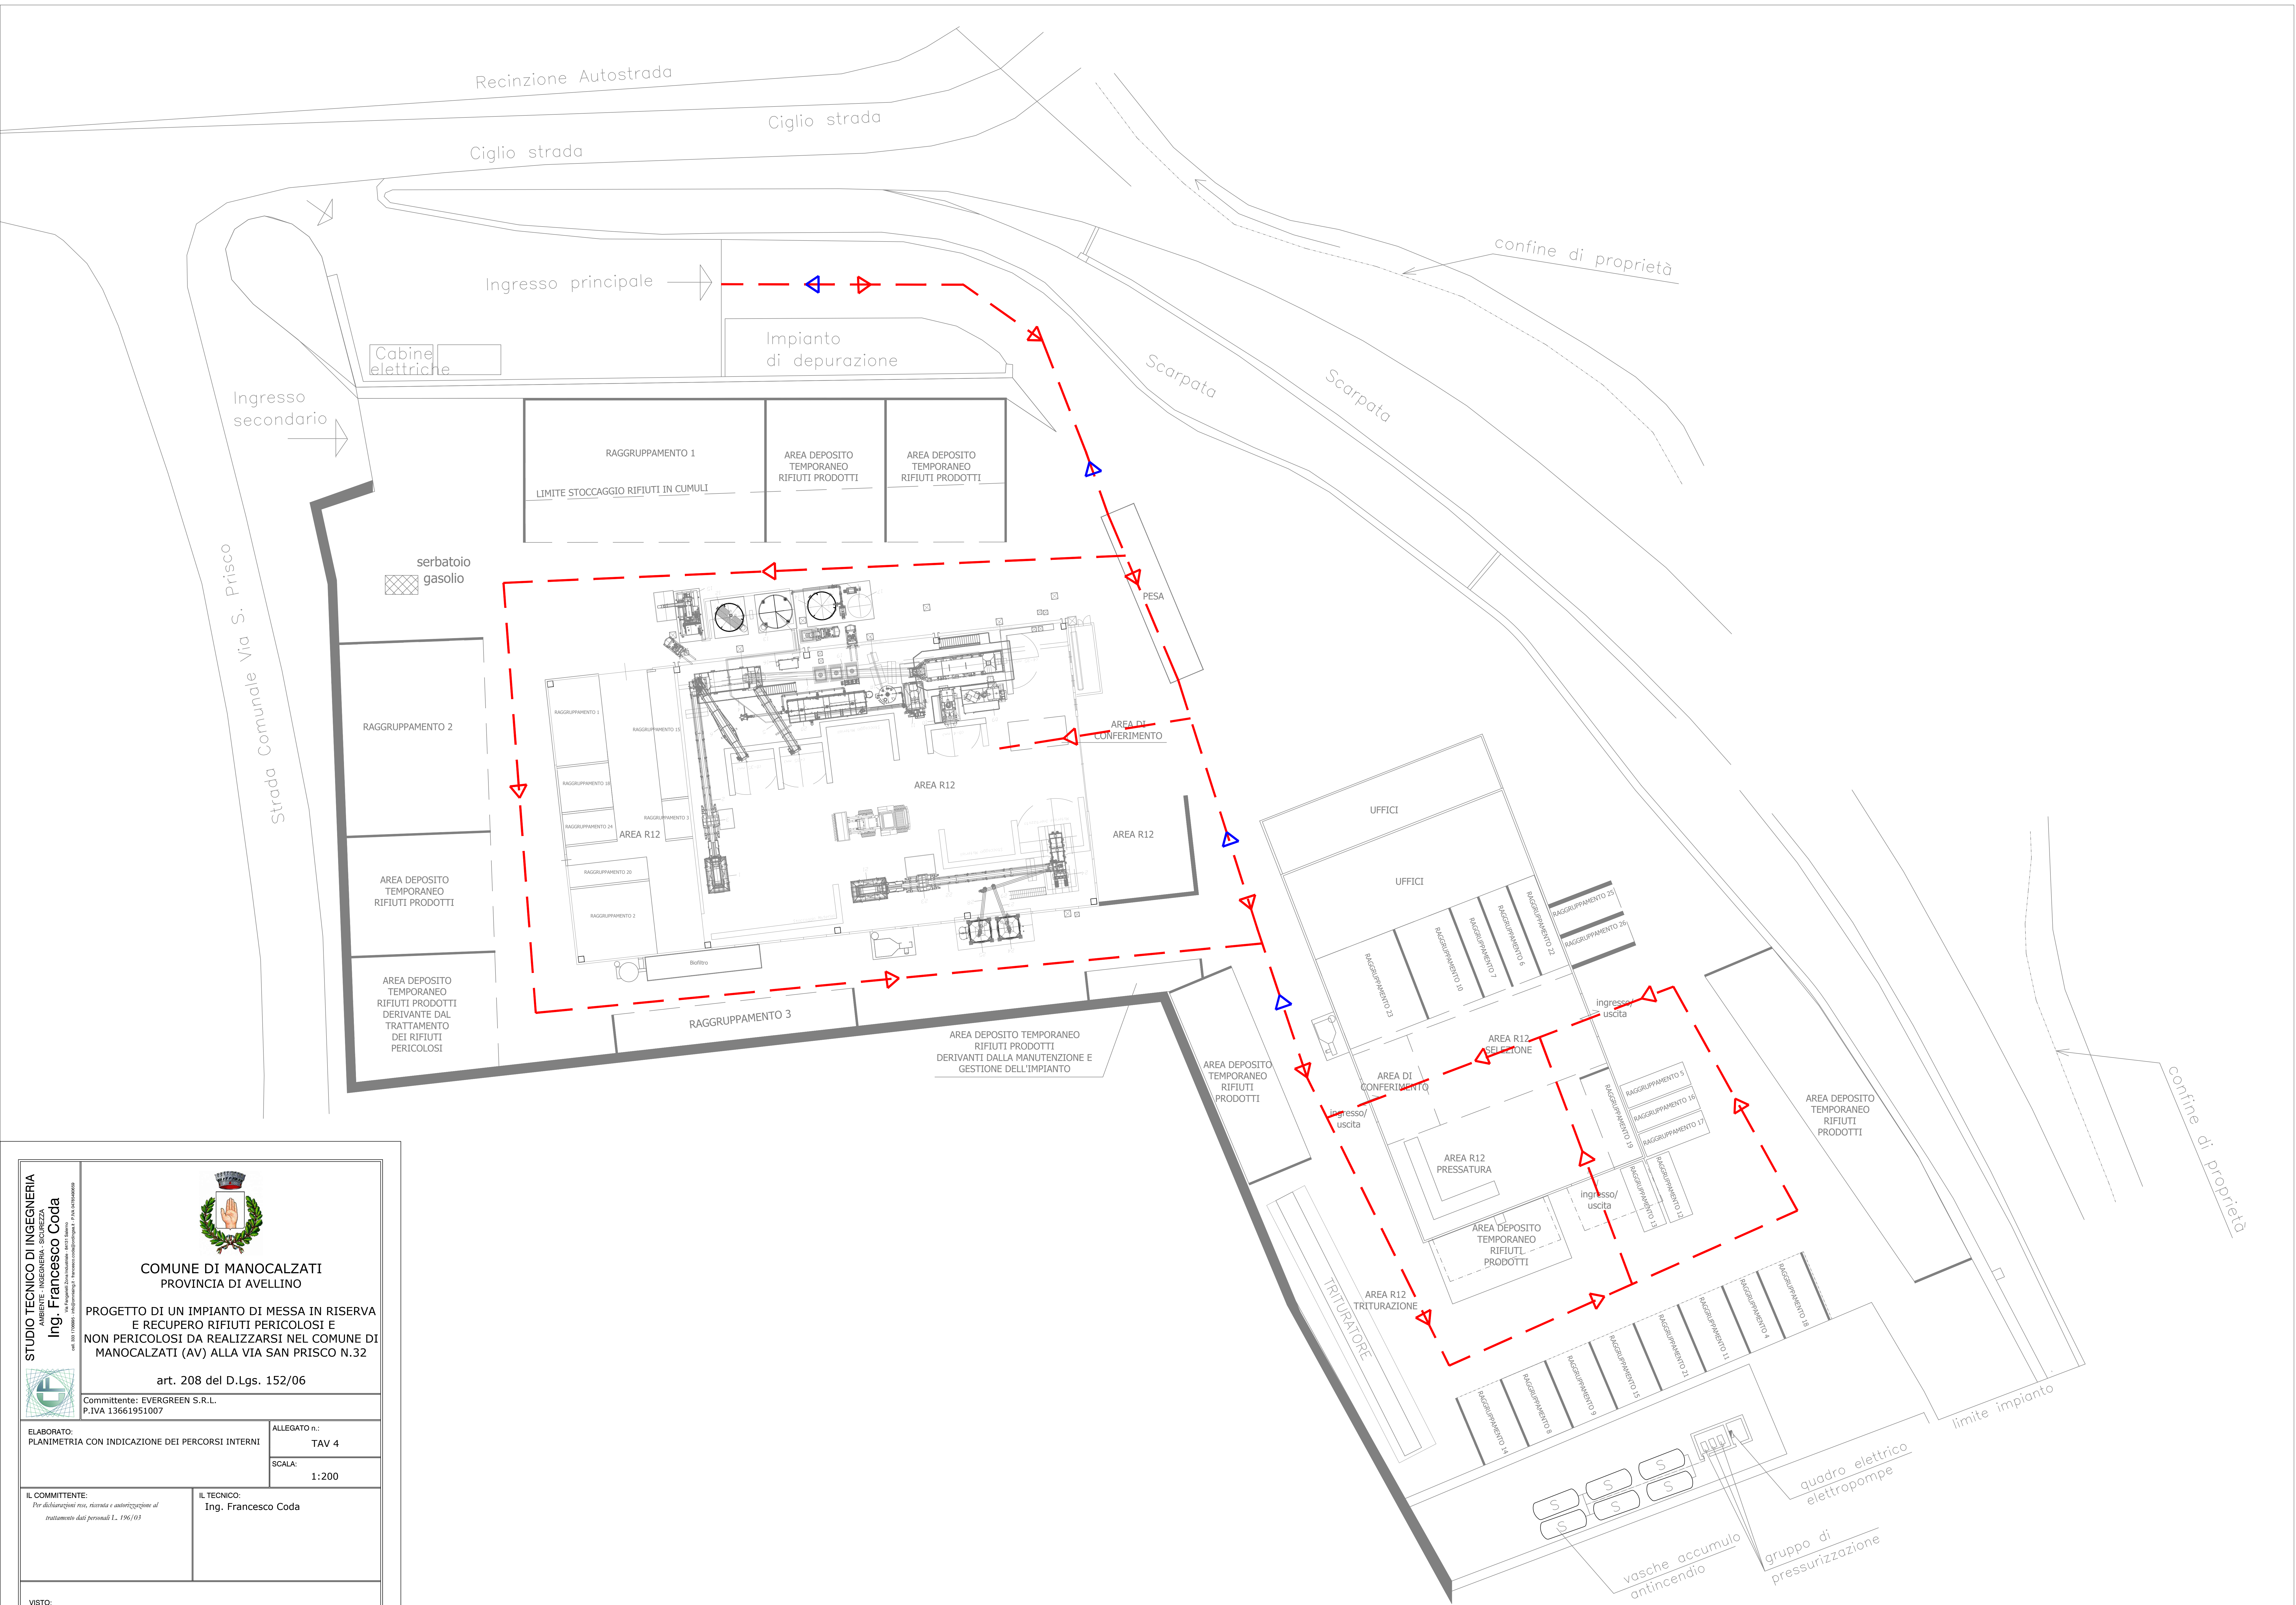

STUDIO TECNICO DI INGEGNERIA
AMBIENTE - INGEGNERIA SICUREZZA
Ing. Francesco Coda
tel. 081 710890 - info@francesco-coda.it - francesco.coda@ing.it - P. IVA 03709080639

COMUNE DI MANOCALZATI
PROVINCIA DI AVELLINO

**PROGETTO DI UN IMPIANTO DI MESSA IN RISERVA
E RECUPERO RIFIUTI PERICOLOSI E
NON PERICOLOSI DA REALIZZARSI NEL COMUNE DI
MANOCALZATI (AV) ALLA VIA SAN PRISCO N.32**

art. 208 del D.Lgs. 152/06

Committente: EVERGREEN S.R.L.
P.IVA 13661951007

ELABORATO:
PLANIMETRIA CON INDICAZIONE DEI PERCORSI INTERNI

ALLEGATO n.:
TAV 4

SCALA:
1:200


IL COMMITTENTE:
*Per dichiarazioni rese, ricorrenza e autorizzazione al
trattamento dati personali L. 196/03*

IL TECNICO:
Ing. Francesco Coda

VISTO:

Data	Rev.	Descrizione
APRILE 2025	0	Emissione
AGOSTO 2025	1	Revisione



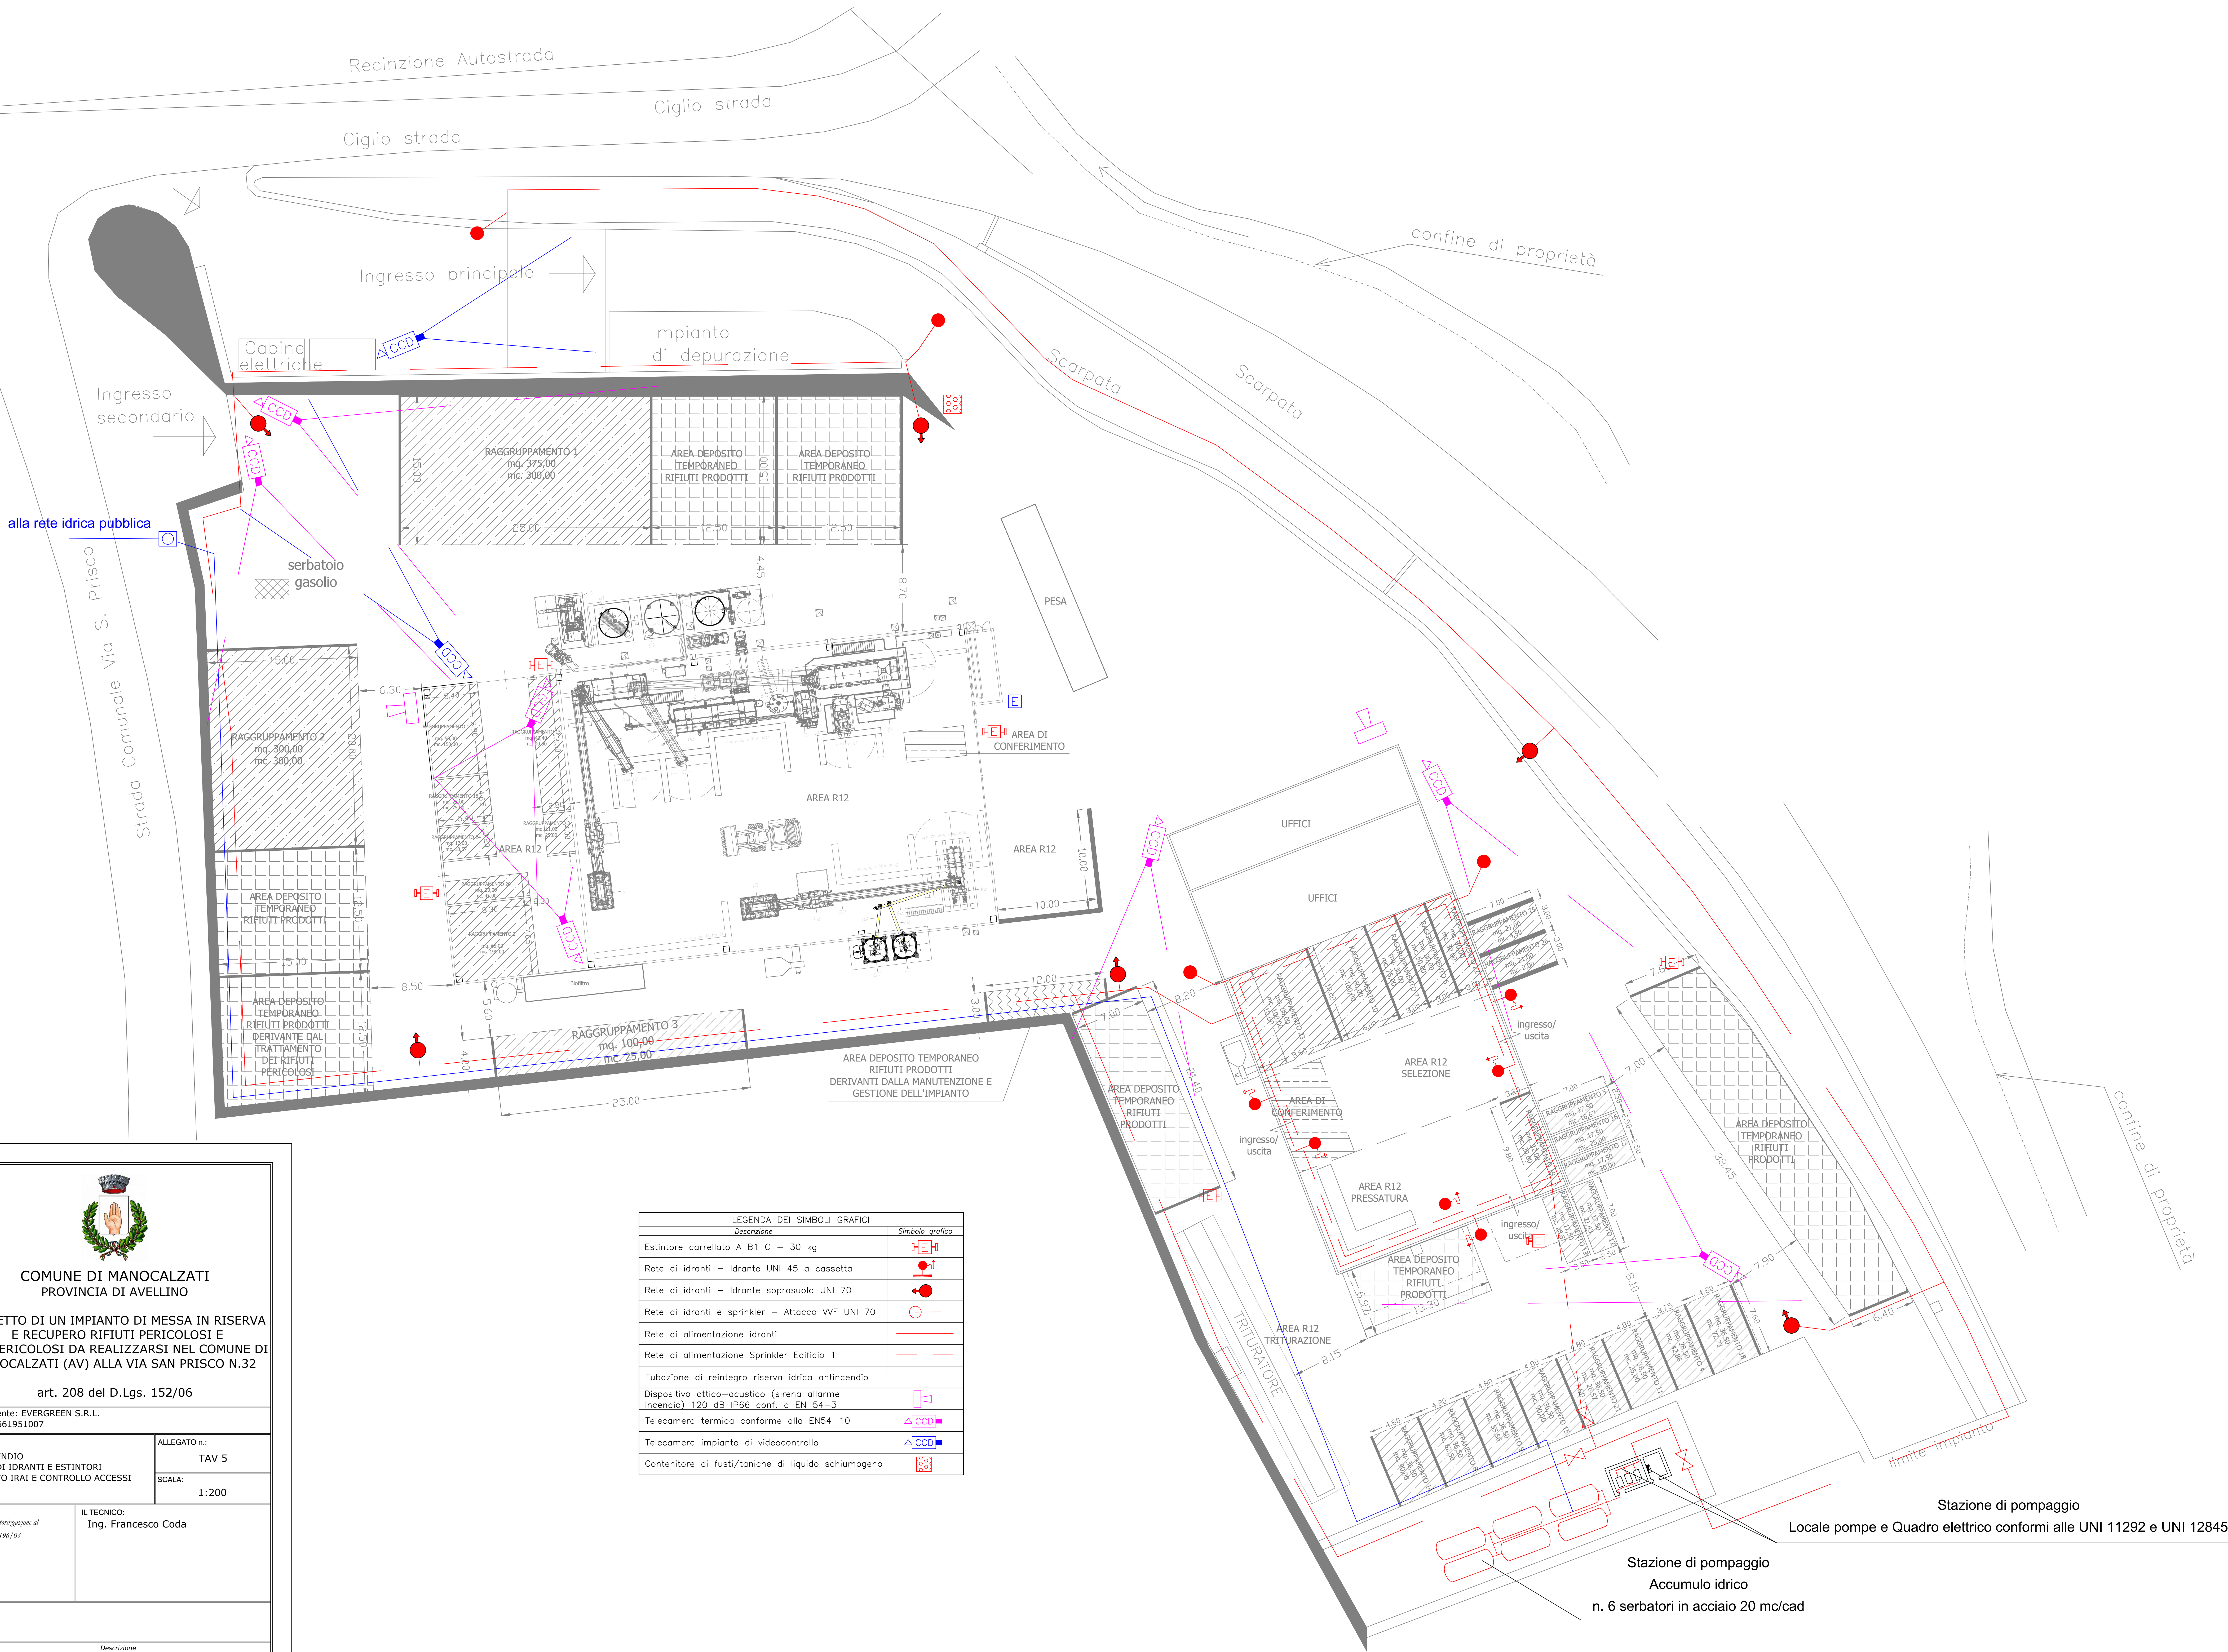

STUDIO TECNICO DI INGEGNERIA
AMBIENTE - INGEGNERIA SICUREZZA
Ing. Francesco Coda
tel. 082 178899 - info@codatec.it - P.IVA 0273980063

COMUNE DI MANOCALZATI
PROVINCIA DI AVELLINO

PROGETTO DI UN IMPIANTO DI MESSA IN RISERVA
E RECUPERO RIFIUTI PERICOLOSI E
NON PERICOLOSI DA REALIZZARSI NEL COMUNE DI
MANOCALZATI (AV) ALLA VIA SAN PRISCO N.32

art. 208 del D.Lgs. 152/06

Committente: EVERGREEN S.R.L.
P.IVA 13661951007

ELABORATO:
PLANIMETRIA ANTINCENDIO
SCHEMA DELLA RETE DI IDRANTI E ESTINTORI
SCHEMA DELL'IMPIANTO IIRAI E CONTROLLO ACCESSI

IL COMMITTENTE:
Per dichiarazioni rese, ricerca e autorizzazione al
trattamento dati personali L. 196/03

IL TECNICO:
Ing. Francesco Coda

VISTO:

Data	Rev.	Descrizione
AGOSTO 2025	0	Emissione

LEGENDA DEI SIMBOLI GRAFICI	
Descrizione	Simbolo grafico
Estintore carrellato A B1 C - 30 kg	
Rete di idranti - Idrante UNI 45 a cassetta	
Rete di idranti - Idrante soprasuolo UNI 70	
Rete di idranti e sprinkler - Attacco VVF UNI 70	
Rete di alimentazione idranti	
Rete di alimentazione Sprinkler Edificio 1	
Tubazione di reintegro riserva idrica antincendio	
Dispositivo ottico-acustico (sirena allarme incendio) 120 dB IP66 conf. a EN 54-3	
Telecamera termica conforme alla EN54-10	
Telecamera impianto di videocontrollo	
Contenitore di fusti/taniche di liquido schiumogeno	