



REGIONE CAMPANIA	E
COPIA	
Protocollo N.0441605/2025 del 09/09/2025	
Firmatario: FRANCESCO CODA	

SERVIZI E PRESTAZIONI DI INGEGNERIA
AMBIENTE, INFRASTRUTTURE E SICUREZZA NEI LUOGHI DI LAVORO

ING. FRANCESCO CODA

Via Fangarielli Zona Industriale - 84121 Salerno
Cell. 333 1706995 e_mail: info@omniaing.it PEC: francesco.coda@ordingsa.it

Nota tecnica di risposta ai punti integrativi di cui al Verbale di CdS del 04/08/2025 ditta EVERGREEN S.R.L.

Il sottoscritto Ing. FRANCESCO CODA nato a SALERNO il 10/11/1981, C.F. CDOFNC81S10H703H, con studio tecnico in VIA FANGARIELLI ZONA INDUSTRIALE del Comune di SALERNO, in qualità di Tecnico Incaricato dalla "EVERGREEN S.R.L.", in ottemperanza alla richiesta di cui all'oggetto,

in virtù dell'integrazione trasmessa, trasmette la presente relazione di sintesi delle integrazioni inviate (ARPAC, ASL e VVF).

ARPAC

Sezione rifiuti

Punto 1

Non sono state rielaborate le tabelle indicanti i quantitativi di rifiuti atteso che la proponente chiede l'autorizzazione con i raggruppamenti così come specificato negli elaborati progettuali agli atti;

Punto 2

Sono state ricollocate in aree confinate i rifiuti a potenziale odorigeno. Nello specifico come si riscontra nella tavola grafica Tav 1 rev 4 (che si riallega a causa di un refuso sui cer indicati nel raggruppamento 1) e nella relativa relazione art. 208 rev2, sono stati posizionati in ambienti confinati i rifiuti a rischio odorigeno. Nello specifico tutti all'interno della porzione di capannone lato SUD, il quale è stato dotato di impianto di aspirazione e trattamento aria mediante mantenimento di depressione con sistema di trattamento a mezzo biofiltro per l'abbattimento degli odori. Per il solo CER 200301, che si specifica essere unicamente rifiuto derivante da "200301 Rifiuti urbani



non differenziati, limitatamente alla frazione inerte dei rifiuti abbandonati provenienti da attività di costruzione e demolizione" (e pertanto non potenzialmente odorigeno) lo stesso è stato posizionato nel capannone lato EST, sempre in ambiente confinato.

Punto 3

Al fine di garantire che le acque percolatiche e quelle provenienti dagli interni dei capannoni fossero raccolte in maniera separata dalle acque meteoriche, si è prevista una rete separata di raccolta acque convogliate alla Vasca V04 indicata in relazione art. 124 e nella tavola 2 rev 3, dove saranno sottoposte al processo depurativo prima del riutilizzo o dello scarico, laddove a valle indagini indicate nell'alaborato art. 124, non fosse possibile procedere al loro trattamento, le stesse saranno espurgate e conferite a impianto all'uopo autorizzato. Si evidenzia che nella relazione art. 124, viene indicata la vasca V09 come vasca di accumulo per il riutilizzo, il nome esatto di tale vasca è la V08.

Sezione emissioni in atmosfera

Punto 1

In merito ai rifiuti a potenziale impatto odorigeno si è proceduto a ricollocare gli stessi in aree confinate. Nello specifico come si riscontra nella tavola grafica Tav 1 rev 4 (che si riallega a causa di un refuso sui cer indicati nel raggruppamento 1) e nella relativa relazione art. 208 rev2, sono stati posizionati in ambienti confinati i rifiuti a rischio odorigeno. Nello specifico tutti all'interno della porzione di capannone lato SUD, il quale è stato dotato di impianto di aspirazione e trattamento aria mediante mantenimento di depressione con sistema di trattamento a mezzo biofiltro per l'abbattimento degli odori. Per il solo CER 200301, che si specifica essere unicamente rifiuto derivante da *"200301 Rifiuti urbani non differenziati, limitatamente alla frazione inerte dei rifiuti abbandonati provenienti da attività di costruzione e demolizione"* (e pertanto non potenzialmente odorigeno) lo stesso è stato posizionato nel capannone lato EST, sempre in ambiente confinato.



Sezione scarichi idrici

Punto 1

Al fine di garantire che le acque percolatiche e quelle provenienti dagli interni dei capannoni fossero raccolte in maniera separata dalle acque meteoriche, si è prevista una rete separata di raccolta acque convogliate alla Vasca V04 indicata in relazione art. 124 e nella tavola 2 rev 3, dove saranno sottoposte al processo depurativo prima del riutilizzo o dello scarico, laddove a valle indagini indicate nell'alaborato art. 124, non fosse possibile procedere al loro trattamento, le stesse saranno espurgate e conferite a impianto all'uopo autorizzato. Si evidenzia che nella relazione art. 124, viene indicata la vasca V09 come vasca di accumulo per il riutilizzo, il nome esatto di tale vasca è la V08.

A tal fine, nella relazione art. 124 è stato esplicitato il sistema di trattamento e sono stati forniti i calcoli per la valutazione dell'efficacia del sistema depurativo.


ASL

In merito alla richiesta di integrazione, si allega alla documentazione la ricevuta del versamento e la relazione sul piano di derattizzazione, disinfestazione e demuscazione.

VVF

In merito al parere e alle prescrizioni ivi contenute, la società provvederà a ottemperare anche a quanto riportato a valle ed in considerazione dell'aggiornamento della planimetria allegata all'integrazione trasmessa.

Il tecnico

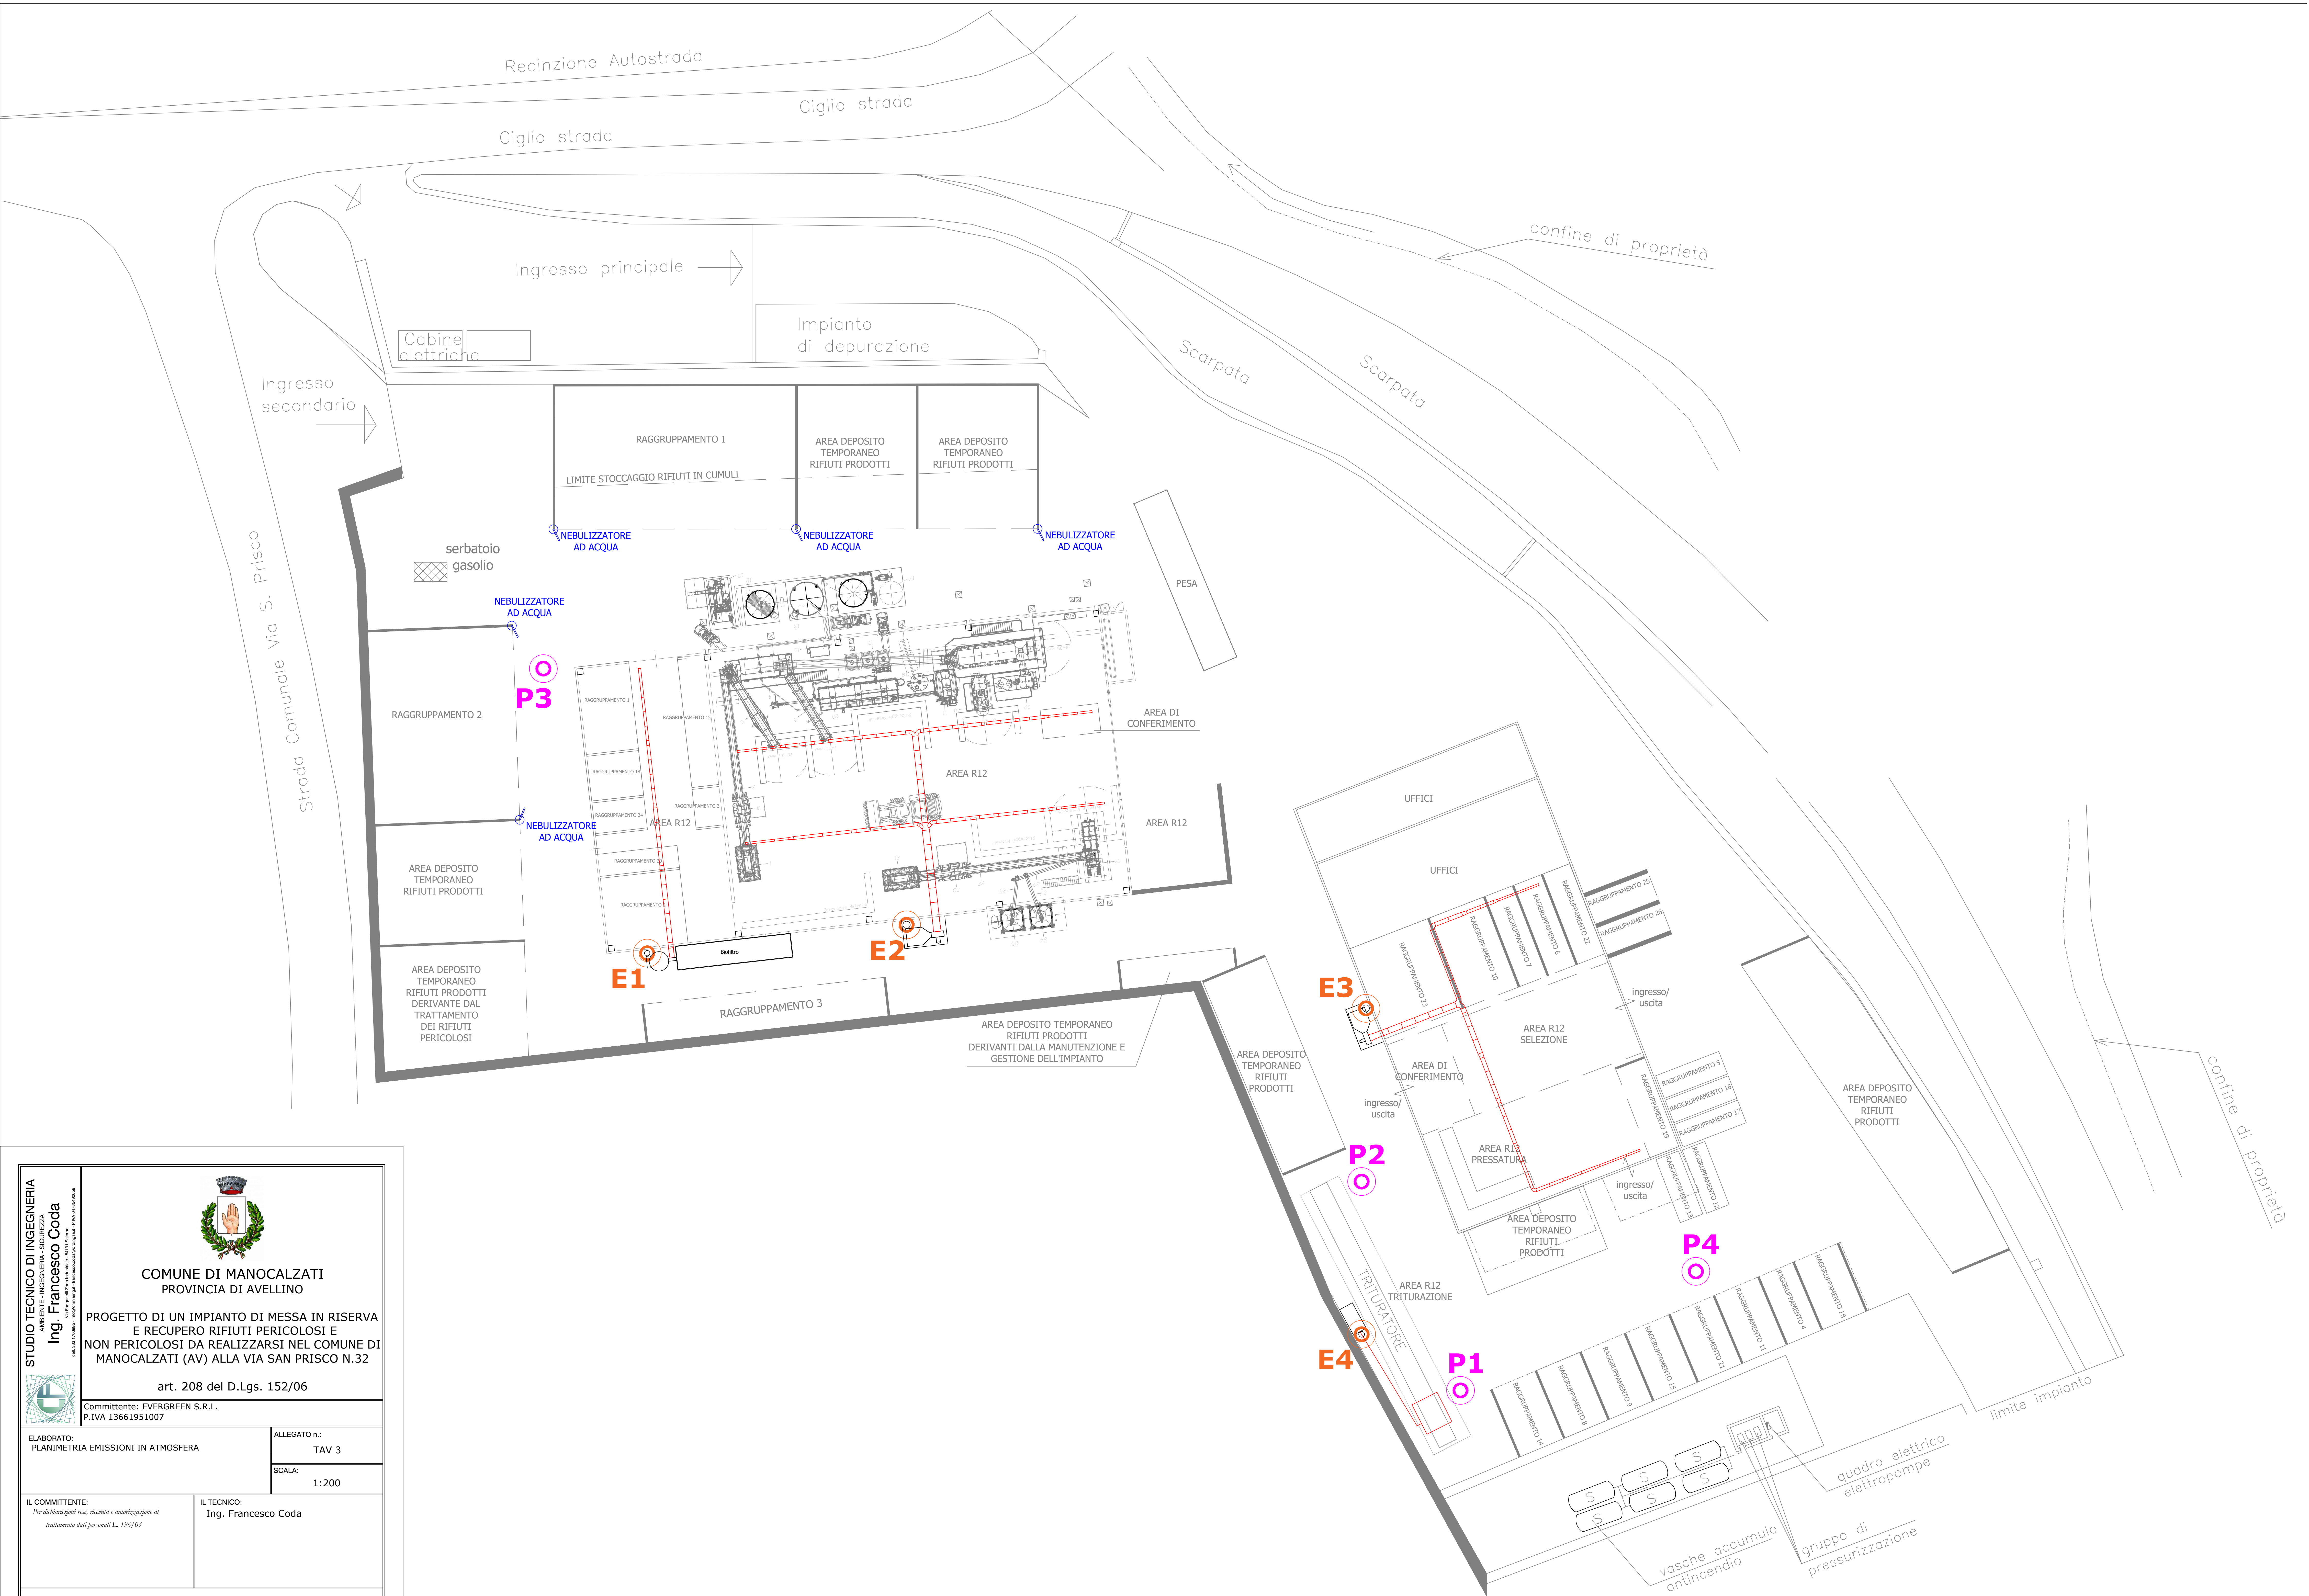

STUDIO TECNICO DI INGEGNERIA
AMBIENTE - INGEGNERIA SICUREZZA
Ing. Francesco Coda
tel. 081 710899 - info@stetec.it - www.stetec.it - P.IVA 13661951007


COMUNE DI MANOCALZATI
PROVINCIA DI AVELLINO

PROGETTO DI UN IMPIANTO DI MESSA IN RISERVA
E RECUPERO RIFIUTI PERICOLOSI E
NON PERICOLOSI DA REALIZZARSI NEL COMUNE DI
MANOCALZATI (AV) ALLA VIA SAN PRISCO N.32

art. 208 del D.Lgs. 152/06

Committente: EVERGREEN S.R.L.
P.IVA 13661951007

ELABORATO:
PLANIMETRIA EMISSIONI IN ATMOSFERA


ALLEGATO n.:
TAV 3

IL COMMITTENTE:
Per dichiarazioni rese, ricerca e autorizzazione al
trattamento dati personali L. 196/03


IL TECNICO:
Ing. Francesco Coda

VISTO:

Data	Rev.	Descrizione
MARZO 2025	0	Emissione
APRILE 2025	1	Revisione
LUGLIO 2025	2	Revisione
AGOSTO 2025	3	Revisione

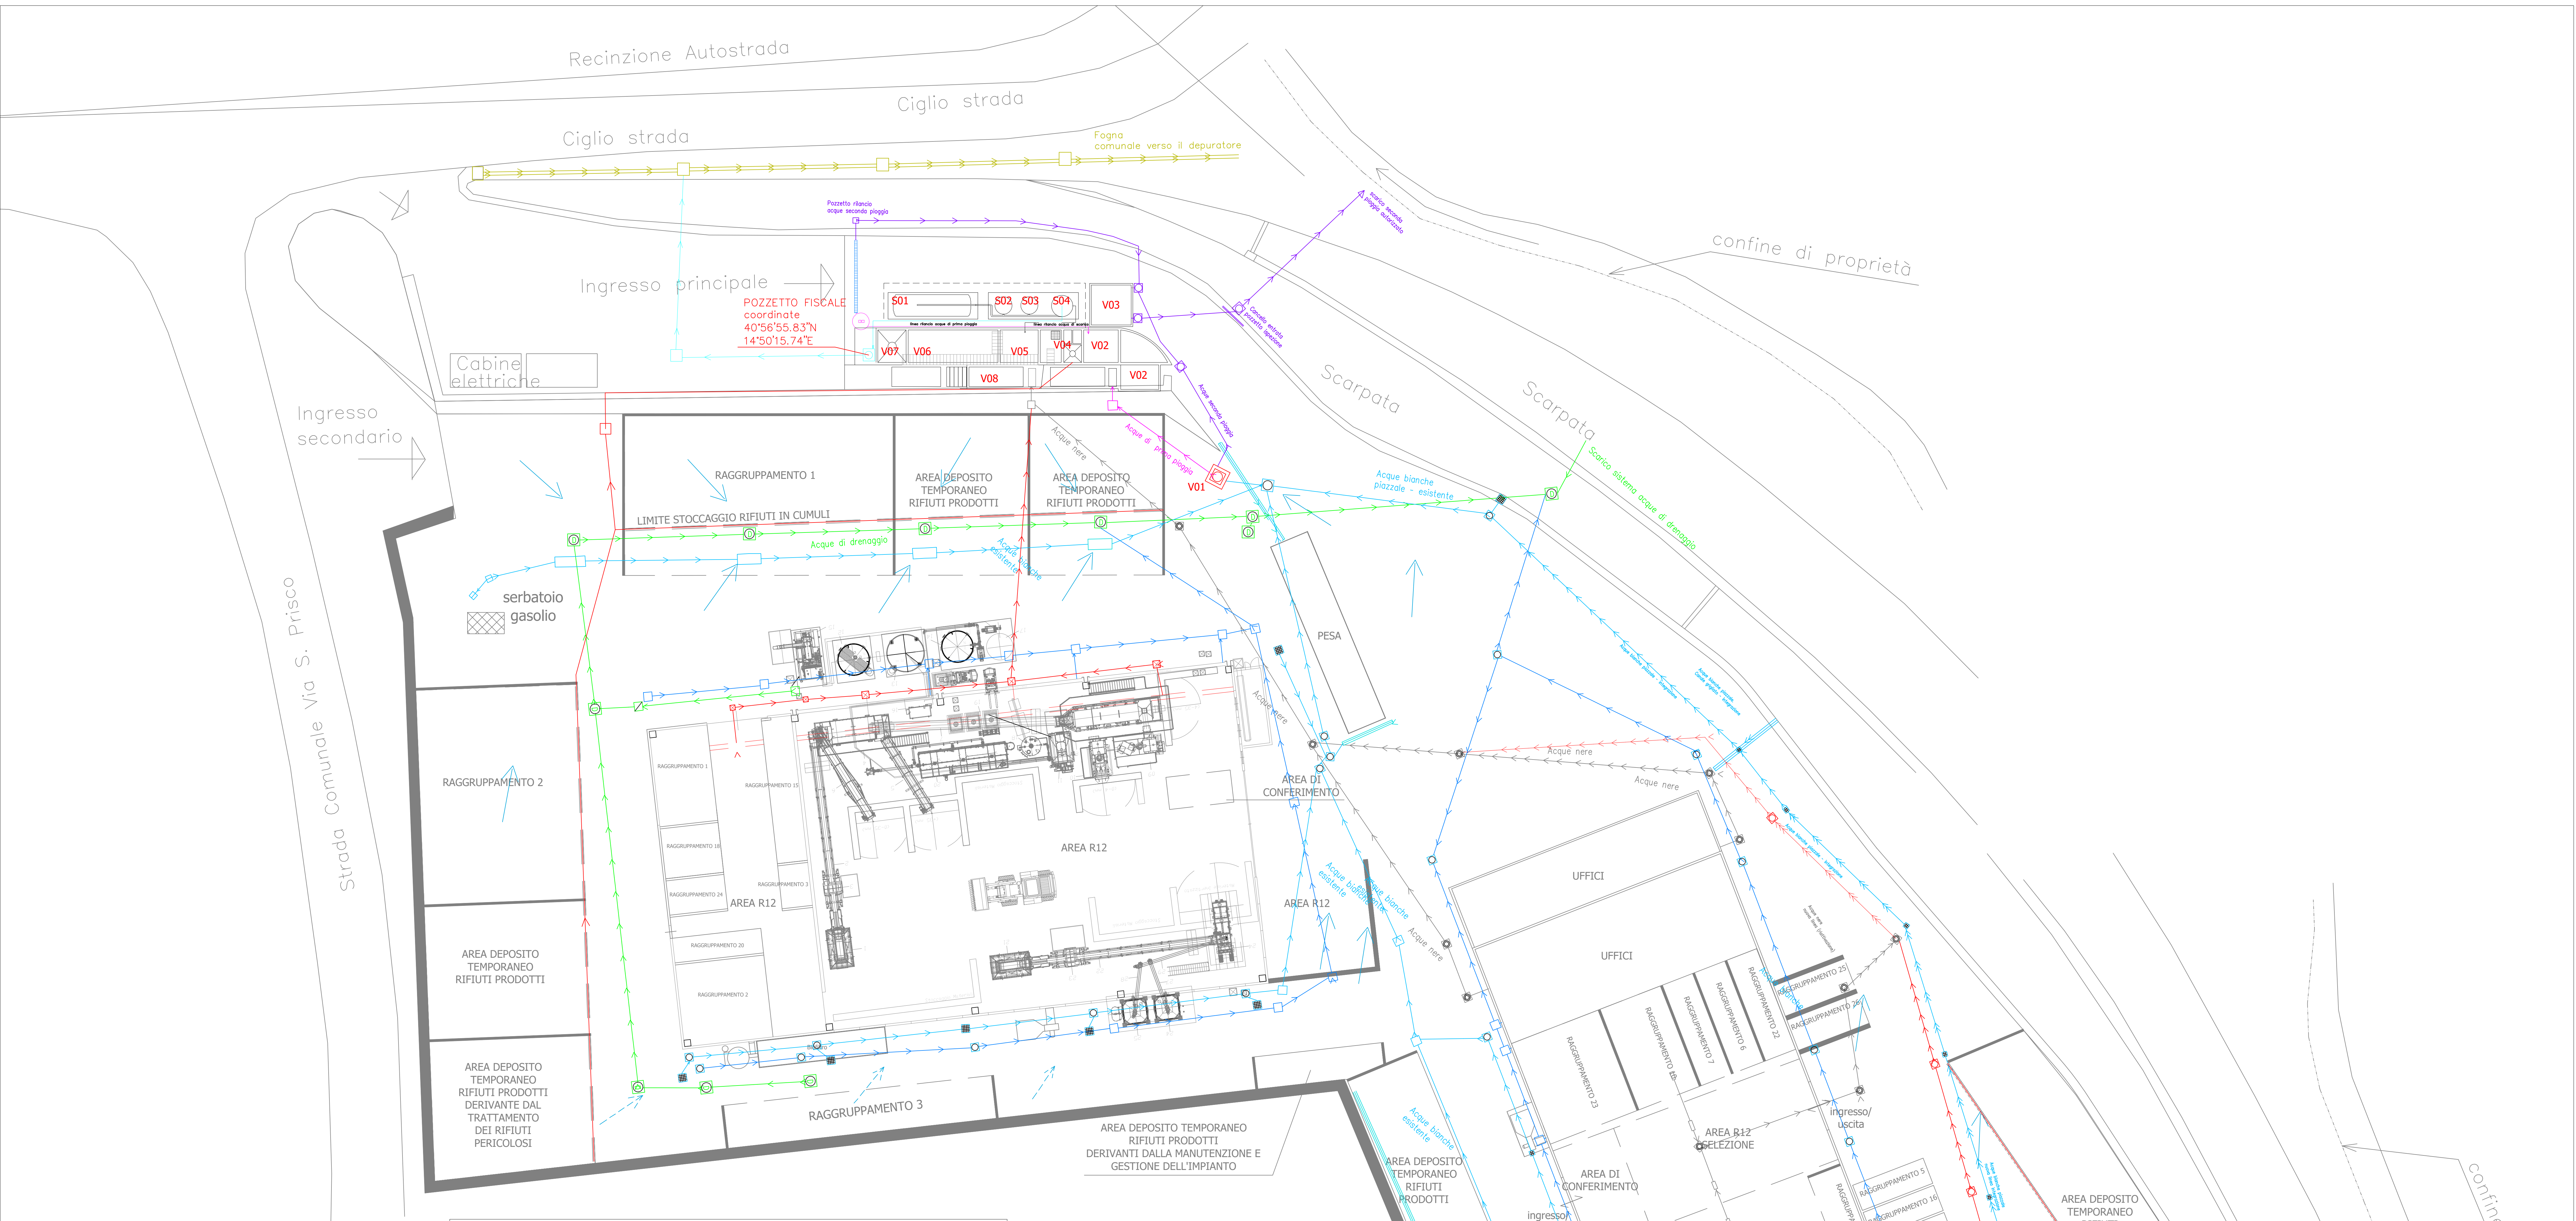


PARTICOLARE PIANTA E SEZIONI IMPIANTO
CHIMICO-FISICO E BIOLOGICO

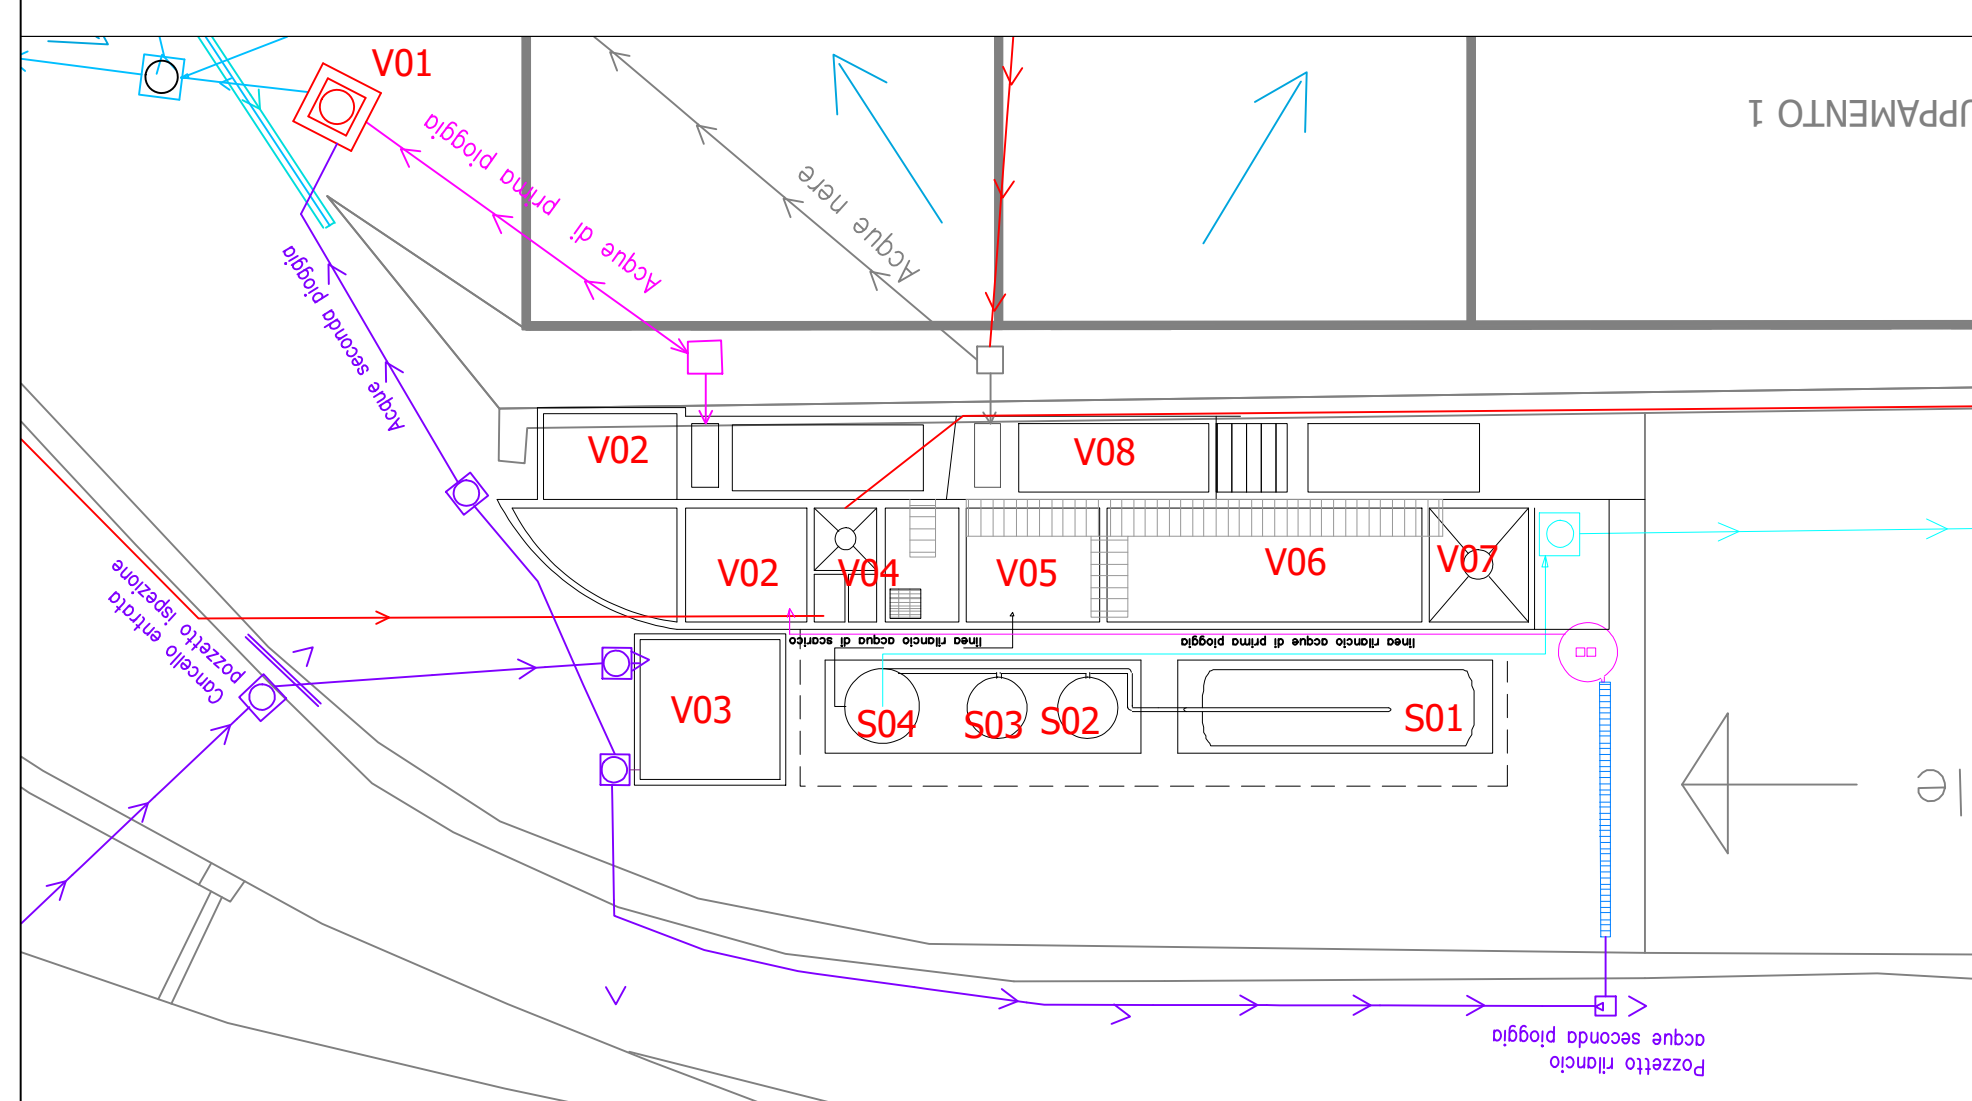


Pianta e Sezioni

Sezione A-A'

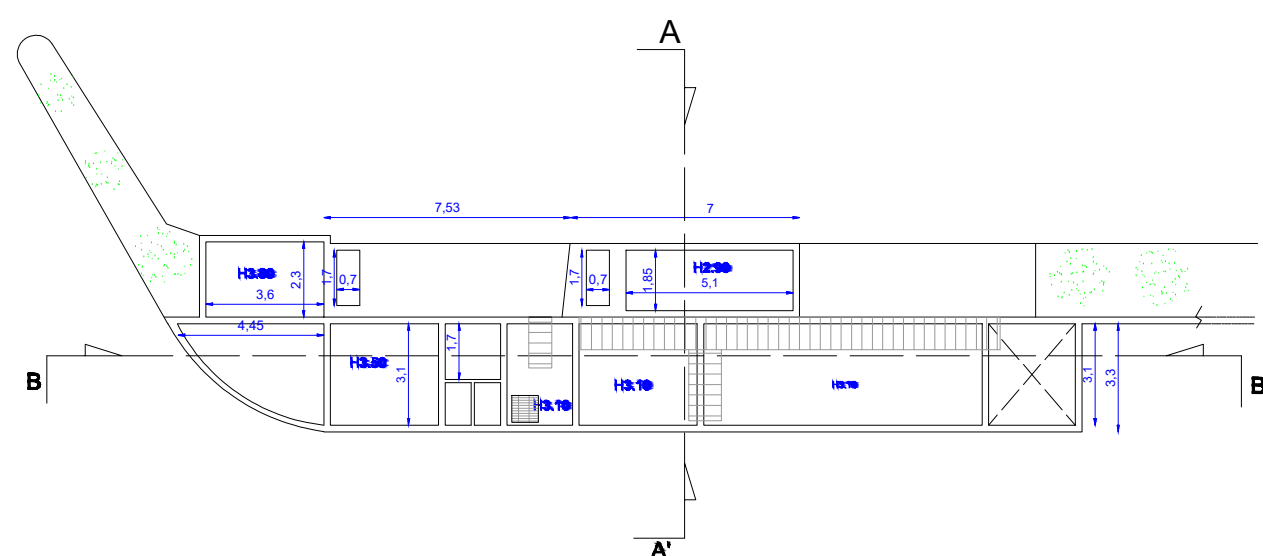

Sezione B-B'

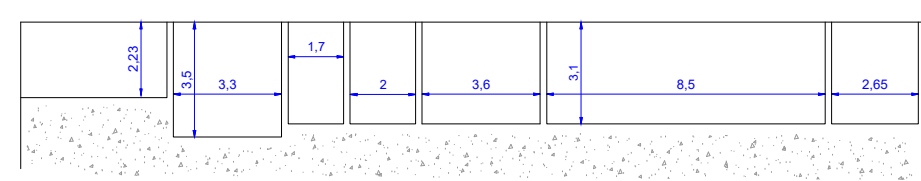

LEGENDA

- Acque percolatiche dai stoccaggi e interno tettoia
- Acque di lavaggio a ciclo chiuso
- Acque tetto
- Acque servizi igienici
- Acque di drenaggio
- Acque di prima pioggia
- Acque di seconda pioggia
- Acque depurate
- Pozzetti di ispezione
- Griglie di raccolta
- Pozzetti Drenaggio
- Pozzetti linee dismesse
- Ripartitore acque prima pioggia e seconda pioggia
- Direzione flusso acque piazzale

Legenda Imp. Depurazione:
V01 - vasca scolmatore per separazione acque di prima da seconda pioggia;
V02 - Vasche di accumulo acque di prima pioggia;
V03 - Vasca di trattamento acque di seconda pioggia;
V04 - Vasca di accumulo acque percolatiche;
V05, V06 e V07 - Stazione di trattamento Biologico;
V08 - Vasca di accumulo acque per riutilizzo;
S01, S02, S03 ed S04 - Stazione di filtrazione, stazione di filtrazione costituita da un serbatoio di accumulo e da due filtri a carboni attivi con sistema di controllo lavaggio serbatoio di accumulo finale con sistema di clorazione con controllo automatico del cloro e sistema di controllo della torbidità

STUDIO TECNICO DI INGEGNERIA
AMBIENTE - INGEGNERIA SICUREZZA
Ing. Francesco Coda
tel. 082 770099 - info@stetec.it - francesco.coda@stetec.it - P.IVA 13661951007

COMUNE DI MANOCALZATI
PROVINCIA DI AVELLINO

PROGETTO DI UN IMPIANTO DI MESSA IN RISERVA
E RECUPERO RIFIUTI PERICOLOSI E
NON PERICOLOSI DA REALIZZARSI NEL COMUNE DI
MANOCALZATI (AV) ALLA VIA SAN PRISCO N.32

art. 208 del D.Lgs. 152/06

Committente: EVERGREEN S.R.L.
P.IVA 13661951007


ELABORATO:
PLANIMETRIA CICLO IDRICO

IL COMMITTENTE:
Per dichiarazioni rese, ricerca e autorizzazione al
trattamento dati personali L. 196/03

IL TECNICO:
Ing. Francesco Coda

VISTO:

Data	Rev.	Emisione	Descrizione
MARZO 2025	0	Emisione	
APRILE 2025	1	Revisione	
LUGLIO 2025	2	Revisione	
AGOSTO 2025	3	Revisione	

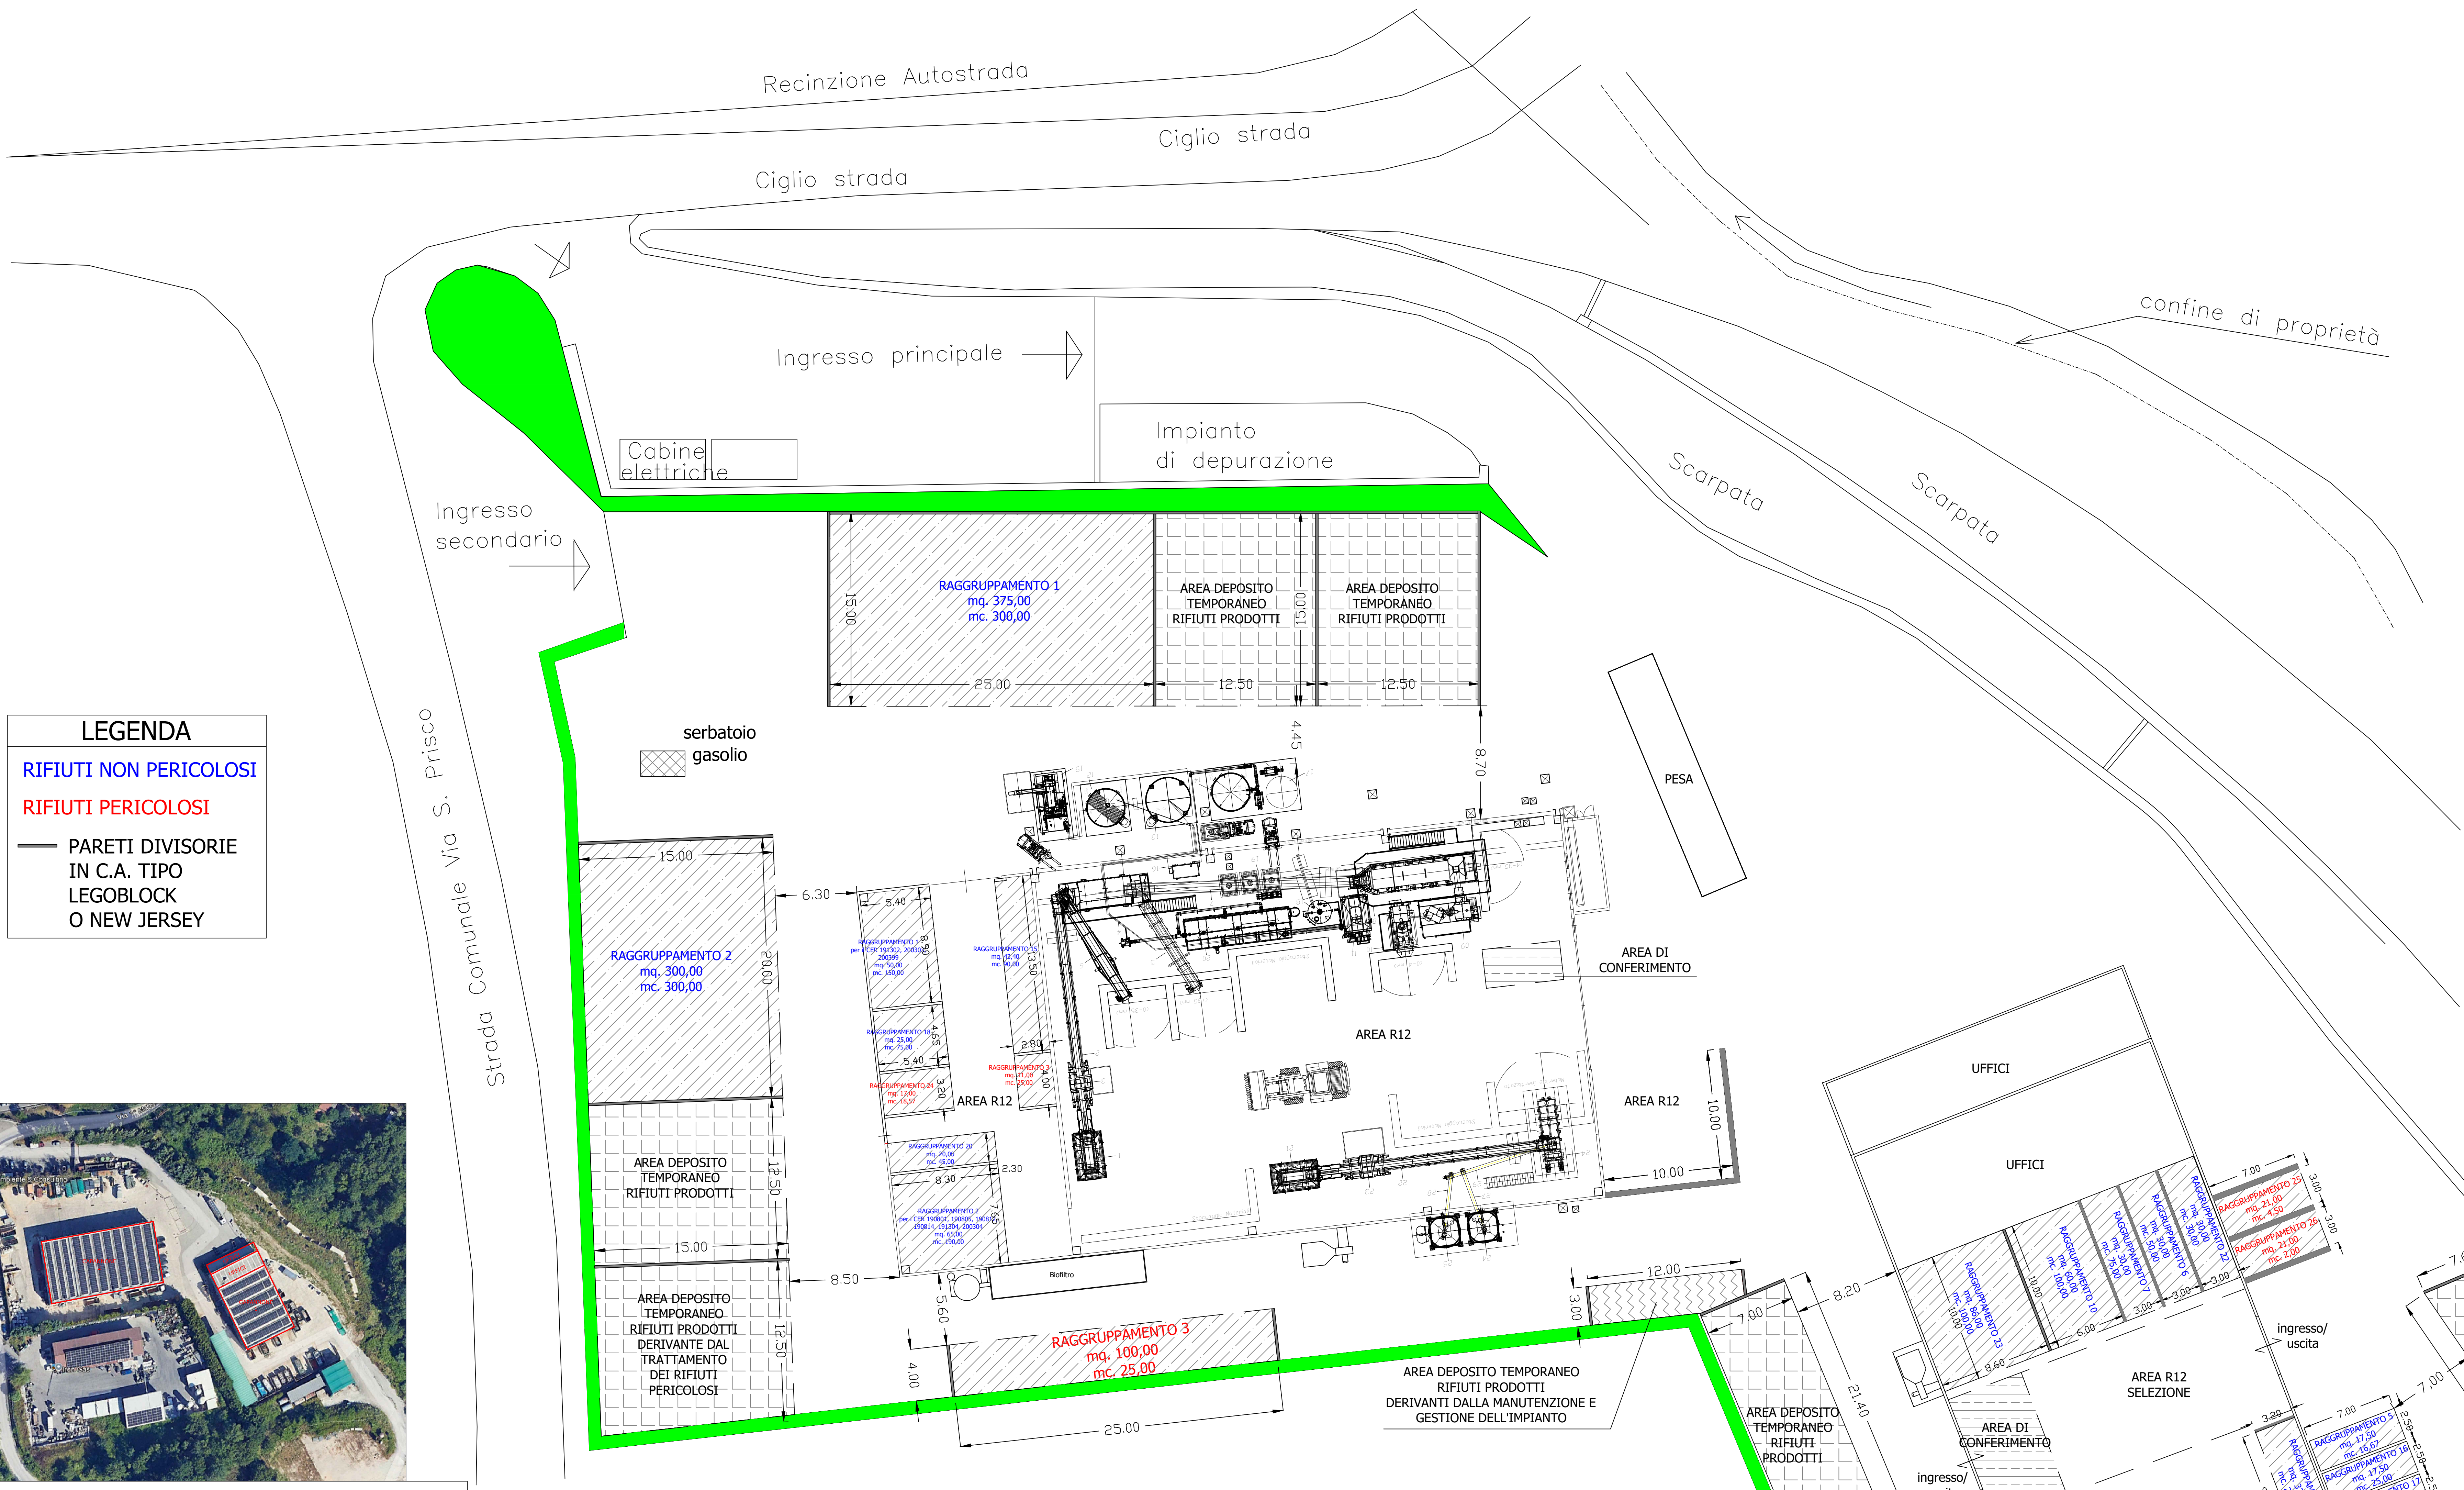

LEGENDA


RIFIUTI NON PERICOLOSI

RIFIUTI PERICOLOSI

— PARETI DIVISORIE IN C.A. TIPO LEGOBLOCK O NEW JERSEY

LEGENDA TIPOLOGIE E CER	
Raggruppamento 1 170504; 170508; 170904; 190112; 191209; 191302; 191301; 200303; 200399	Raggruppamento 14 160304
Raggruppamento 2 010507; 060503; 170506; 190206; 190801; 190802; 190805; 190812; 190814; 191304; 200304; 200306	Raggruppamento 15 160306
Raggruppamento 3 010506*; 170503*; 170505*; 170507*; 170903*; 191301*; 191303*	Raggruppamento 16 170302
Raggruppamento 4 040221; 040222	Raggruppamento 17 170604
Raggruppamento 5 080112	Raggruppamento 18 191212
Raggruppamento 6 150101; 200101	Raggruppamento 19 200136
Raggruppamento 7 150102; 170203; 200139	Raggruppamento 20 200201
Raggruppamento 8 150103; 170201; 200138	Raggruppamento 21 200203
Raggruppamento 9 150104; 170405; 170407; 200140	Raggruppamento 22 200301
Raggruppamento 10 150106	Raggruppamento 23 200307
Raggruppamento 11 150107; 170202; 200102	Raggruppamento 24 080111*; 150110*; 150202*; 160303*; 160305*; 170204*; 170301*; 170603*
Raggruppamento 12 150203	Raggruppamento 25 160210*; 160601*; 200121*; 200135*
Raggruppamento 13 160103	Raggruppamento 26 180103*; 200132*

LEGENDA TIPOLOGIE E CER	
depositabili solo in ambiente confinato	Raggruppamento 18 191212
Raggruppamento 1 191302; 200303; 200399	Raggruppamento 20 200201
Raggruppamento 2 190801; 190805; 190812; 190814; 191304; 200304;	Raggruppamento 22 200301
Raggruppamento 3 191301*; 191303*	Raggruppamento 24 080111*; 150110*; 150202*; 160303*; 160305*; 170204*; 170301*; 170603*
Raggruppamento 15 160306	

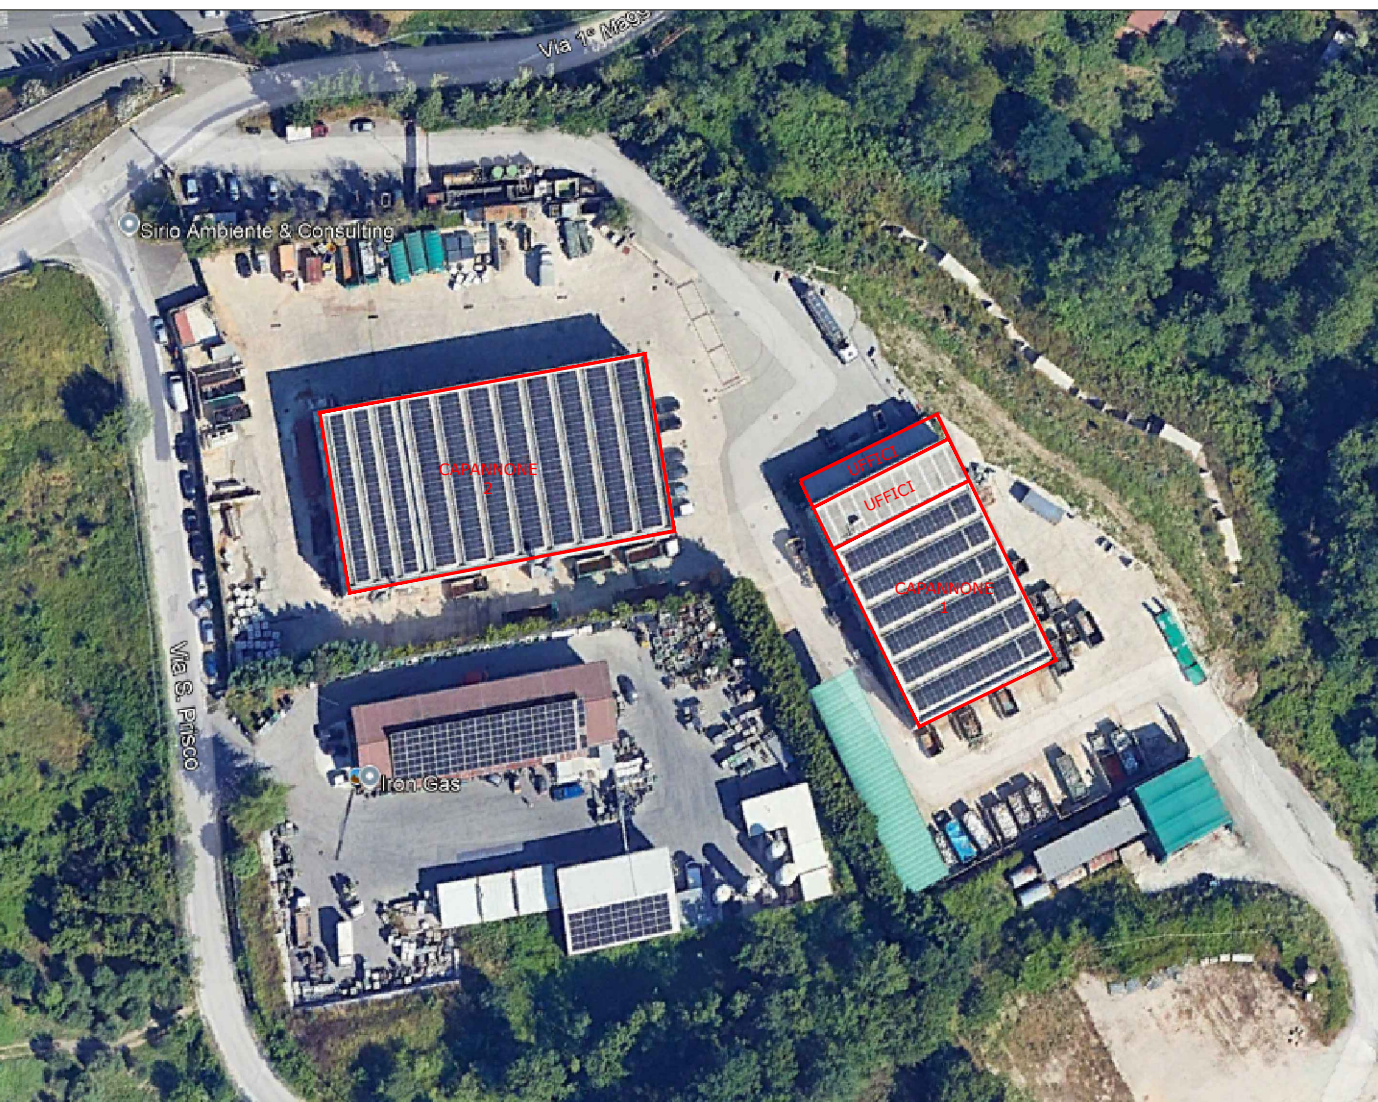

STUDIO TECNICO DI INGEGNERIA
AMBIENTE - INGEGNERIA - SICUREZZA
Ing. Francesco Coda
Via Nazionale 100 - 00187 Roma (RM)
Tel. 06/49811111 - 06/49811112 - 06/49811113
Cod. Fiscale 0123456789

COMUNE DI MANOCALZATI
PROVINCIA DI AVELLINO

PROGETTO DI UN IMPIANTO DI MESSA IN RISERVA E RECUPERO RIFIUTI PERICOLOSI E NON PERICOLOSI DA REALIZZARSI NEL COMUNE DI MANOCALZATI (AV) ALLA VIA SAN PRISCO N.32

art. 208 del D.Lgs. 152/06

Committente: EVERGREEN S.R.L.
P.IVA 13661951007

ELABORATO:
PLANIMETRIA LAY OUT IMPIANTO

ALLEGATO n.:
TAV 1

SCALA:
1:200

IL COMMITTENTE:
Per dichiarazioni rice, ricevuta e autorizzazione al trattamento dati personali L. 196/03


IL TECNICO:
Ing. Francesco Coda


VISTO:

Data	Rev.	Descrizione
MARZO 2025	0	Emissione
APRILE 2025	1	Revisione
LUGLIO 2025	2	Revisione
LUGLIO 2025	3	Revisione
AGOSTO 2025	4	Revisione



TRITURATORE

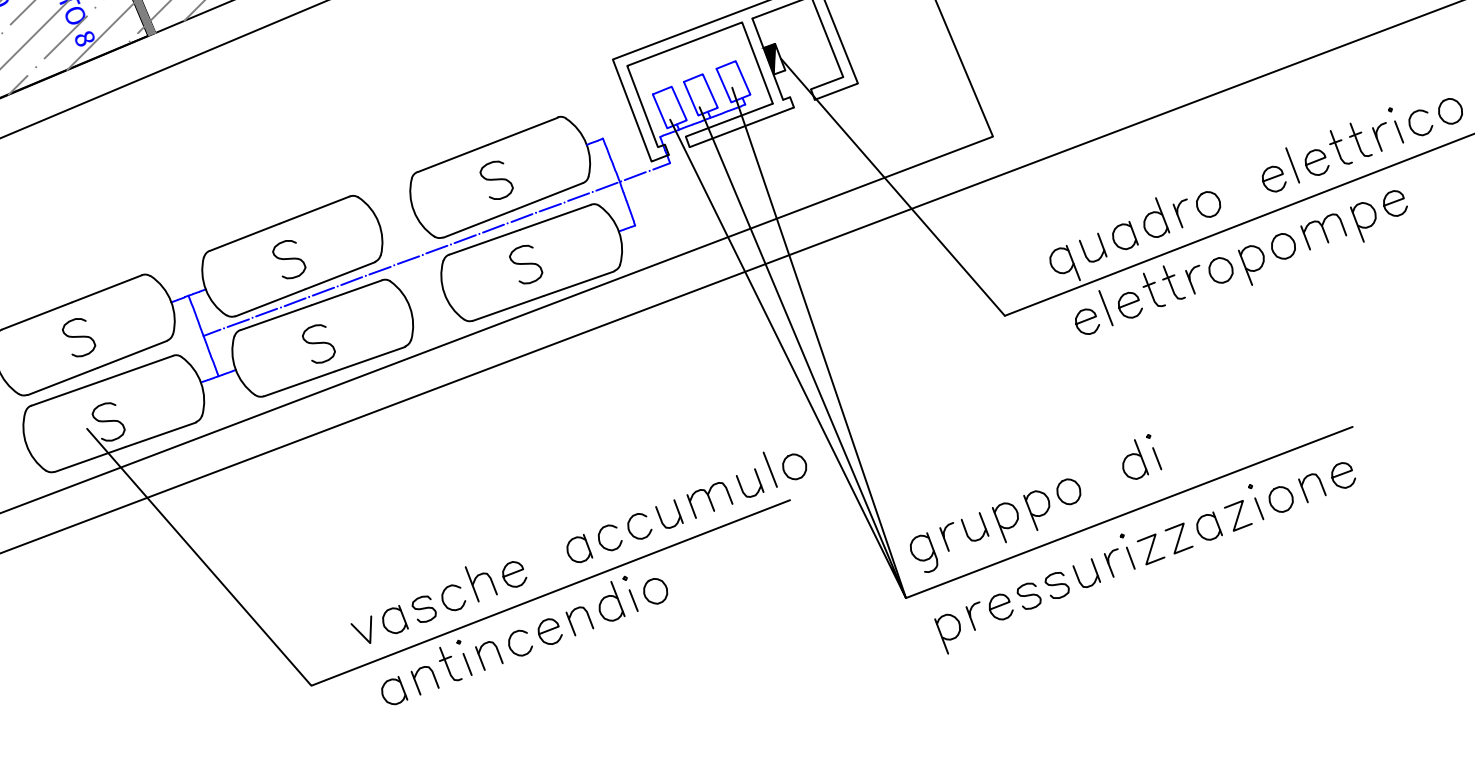

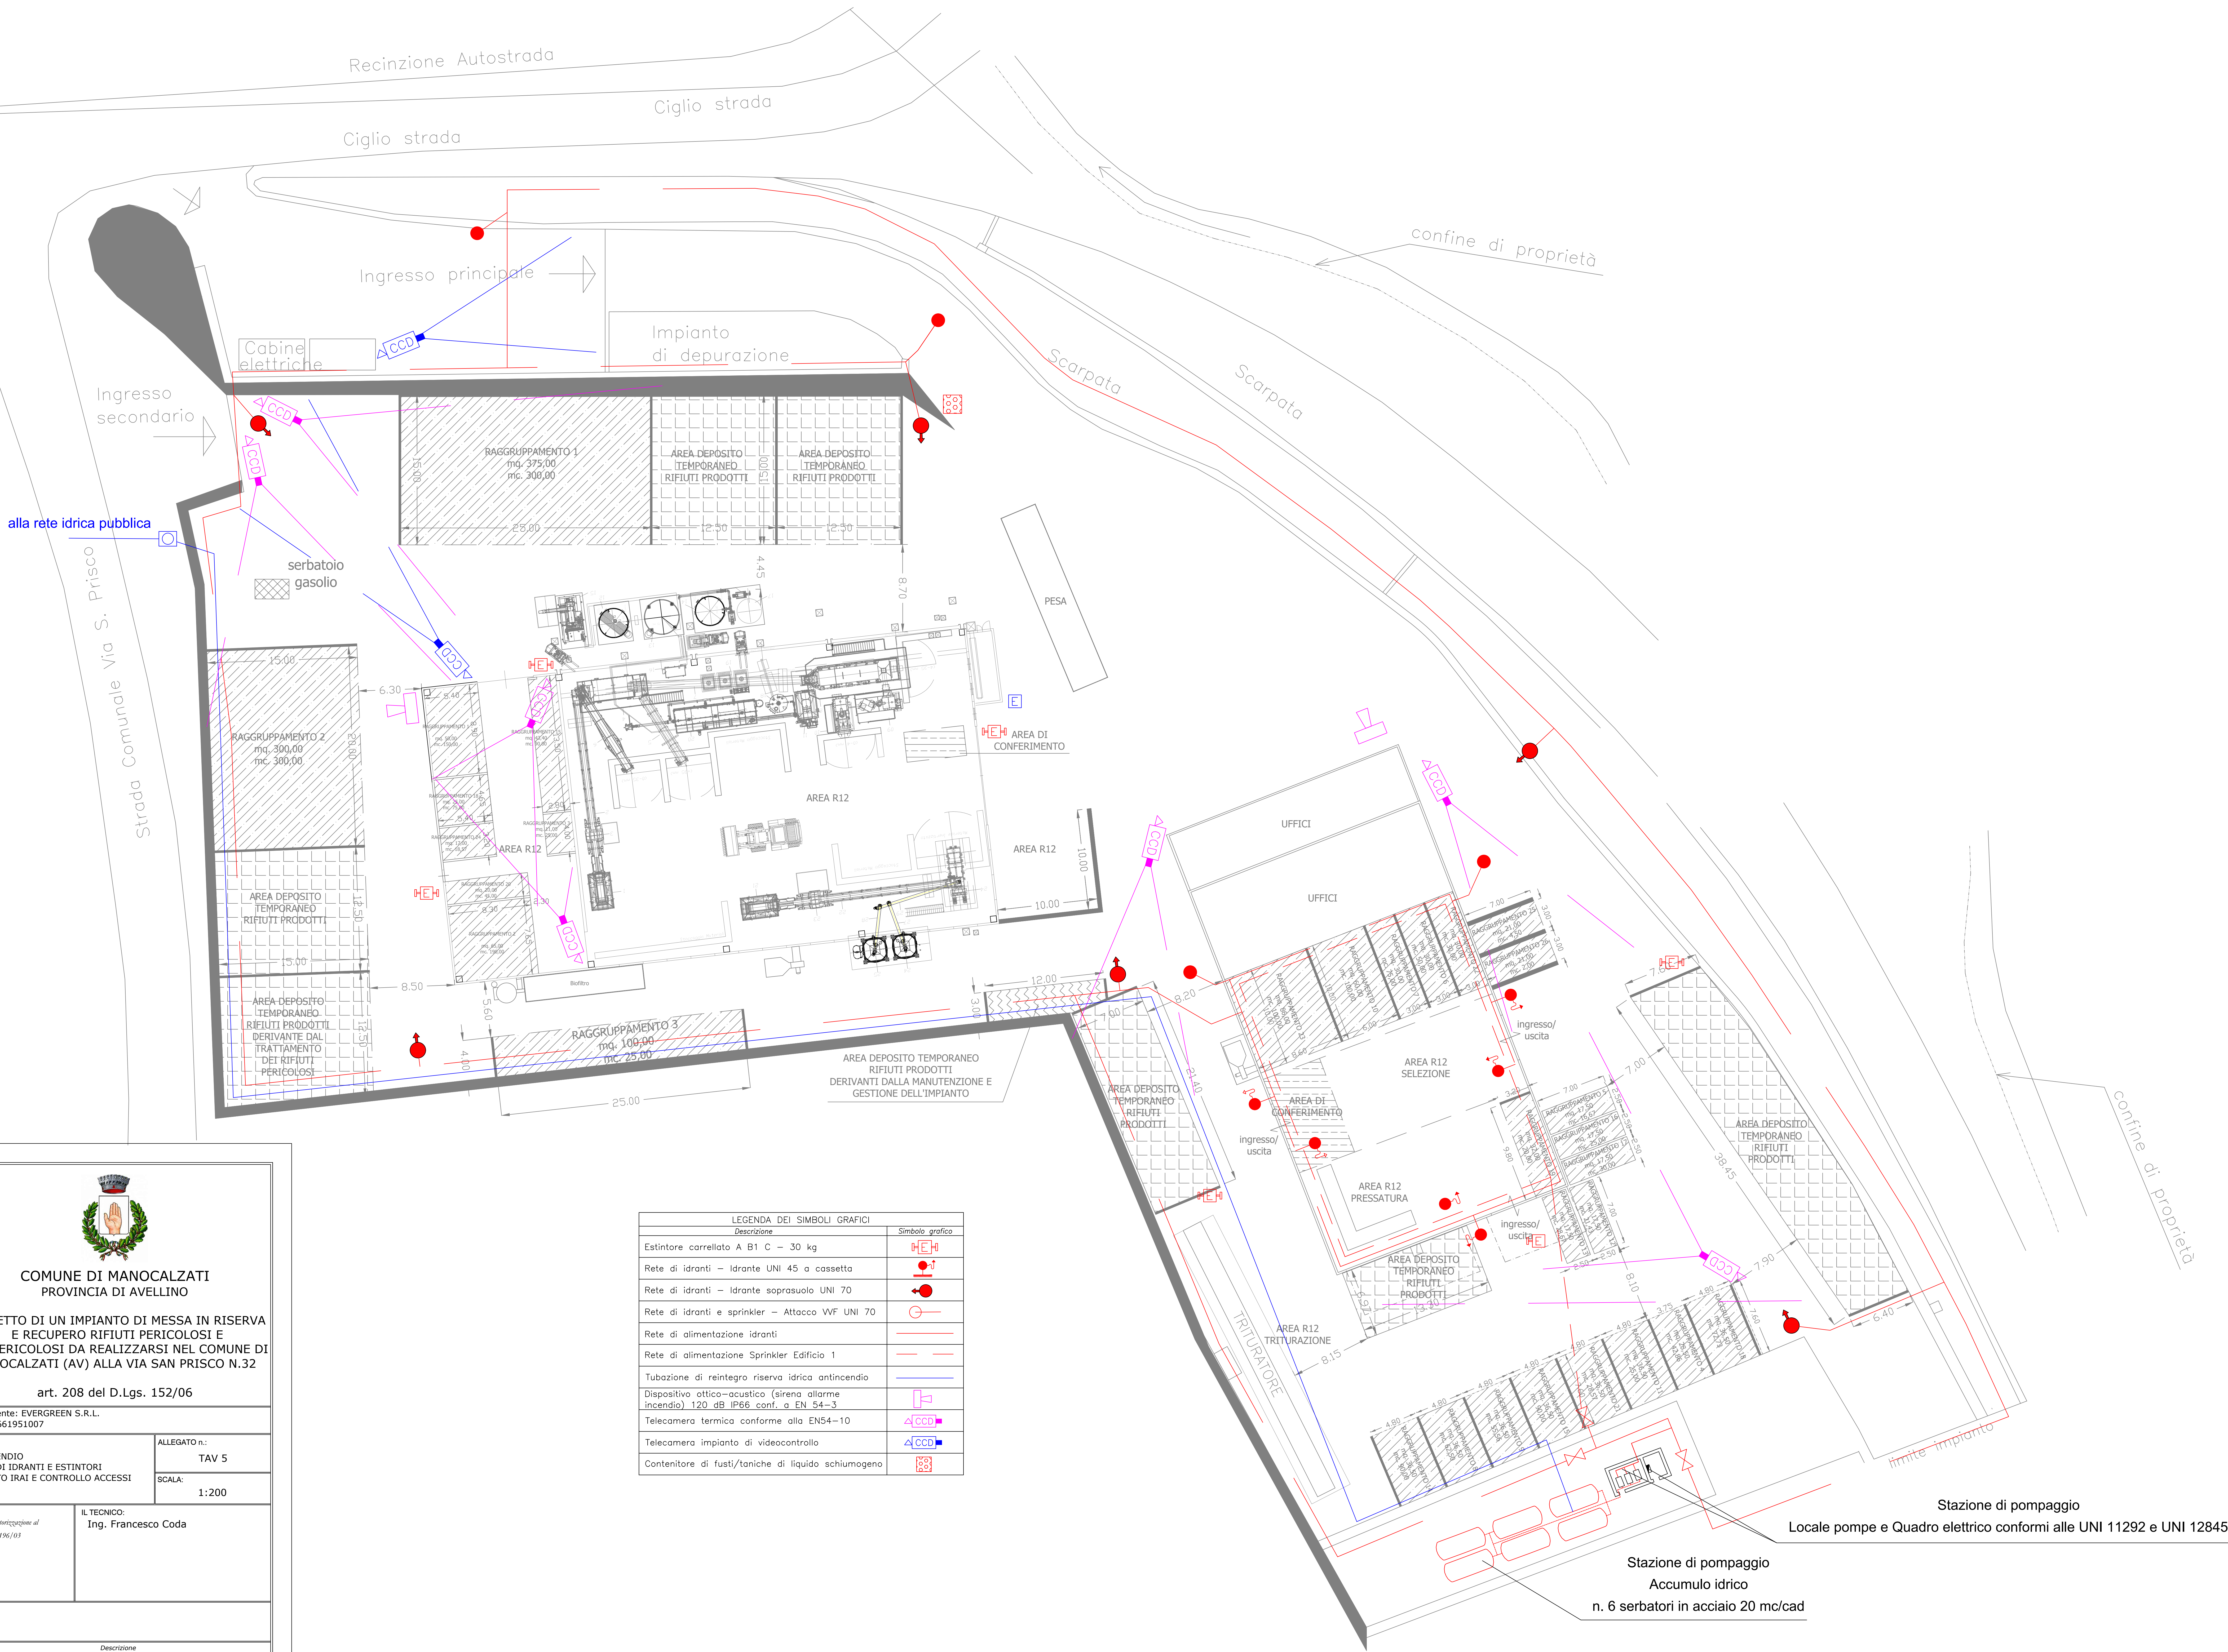

STUDIO TECNICO DI INGEGNERIA
AMBIENTE - INGEGNERIA SICUREZZA
Ing. Francesco Coda
tel. 082 13661951007 - info@evergreen.it - P. IVA 13661951007

COMUNE DI MANOCALZATI
PROVINCIA DI AVELLINO

PROGETTO DI UN IMPIANTO DI MESSA IN RISERVA
E RECUPERO RIFIUTI PERICOLOSI E
NON PERICOLOSI DA REALIZZARSI NEL COMUNE DI
MANOCALZATI (AV) ALLA VIA SAN PRISCO N.32

art. 208 del D.Lgs. 152/06

Committente: EVERGREEN S.R.L.
P.IVA 13661951007

ELABORATO:
PLANIMETRIA ANTINCENDIO
SCHEMA DELLA RETE DI IDRANTI E ESTINTORI
SCHEMA DELL'IMPIANTO IRAI E CONTROLLO ACCESSI

ALLEGATO n.:
TAV 5
SCALA:
1:200

IL COMMITTENTE:
Per dichiarazioni rese, ricerca e autorizzazione al
trattamento dati personali L. 196/03

IL TECNICO:
Ing. Francesco Coda

VISTO:

Data	Rev.	Descrizione
AGOSTO 2025	0	Emissione