

COMUNE DI S. ANTONIO ABATE  
Provincia di Napoli

**Autorizzazione Integrata Ambientale**  
ai sensi del D. Lgs. n.152/2006


**La Rosina srl**  
Industria Conserve Alimentari  
Via Scafati, 223  
80057 - Sant'Antonio Abate (NA)

COMMITTENTE: Russo Carmine

Planimetria generale del complesso

SCALA: scala 1:300  
Tavola S  
DATA: 25.01.2024

Il Tecnico  
arch. Eugenia D'AMBROSIO  
Ordine degli A.P.P.C. di Napoli e provincia n.10009

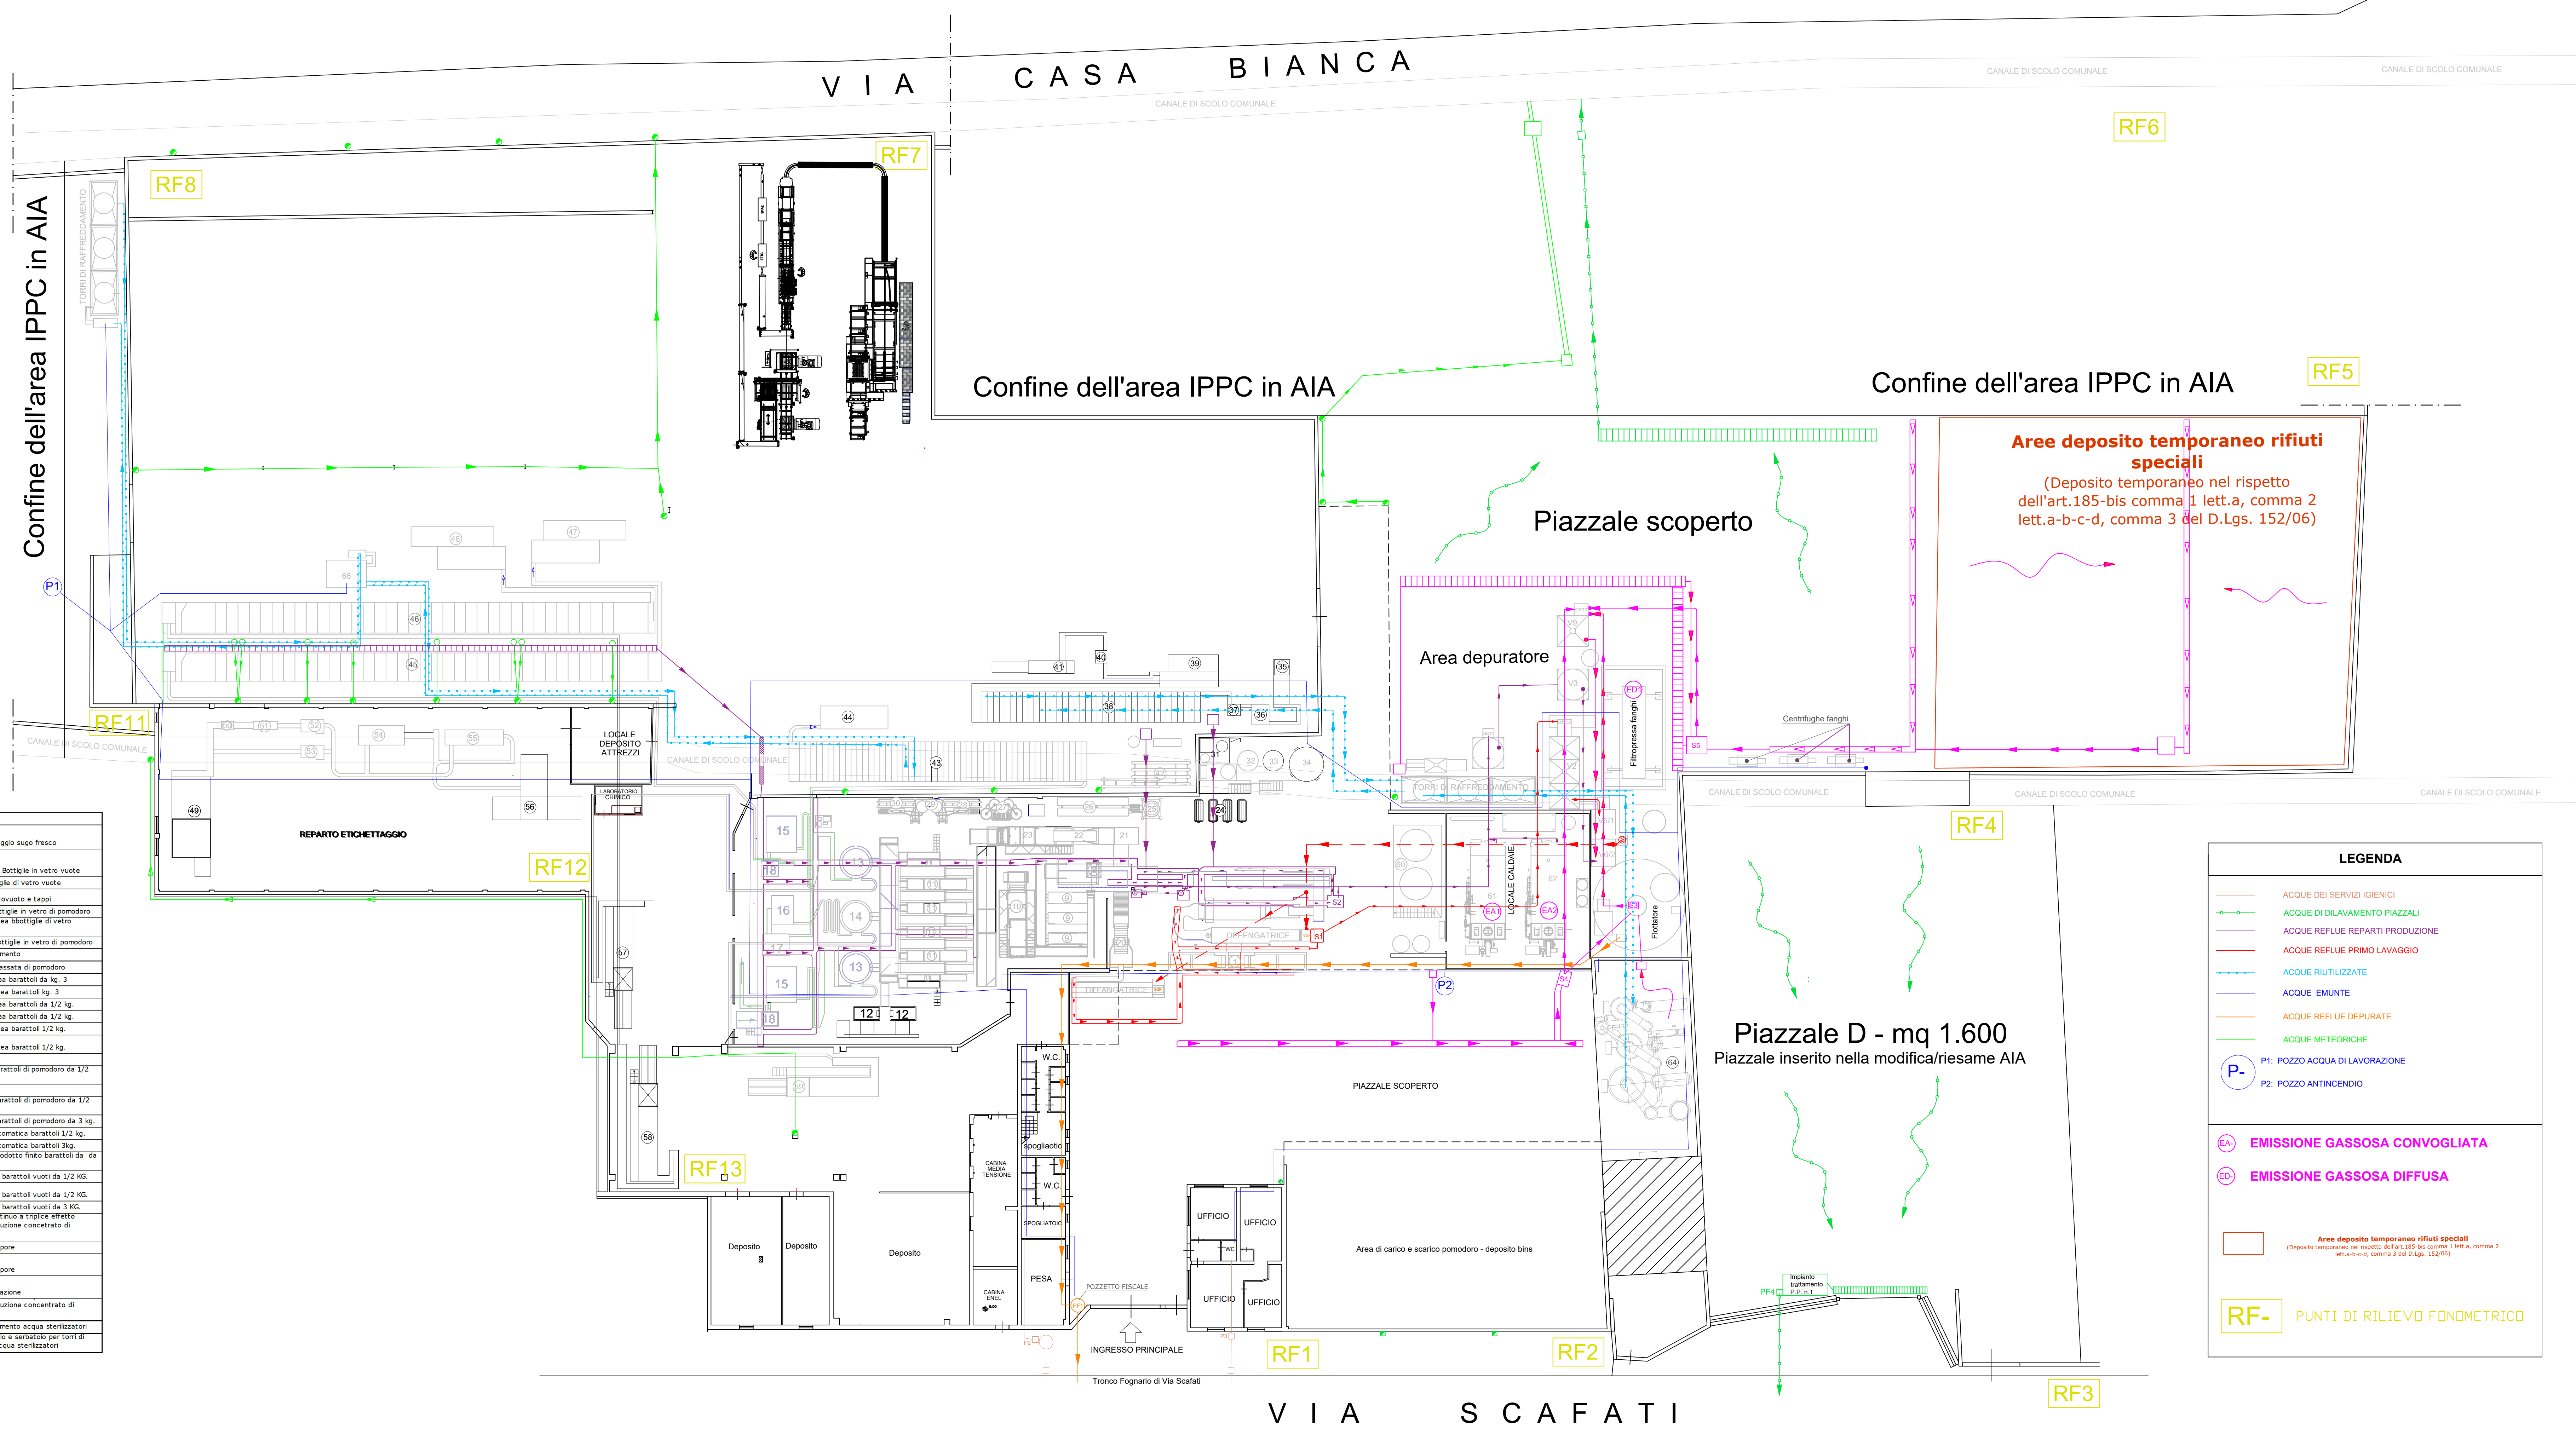

LEGENDA LAYOUT DELLE ATTREZZATURE

1	Mbata cassoni	34	Serbatoi stoccaggio sugo fresco
2	Vasca lavaggio pomodori	35	Depalettizzatore Bottiglie in vetro vuote
3	Defangatrice e vasca primo lavaggio pomodori	36	Riempricce bottiglie in vetro vuote
4	Defogliatore	37	Colmatrice, sottovuoto e tappi
5	Vasche di lavaggio	38	Sterilizzatore bottiglie in vetro di pomodoro
6	Macchina automatica scarta pomodori verdi	39	Pastorizzatore linea bottiglie di vetro pomodoro
7	Nastro elevatore in acciaio con vasca di lavaggio	40	Etichettatrice bottiglie in vetro di pomodoro
8	Pesatrice	41	Toni di raffreddamento
9	Separapelli in acciaio inox	42	Pastorizzatore passata di pomodoro
10	Selezionatrice ottica	43	Sterilizzatore linea barattoli da 1/2 kg
11	Nastro di carica a rulli cilindrici	44	Pastorizzatore linea barattoli da 3 kg
12	Sublettatrice per pomodoro	45	Sterilizzatore linea barattoli da 1/2 kg
13	Riempricce barattoli da 1/2 kg	46	Sterilizzatore linea barattoli da 1/2 kg
14	Riempricce barattoli di pomodoro da kg. 3	47	Palettizzatore linea barattoli 1/2 kg
15	Colmatrice sottovuoto barattoli di pomodoro da kg. 1/2	48	Palettizzatore linea barattoli 1/2 kg
16	Colmatrice sottovuoto barattoli di pomodoro da kg. 3	49	Palettizzatore linea barattoli 1/2 kg
17	Apparitrice barattoli di pomodoro da kg. 3	50	Palettizzatore barattoli di pomodoro da 1/2 kg
18	Apparitrice barattoli di pomodoro da 1/2 kg	51	Ispezionatrice
19	Defangatrice e vasca primo lavaggio pomodori	52	Etichettatrice barattoli di pomodoro da 1/2 kg
20	Defogliatore pomodori	53	Etichettatrice barattoli di pomodoro da 3 kg
21	Vasche di lavaggio pomodori e nastro trasportatore	54	Falsalettatrice automatica barattoli 1/2 kg
22	Nastro elevatore in acciaio con vasca di lavaggio	55	Falsalettatrice automatica barattoli 3kg
23	Macchina separa pomodori verdi	56	Palettizzatore prodotto finito barattoli da 40 1/2 kg e 3 kg
24	Passatrice succo di pomodoro	57	Depalettizzatore barattoli vuoti da 1/2 KG
25	Serbatoio stoccaggio sugo impianto hot break	58	Depalettizzatore barattoli vuoti da 1/2 KG
26	Impianto impianto hot break	59	Depalettizzatore barattoli vuoti da 3 KG
27	Serbatoi stoccaggio sugo di pomodoro	60	Evaporatore continuo a triplice effetto termico per produzione concentrato di pomodoro
28	Pastorizzatore succo linea 3 kg	61	generatore di vapore
29	Serbatoi stoccaggio sugo di pomodoro	62	generatore di vapore
30	Pastorizzatore succo linea 1/2 kg...	63	impianto di depurazione
31	Serbatoio miscelatore sale ed acido citrico	64	termico per produzione concentrato di pomodoro
32	Serbatoio accumulato sugo 3 kg	65	toni di raffreddamento acqua sterilizzatori
33	Serbatoio accumulato sugo 1/2 kg	66	gruppo pompaggio e serbatoio per toni di raffreddamento acqua sterilizzatori

LEGENDA

- ACQUE DEI SERVIZI IGIENICI
- ACQUE DI DILAVAMENTO PIAZZALI
- ACQUE REFLUE REPARTI PRODUZIONE
- ACQUE REFLUE PRIMO LAVAGGIO
- ACQUE RIUTILIZZATE
- ACQUE EMANTE
- ACQUE REFLUE DEPURATE
- ACQUE METEORICHE

P1: POZZO ACQUA DI LAVORAZIONE  
P2: POZZO ANTINCENDIO

EA: EMISSIONE GASSOSA CONVOGLIATA  
ED: EMISSIONE GASSOSA DIFFUSA

Area deposito temporaneo rifiuti speciali  
(Deposito temporaneo nel rispetto dell'art.185-bis comma 1 lett.a, comma 2 lett.a-b-c-d, comma 3 del D.Lgs. 152/06)

RF- PUNTI DI RILIEVO FONDOMETRICO